


Planta

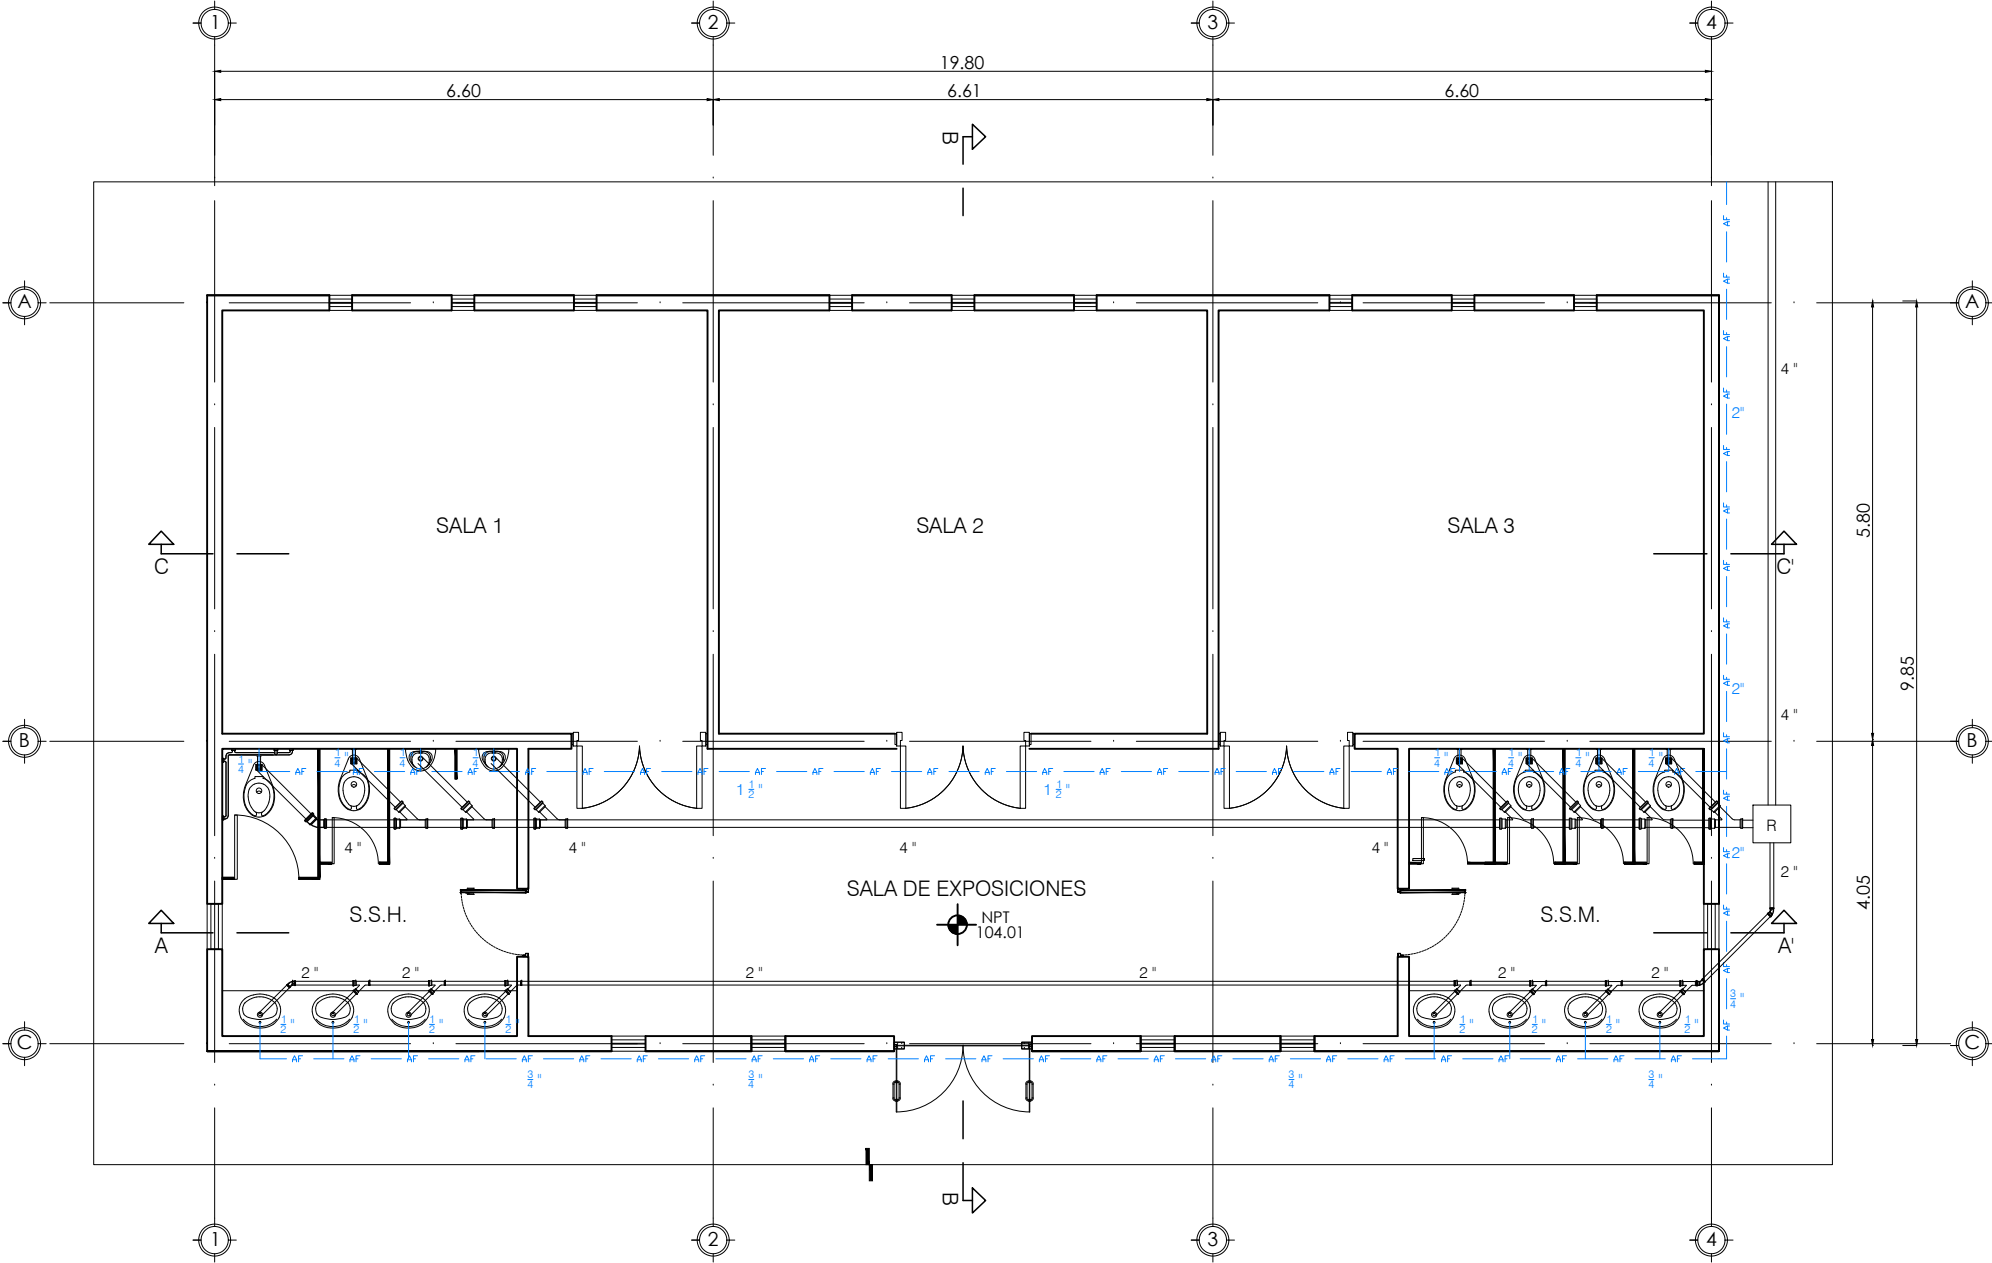

red hidraulica			
instalacion de tuberia pvc hidraulico 2"	m.lineal		8.00
instalacion de tuberia pvc hidraulico 1 1/2"	m.lineal		33.00
instalacion de tuberia pvc hidraulico 3/4"	m.lineal		35.00
instalacion de tuberia pvc hidraulico 1 1/4"	m.lineal		13.00
tee pvc hidraulico de 2"Ø	pieza		1.00
reduccion pvc hidraulico 2-1 1/2"	pieza		1.00
reduccion pvc hidraulico 2-3/4"	pieza		1.00
tee pvc hidraulico de 1 1/2"Ø	pieza		7.00
codo pvc hidraulico 1 1/2Ø	pieza		1.00
reduccion pvc hidraulico 1 1/2-1 1/4"	pieza		8.00
codo pvc hidraulico 1 1/4Ø	pieza		16.00
conector pvc hidraulico R.E.1 1/4"	pieza		8.00
tee pvc hidraulico de 3/4"	pieza		7.00
codo pvc hidraulico de 3/4"	pieza		2.00
reduccion pvc hidraulico 3/4-1 1/2"	pieza		8.00
codo pvc hidraulico de 1 1/2"	pieza		16.00
conector pvc hidraulico R.E.8"	pieza		8.00

red de drenaje sanitario			
concepto		unidad	cantidad
trazo y nivelacion		m.lineal	52.00
excavacion en material tipo 11		m3	7.40
tuberia pvc de 4"Ø		m.lineal	38.80
tuberia pvc de 2"Ø		m.lineal	37.00
yee pvc 4"Ø		pieza	5.00
yee pvc 4-2"		pieza	4.00
codo pvc 45°x4"		pieza	7.00
codo pvc 45°x2"		pieza	13.00
tee pvc 4x4"		pieza	2.00
codo pvc 90°x4"		pieza	6.00
codo pvc 90°x2"		pieza	20.00
tee pvc 2x2"		pieza	2.00
cespol para desagüe en baño 4"c/s 2"		pieza	2.00
Registro		pieza	1.00

SIMBOLOGÍA	
	DESCRIPCIÓN
	TUBERIA DE PVC HIDRAULICA
	TUBERIA DE PVC SANITARIO
	REGISTRO SANITARIO

NORTE:

PROYECTO:

CONSTRUCCIÓN DE SALONES PARA LA EX HACIENDA SAN JUAN DE BUENAVISTA. MUNICIPIO DE GARCÍA, NUEVO LEÓN."

[GARCÍA, NUEVO LEÓN]

SIMBOLOGÍA / NOTAS:

SIMBOLOGÍA

- NJ Nivel de Jardín.
- NSP Nivel Superior de Pretil.
- NAN Nivel de Andador.
- NCA Nivel de Carpetas Asfáltica.
- NCS Nivel de Cubierta Superior.

Piedra laja

Grava

Arcilla

Cenizo

Pennisetum

Love Grass

Monkey Grass

REVISIÓN:

No.	REVISIÓN / APROBACIÓN	FECHA

UBICACIÓN:

Jardines de Las Lomas, Del Cañón, Del Lago y Prolongación Ruiz Cortínez, Colonia Las Lomas, Sector Jardines, Municipio de García, Nuevo León.

ESCALA:

1:100

ACOTACIONES:

METROS

ESCALA GRÁFICA:

FECHA:

JUNIO / 2018

ELABORÓ/REVISÓ

APROBÓ:

ARQ. SANDRA G. PATIÑO MACIAS
DIRECTOR DE PROYECTOS

ESPECIALIDAD:

Hidrosanitario

PLANO:

Agua y drenaje sanitario

CLAVE PLANO:

HS.01

NOTA:

ESTE PROGRAMA ES DE CARÁCTER PÚBLICO, NO ES PATROCINADO, NI PROMOVIDO POR PARTIDO POLÍTICO ALGUNO Y SUS RECURSOS PROVIENEN DE LOS IMPUESTOS QUE PAGAN TODOS LOS CONTRIBUYENTES. ESTÁ PROHIBIDO EL USO DE ESTE PROGRAMA CON FINES POLÍTICOS, ELECTORALES, DE LUCRO Y OTROS DISTINTOS A LOS ESTABLECIDOS.

GOBIERNO DEL ESTADO DE NUEVO LEÓN

SECRETARÍA DE INFRAESTRUCTURA

SUBSECRETARÍA DE CONSTRUCCIÓN

DIRECCIÓN DE PROYECTOS