


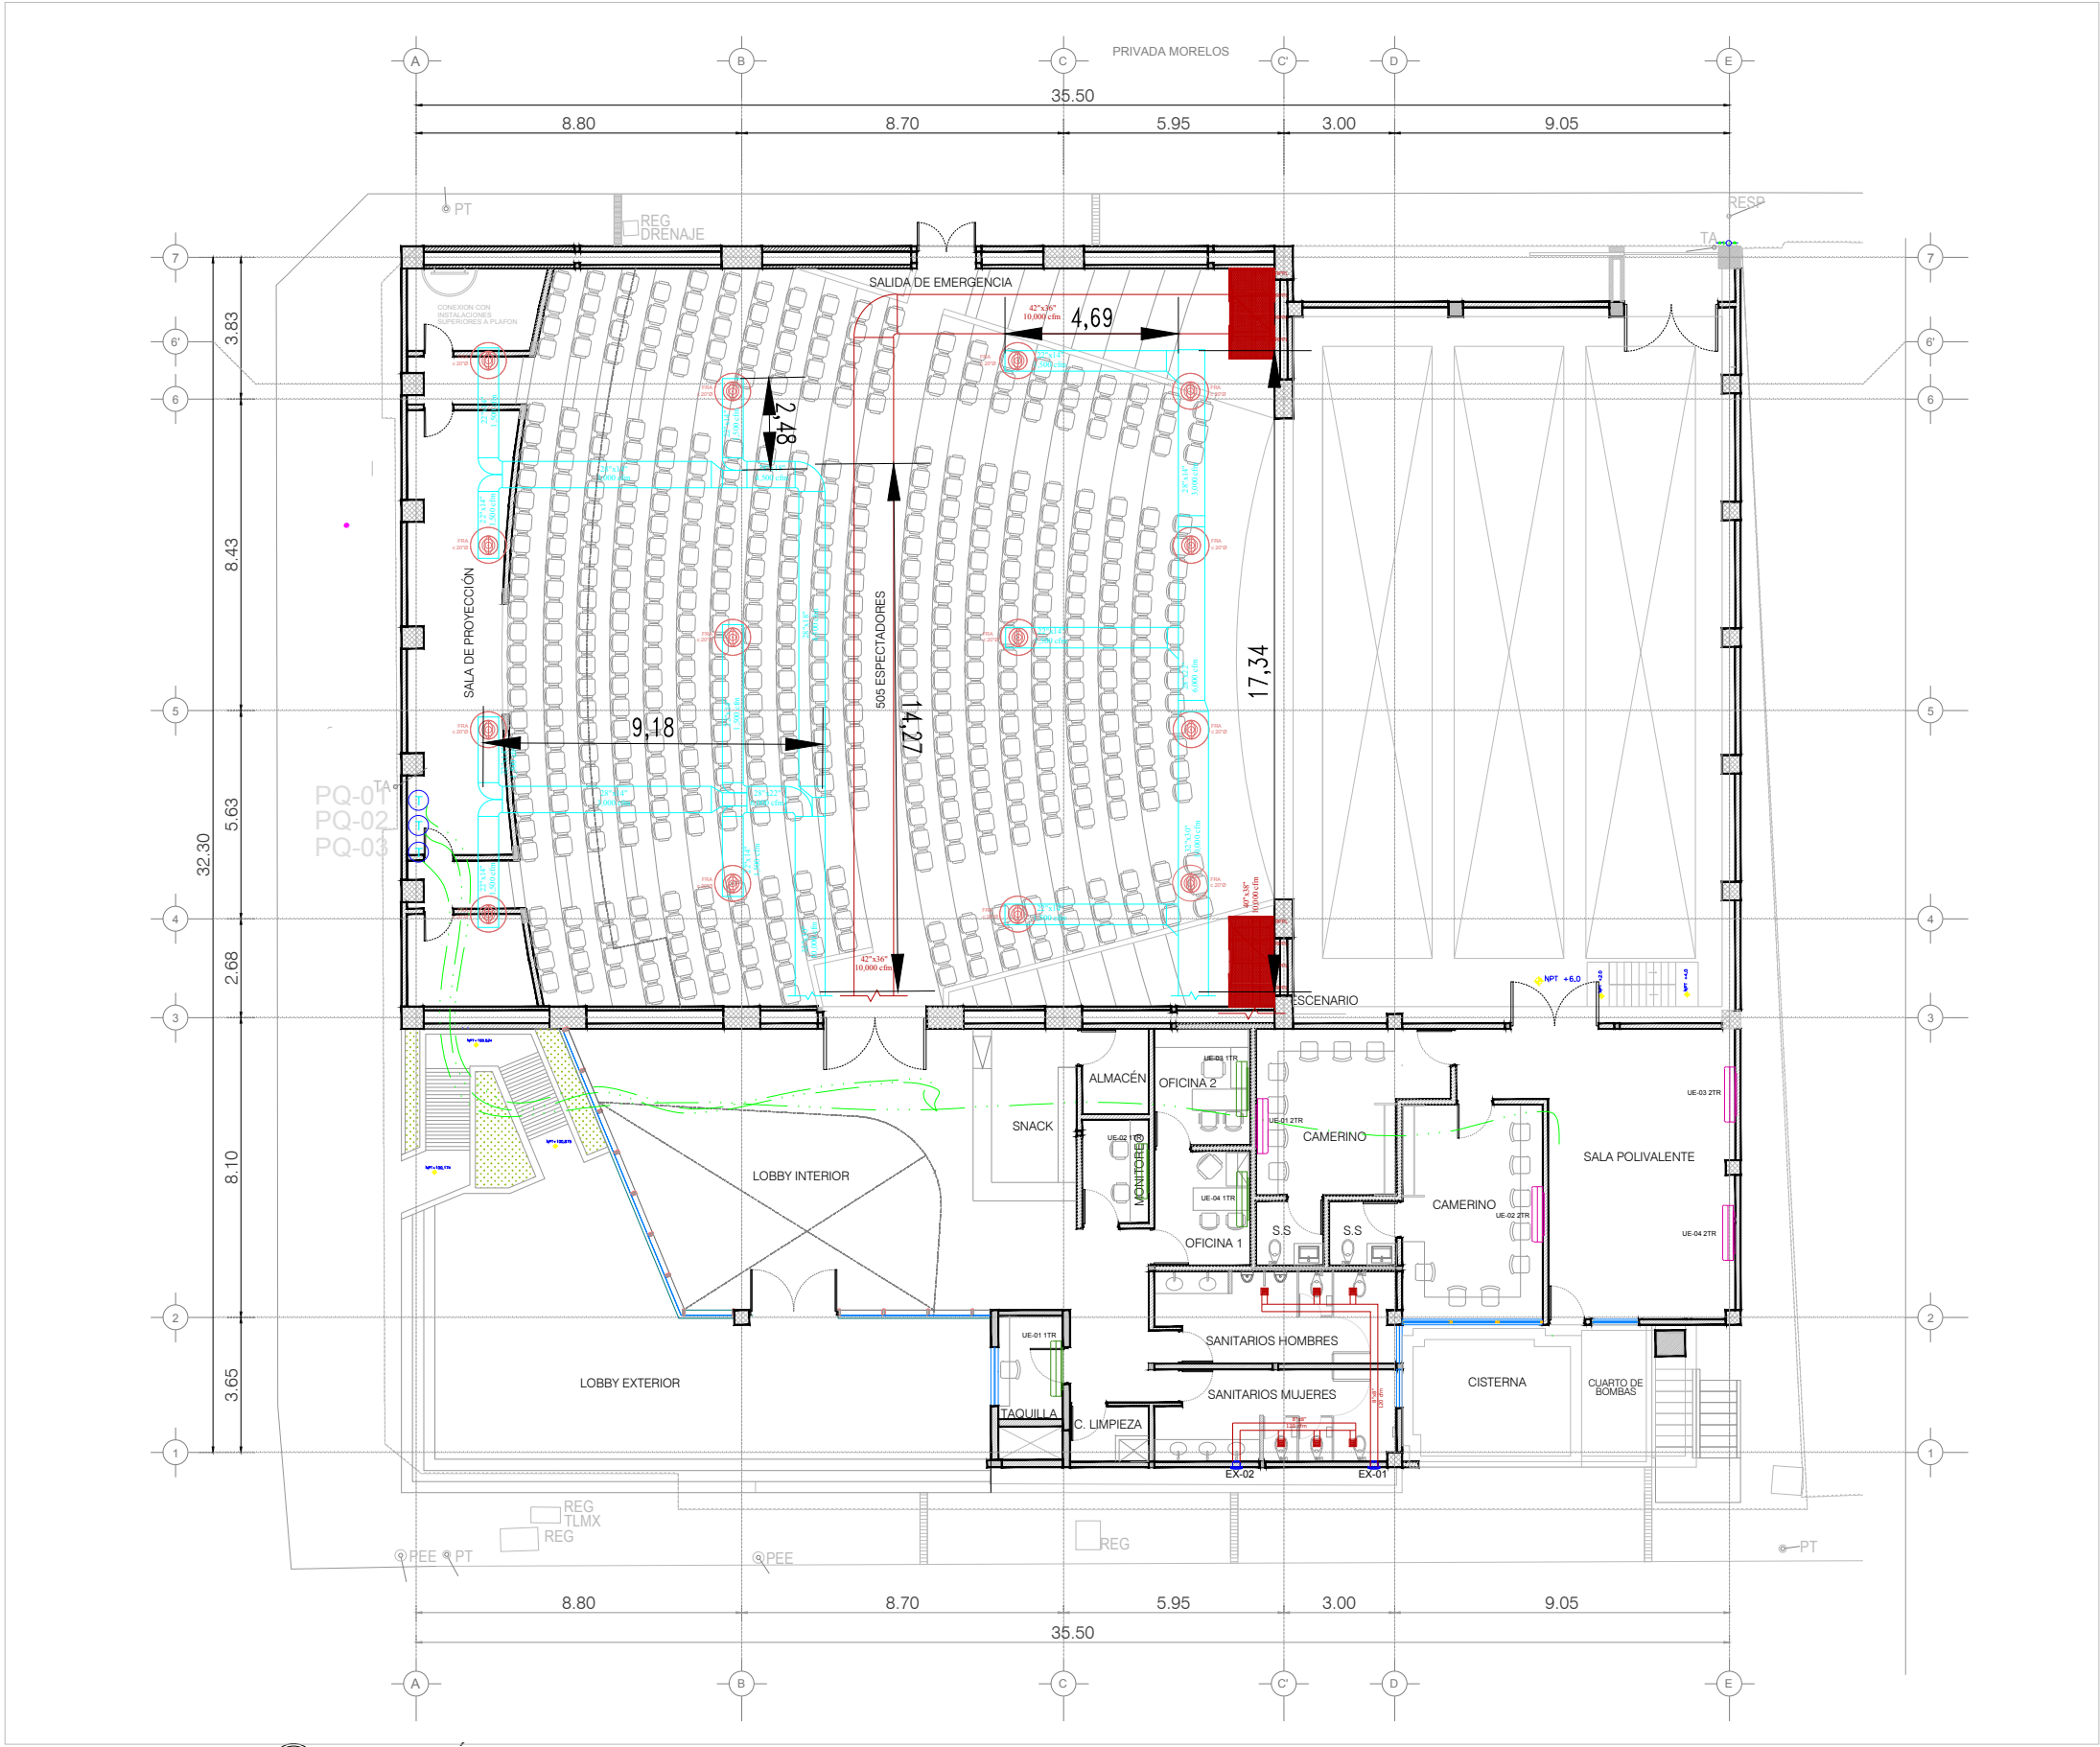

TA ADECUACIÓN AL TEATRO MUNICIPAL DE ALLENDE
HVAC PLANTA BAJA

ESC. 1:400

DEPENDENCIA NORMATIVA:



NORTE:



PROYECTO:

ADECUACIÓN AL TEATRO MUNICIPAL DE ALLENDE, N.L.

SIMBOLOGÍA / NOTAS:

R	REGISTRO 20" X 20"X4" FONDO
R	REGISTRO 20" X 10"X4" FONDO
R	REGISTRO 10" X 20"X4" FONDO
R	REGISTRO 10" X 10"X4" FONDO
R	REGISTRO 6" X 6"X4" FONDO

R REGISTRO DE 80 X 80 CM. FONDO DE 50 CM.

MINI SPLIT 1TR

MINI SPLIT 2TR

EXTRACTOR PARA WC

TERMOSTATO

REVISIÓN:

No.	REVISION	FECHA

UBICACIÓN:

CALLE JUÁREZ ENTRE PRIV. MORELOS Y CALLE MORELOS, ALLENDE, N.L.

ESCALA:

1:400

ACOTACIONES:

METROS

ESCALA GRAFICA:

FECHA:

MARZO 2020

RESPONSABLE DEL PROYECTO:

ARQ. SANDRA GUADALUPE PATIÑO MACÍAS
DIRECTORA DE PROYECTOS

PLANO:

AIRE ACONDICIONADO
PLANTA BAJA

CLAVE PLANO:

TA-HVAC-01

NOTA:

ESTE PROGRAMA ES DE CARÁCTER PÚBLICO, NO ES PATROCINADO, NI PROMOVIDO POR PARTIDO POLÍTICO ALGUNO Y SUS RECURSOS PROVIENEN DE LOS IMPUESTOS QUE PAGAN TODOS LOS CONTRIBUYENTES. ESTÁ PROHIBIDO EL USO DE ESTE PROGRAMA CON FINES POLÍTICOS, ELECTORALES, DE LUCRO Y OTROS DISTINTOS A LOS ESTABLECIDOS.



GOBIERNO DEL ESTADO DE NUEVO LEÓN
SECRETARÍA DE INFRAESTRUCTURA
SUBSECRETARÍA DE CONSTRUCCIÓN
DIRECCIÓN DE PROYECTOS