


CLAVE	SÍMBOLO	DESCRIPCIÓN	CARGA	EFECCIÓN
L1		Luminaria tipo bote para sobreponer en losa con LDM6CYL CAT. LDM6 3550 LOGAR, INPUT WATTS: 34.75, DELIVERED LUMENS: 3138.5, LMW	52 w 0.5A.	
L2		Luminaria tipo superspot para empotrar en plafón con una lámpara halógena AR111 de 50 watts, 3000°K, opera a 90-140 volts. Acabado en color blanco. Marca: Magg Catálogo: L1701-1E5	50 w 0.45A.	
L3		Luminaria tipo troffer para empotrar o sobrepone en plafón con LED, 4100°K, opera a 90-140 volts. Acabado en color blanco. Marca: LITHONIA CAT. EPANL 24 40L 35K M2	96 w 0.9A.	
L4		Luminaria tipo troffer para empotrar en plafón con tres lámparas fluorescentes lineales de 32 watts, 4100°K, opera a 90-140 volts. Acabado en color blanco. Marca: Magg Catálogo: L2370-1F0	96 w 0.9A.	
L5		Luminaria tipo steplight para empotrar en muro con tecnología LED de 1.6 watts, 2700°K, opera a 100-240 volts. Acabado en color blanco. Marca: LITHONIA Catálogo:	1.6 w 0.01A.	
L6		Tira luminosa para montaje en cajillo con tecnología LED de 24 watts, 3000°K, opera a 12 volts requiere de driver para su funcionamiento. Marca: Tecno Lite Catálogo: MLED-60-4.8W-5	50 w 0.45A.	
L7		Luminaria tipo spot para empotrar en plafón con dos lámparas fluorescentes compactas de 26 watts, 4100°K, opera a 127 volts. Acabado en color blanco. Marca: Magg Catálogo: L1945-1F0	52 w 0.5A.	
L8		Luminaria lineal para empotrar en plafón con una lámpara de 49 watts, 3000°K, opera a 127 volts. Acabado en color blanco. Marca: Construita Catálogo: OF1052B41A	49 w 0.44A.	
L9		Luminaria tipo WALL BRACKET para MONTAR EN PARED con una lámpara LED lineal de 40 watts, 4100°K, opera a 90-140 volts. Acabado en color blanco. Marca: LITHONIA Catálogo: 40L LP830	52 w 0.5A.	
L10		Luminaria tipo downlight para suspender en plafón con una lámpara halógena GU 5.3 lineal de 10 watts, 4100°K, opera a 90-140 volts. Acabado en color blanco. Marca: LITHONIA Catálogo: LDM6CYL	50 w 0.45A.	
L11		Luminaria lineal para suspender en losa con una lámpara de 49 watts, 3000°K, opera a 127 volts. Acabado en color blanco. Marca: Construita Catálogo: OF8022B41	96 w 0.9A.	
L12		Luminaria tipo uplight para empotrar en piso con tecnología LED de 18 watts, 4100°K, opera a 100-305 volts. Acabado en acero inoxidable. Marca: Magg Catálogo: L7330-922	18 w 0.16A.	
L13		Luminaria tipo uplight para empotrar en piso con tecnología LED de 9 watts, 4100°K, opera a 100-305 volts. Acabado en acero inoxidable. Marca: Magg Catálogo: L7320-922	9 w 0.08A.	
L14		Luminaria tipo steplight para empotrar en muro con tecnología LED de 18 watts, 6500°K, opera a 120 volts. Acabado en color gris. Marca: LedC4 Catálogo: 10525	18 w 0.16A.	
L15		Luminaria tipo campana para suspender de estructura con una lámpara de aditivos metálicos de 200 watts, 5000°K, opera a 120 volts Campana de acrílico de 22". Marca: Lithonia Catálogo: TH 200MP PA22 120 SCWA	200 w 1.8A.	
L16		Luminaria tipo wallpack, para sobrepone en muro con una lámpara de aditivos metálicos de 100 watts, opera a 10 volts. Acabado en color negro. Marca: Lithonia Catálogo: TWH 100M 120TB	100 w 0.9A.	
L17		Luminaria de emergencia tipo braket con tecnología LED de 5 watts, 4100°K, opera a 120 volts, requiere driver para su funcionamiento. Marca: Lithonia Catálogo: ELM2 LED	5 w 0.04A.	
L18		Luminaria tipo proyector lineal para sobrepone en piso con lámparas de Led de 70 watts en total, sistema RGB. Requiere equipos auxiliares. Marca: Philips Catálogo: ColorGraz	70 w 0.6A.	
L19		Tira luminosa para montaje en cajillo con tecnología LED de 4.8 wattsm, 6500°K, opera a 12 volts requiere de driver para su funcionamiento. Marca: Tecno Lite Catálogo: MLED-60-IP68-12V	4.8 w/m 0.04A.	
L20		Letrero luminoso de emergencia para sobrepone en muro con tecnología LED de 0.6 watts, opera a 120 volts, batería de 90 minutos. Marca: Lithonia Lighting Catálogo: LOC W 1 R EL N	0.6 w 0.005A.	

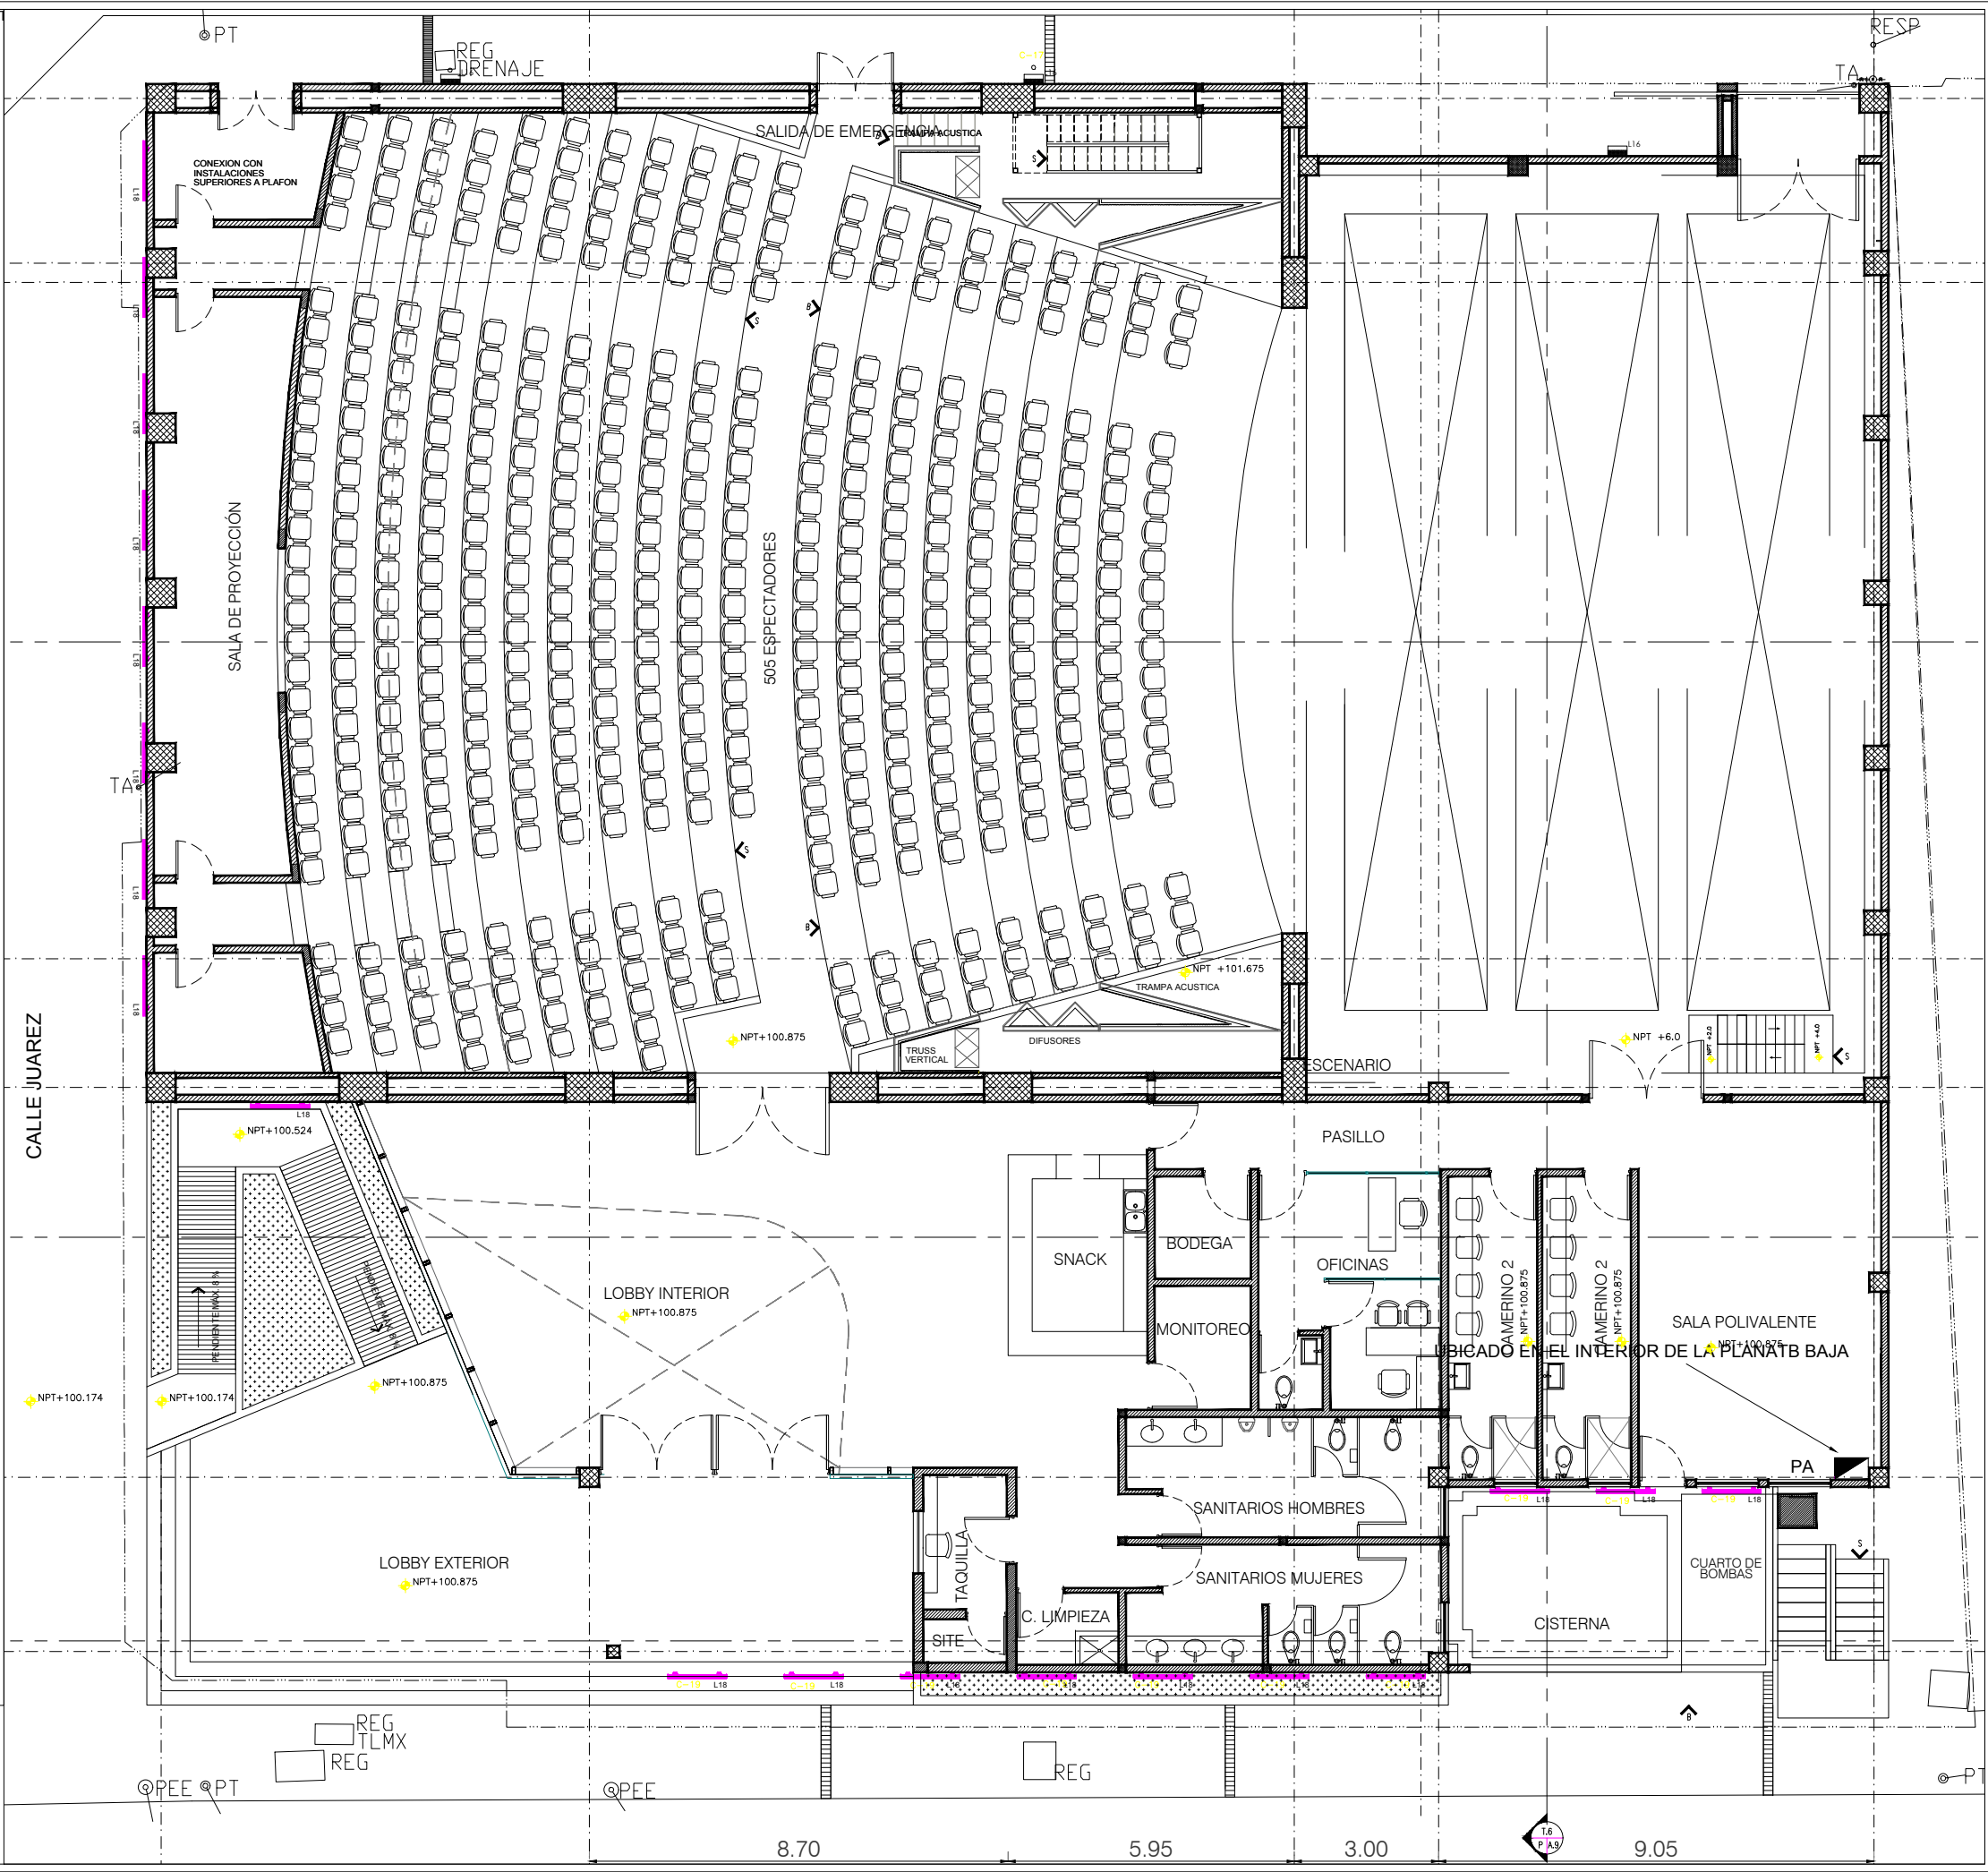

DEPENDENCIA NORMATIVA:

NORTE:

PROYECTO:

ADECUACIÓN AL

TEATRO MUNICIPAL DE

ALLENDE, N.L.

SIMBOLOGÍA / NOTAS:

NPT NIVEL PISO TERMINADO

NSL NIVEL SUPERIOR DE LOSA ESTRUCTURAL

NLBP NIVEL LECHO BAJO DE LOSA ESTRUCTURAL

NLBP NIVEL LECHO BAJO DE PLAFÓN

NCP NIVEL CORONAMIENTO PRETIL

NCM NIVEL CORONAMIENTO MURO

NC NIVEL CERRAMIENTO

NIVEL INDICADO EN PLANTA

NIVEL INDICADO EN CORTE O ALZADO

CAMBIO DE NIVEL EN PISO

CAMBIO DE MATERIAL EN PISO

CAMBIO DE NIVEL EN PLAFÓN

CAMBIO DE MATERIAL EN PLAFÓN

CAMBIO DE MATERIAL EN MURO

REVISIÓN:

No.	REVISION	FECHA

UBICACIÓN:

CALLE JUÁREZ ENTRE PRIV. MORELOS Y CALLE MORELOS, ALLENDE, N.L.

ESCALA:

1:400

ACOTACIONES:

METROS

ESCALA GRAFICA:

FECHA:

JUNIO 2020

RESPONSABLE DEL PROYECTO:

ARQ. SANDRA GUADALUPE PATIÑO MACIAS

DIRECTORA DE PROYECTOS

PLANO:

ARQUITECTÓNICO PLANTA BAJA

CLAVE PLANO:

EL-05 ALUMBRADO EXTERIOR PAREDES

NOTA:

ESTE PROGRAMA ES DE CARÁCTER PÚBLICO, NO ES PATROCINADO, NI PROMOVIDO POR PARTIDO POLÍTICO ALGUNO Y SUS RECURSOS PROVIENEN DE LOS IMPUESTOS QUE PAGAN TODOS LOS CONTRIBUYENTES. ESTÁ PROHIBIDO EL USO DE ESTE PROGRAMA CON FINES POLÍTICOS, ELECTORALES, DE LUCRO Y OTROS DISTINTOS A LOS ESTABLECIDOS.

GOBIERNO DEL ESTADO DE NUEVO LEÓN

SECRETARÍA DE INFRAESTRUCTURA

SUBSECRETARÍA DE CONSTRUCCIÓN

DIRECCIÓN DE PROYECTOS