



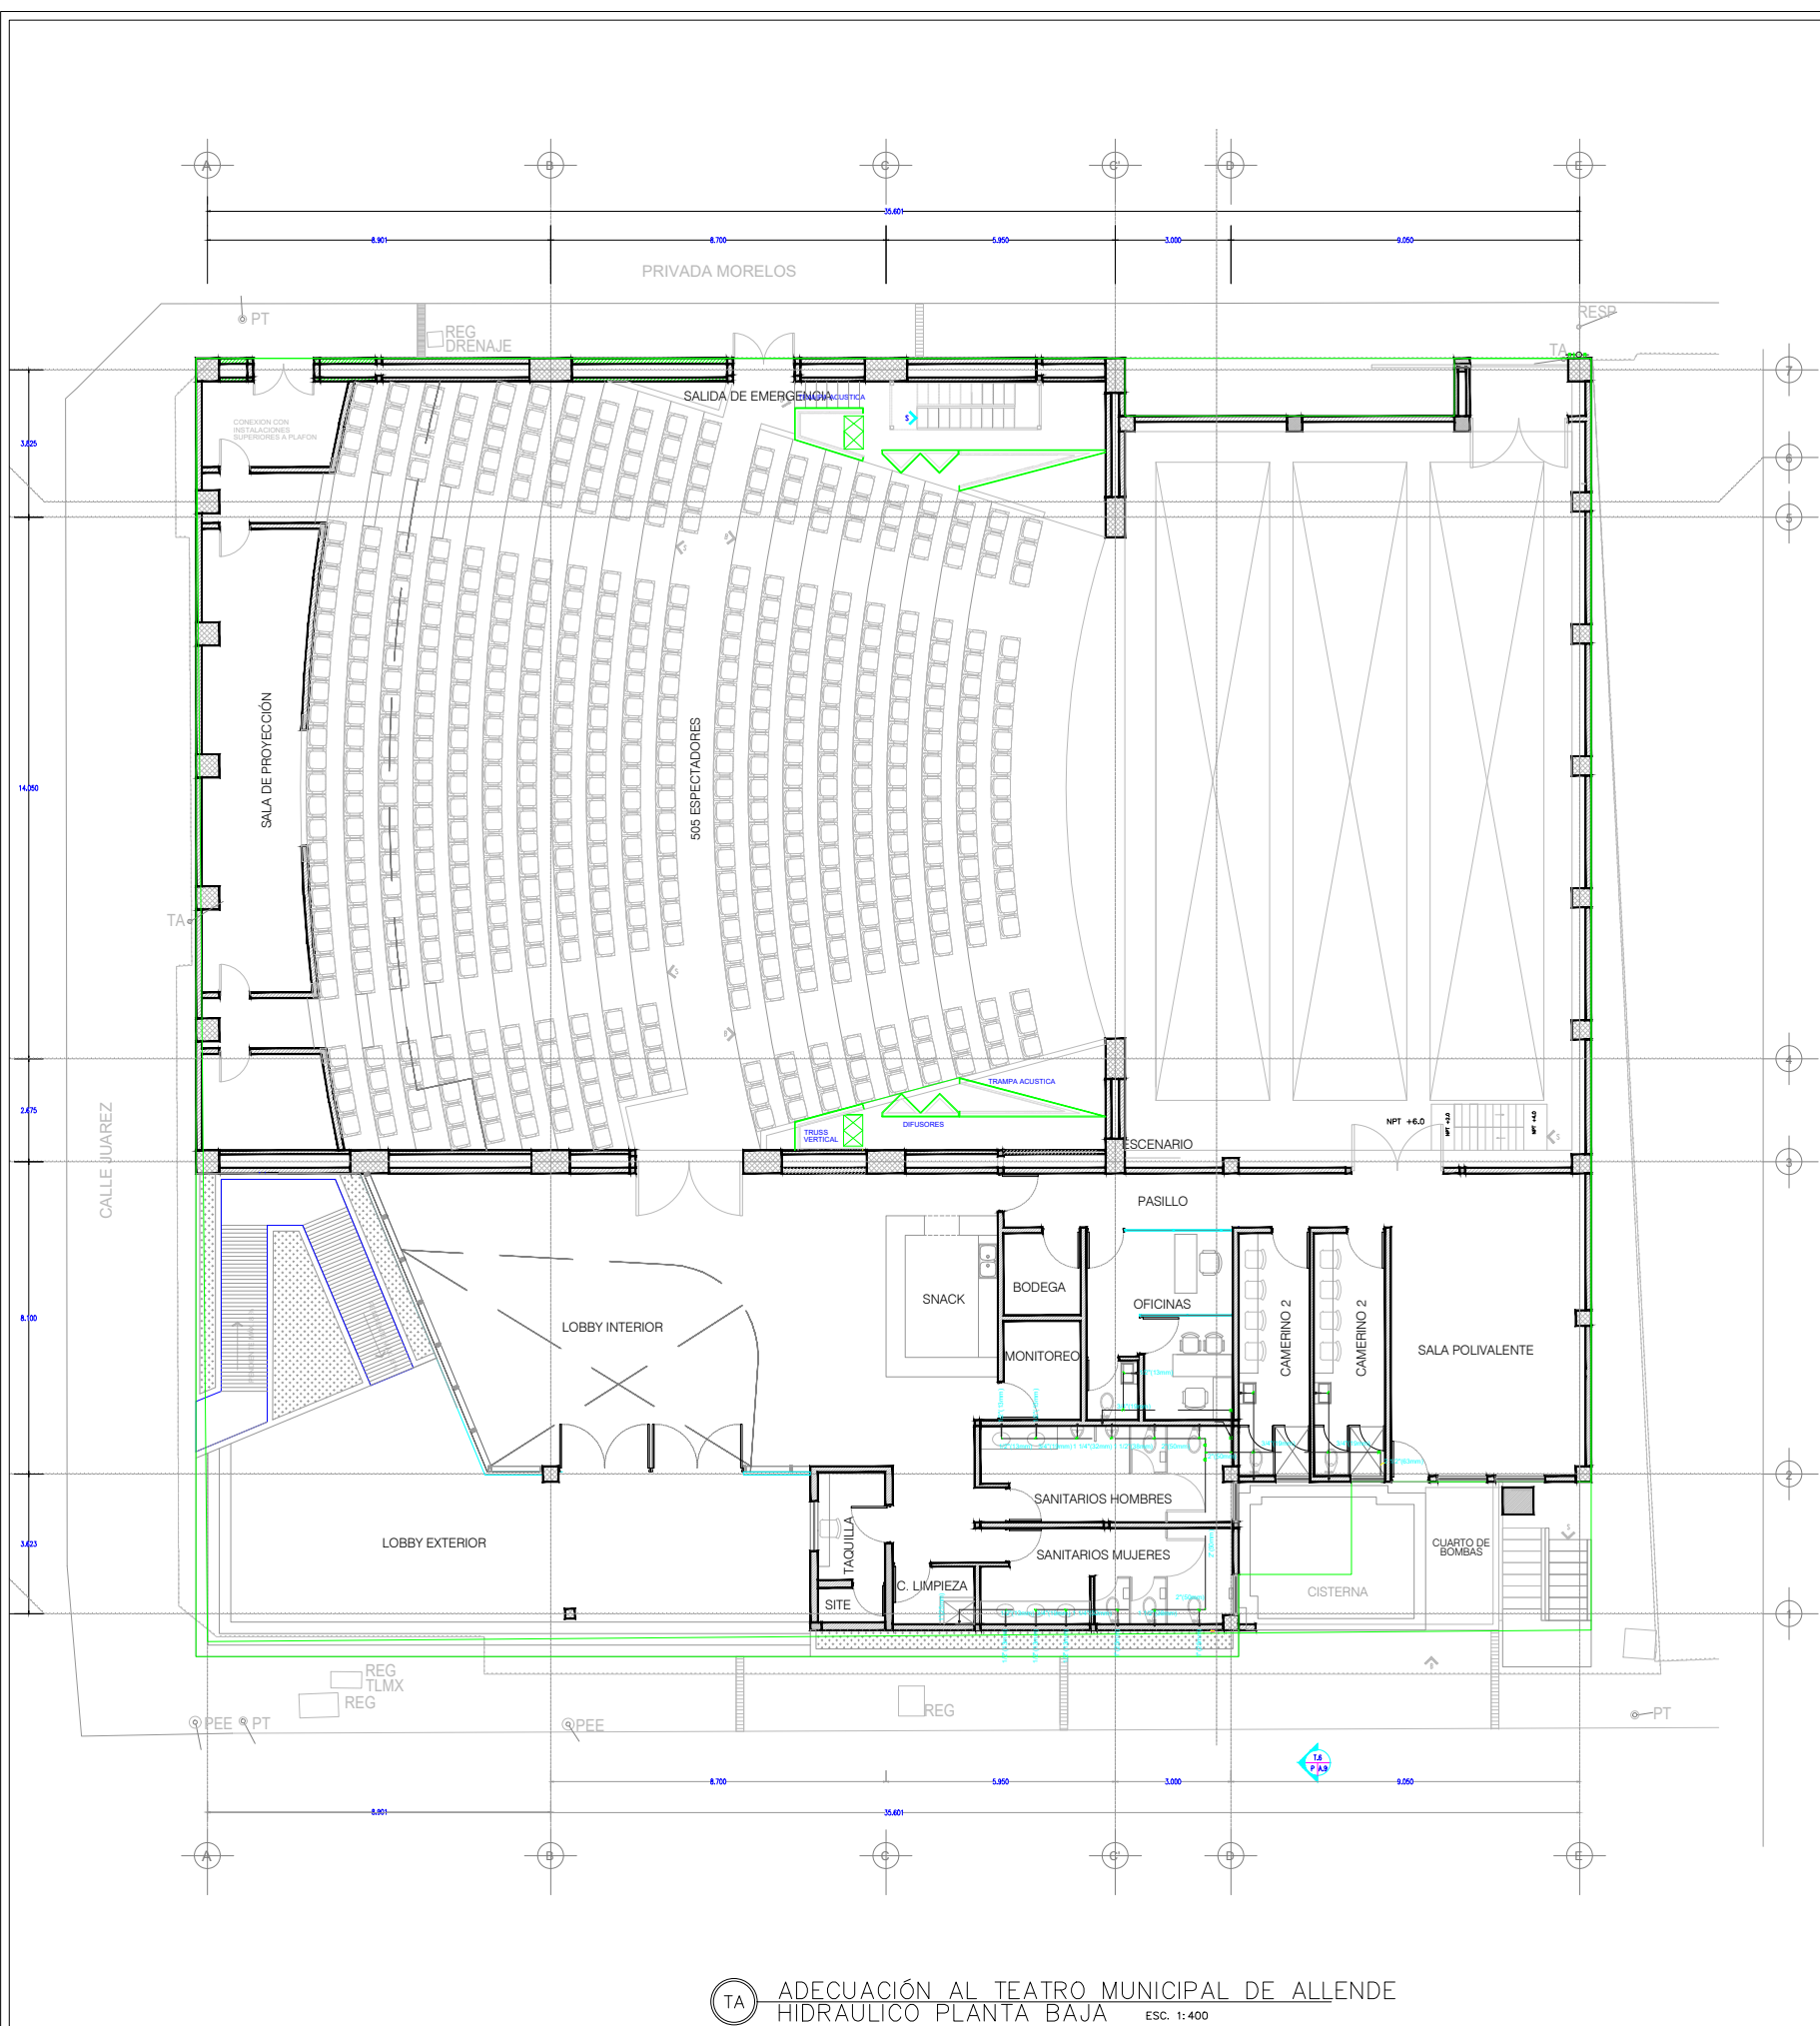


NOTAS


- 1.-DIAMETROS EN PULGADAS
- 2.-LOS MATERIALES QUE SE UTILIZARA SERAN DE 1a. CALIDAD
- 3.-TODA LA INSTALACION DEBERA SOMETERSE A LA PRUEBA EN UN TIEMPO MINIMO DE 3hrs, PARA REVISAR SU INSTALACION A SATISFACCION DE LA SUPERVISION DE OBRA
- 4.-LAS TUBERIAS SOPORTADAS SERAN A CADA 1.50 mts.
- 5.-TODA LA INSTALACION HIDRAULICA SERA CPVC FLOW GUARD GOLD

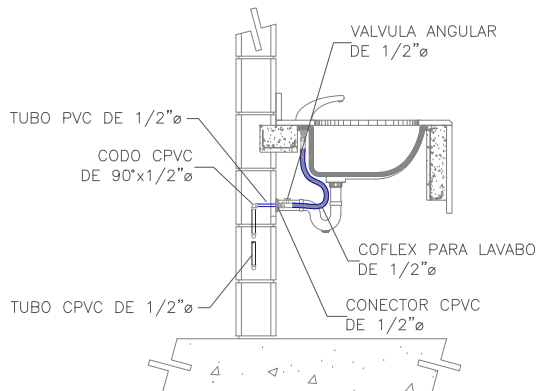

DETALLES HIDRAULICOS PARA LAVAMANOS/TARJA

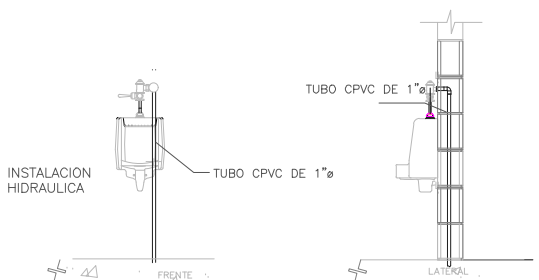


DETALLES HIDRAULICOS PARA MINGITORIOS

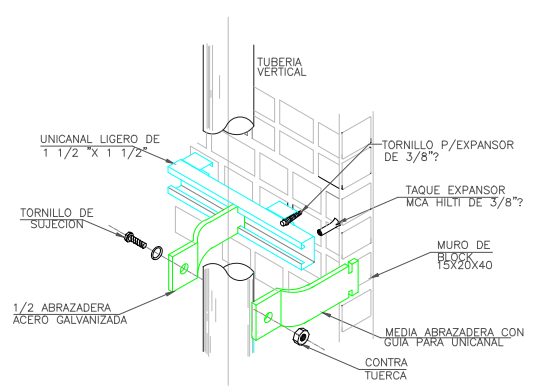


DETALLE DE SOPORTERIA TIPO UNICAL SIN ESCALA.




DETALLES HIDRAULICOS PARA INODOROS DE FLUXOMETRO

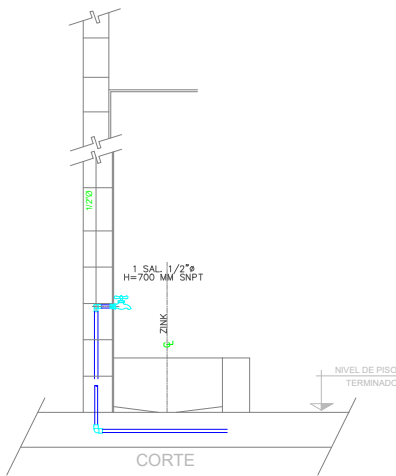

INSTALACION HIDRAULICA EN ZINK

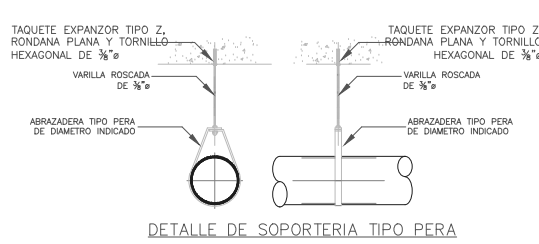

DETALLE DE SOPORTERIA TIPO PERA SIN ESCALA.

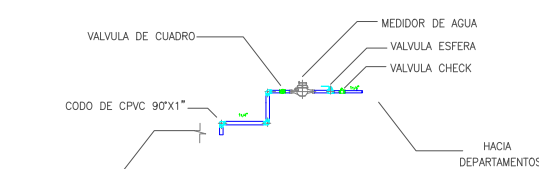

ARREGLO DE MEDIDORES

DEPENDENCIA NORMATIVA:
Secretaría de Infraestructura
Nuevo León
GOBIERNO DEL ESTADO

NORTE:

PROYECTO:

ADECUACIÓN AL
TEATRO MUNICIPAL
DE ALLENDE, N.L.

SIMBOLOGÍA / NOTAS:

- TUBERIA LLENADO DE CISTERNA
- TUBERIA AGUA FRIA DE CPVC FLOWGUARD GOLD
- CODO CPVC FLOWGUARD GOLD 90°
- TEE DE CPVC FLOWGUARD GOLD
- REDUCCION DE CPVC FLOWGUARD GOLD
- VALVULA CHECK
- VALVULA ESFERA
- MEDIDOR DE AGUA
- VALVULA FLOTADOR
- BAJANTES DE AGUA FRIA

REVISIÓN:

No.	REVISION	FECHA

UBICACIÓN:

CALLE JUÁREZ ENTRE PRIV. MORELOS Y CALLE MORELOS, ALLENDE, N.L.

ESCALA:

1: 400 METROS

ESCALA GRAFICA:

FECHA:

JUNIO 2020

RESPONSABLE DEL PROYECTO:

ARQ. SANDRA GUADALUPE PATIÑO MAC
DIRECTORA DE PROYECTOS

PLANO:

HIDRAULICO PLANTA BAJA

CLAVE PLANO:

TA-IH-01

NOTA:

ESTE PROGRAMA ES DE CARÁCTER PÚBLICO, NO ES PATROCINADO, NI PROMOVIDO POR PARTIDO POLÍTICO ALGUNO Y SUS RECURSOS PROVIENEN DE LOS IMPUESTOS QUE PAGAN TODOS LOS CONTRIBUYENTES. ESTÁ PROHIBIDO EL USO DE ESTE PROGRAMA CON FINES POLÍTICOS, ELECTORALES, DE LUJO Y OTROS DISTINTOS A LOS ESTABLECIDOS.

GOBIERNO DEL ESTADO DE NUEVO LEÓN
SECRETARÍA DE INFRAESTRUCTURA
SUBSECRETARÍA DE CONSTRUCCIÓN
DIRECCIÓN DE PROYECTOS