


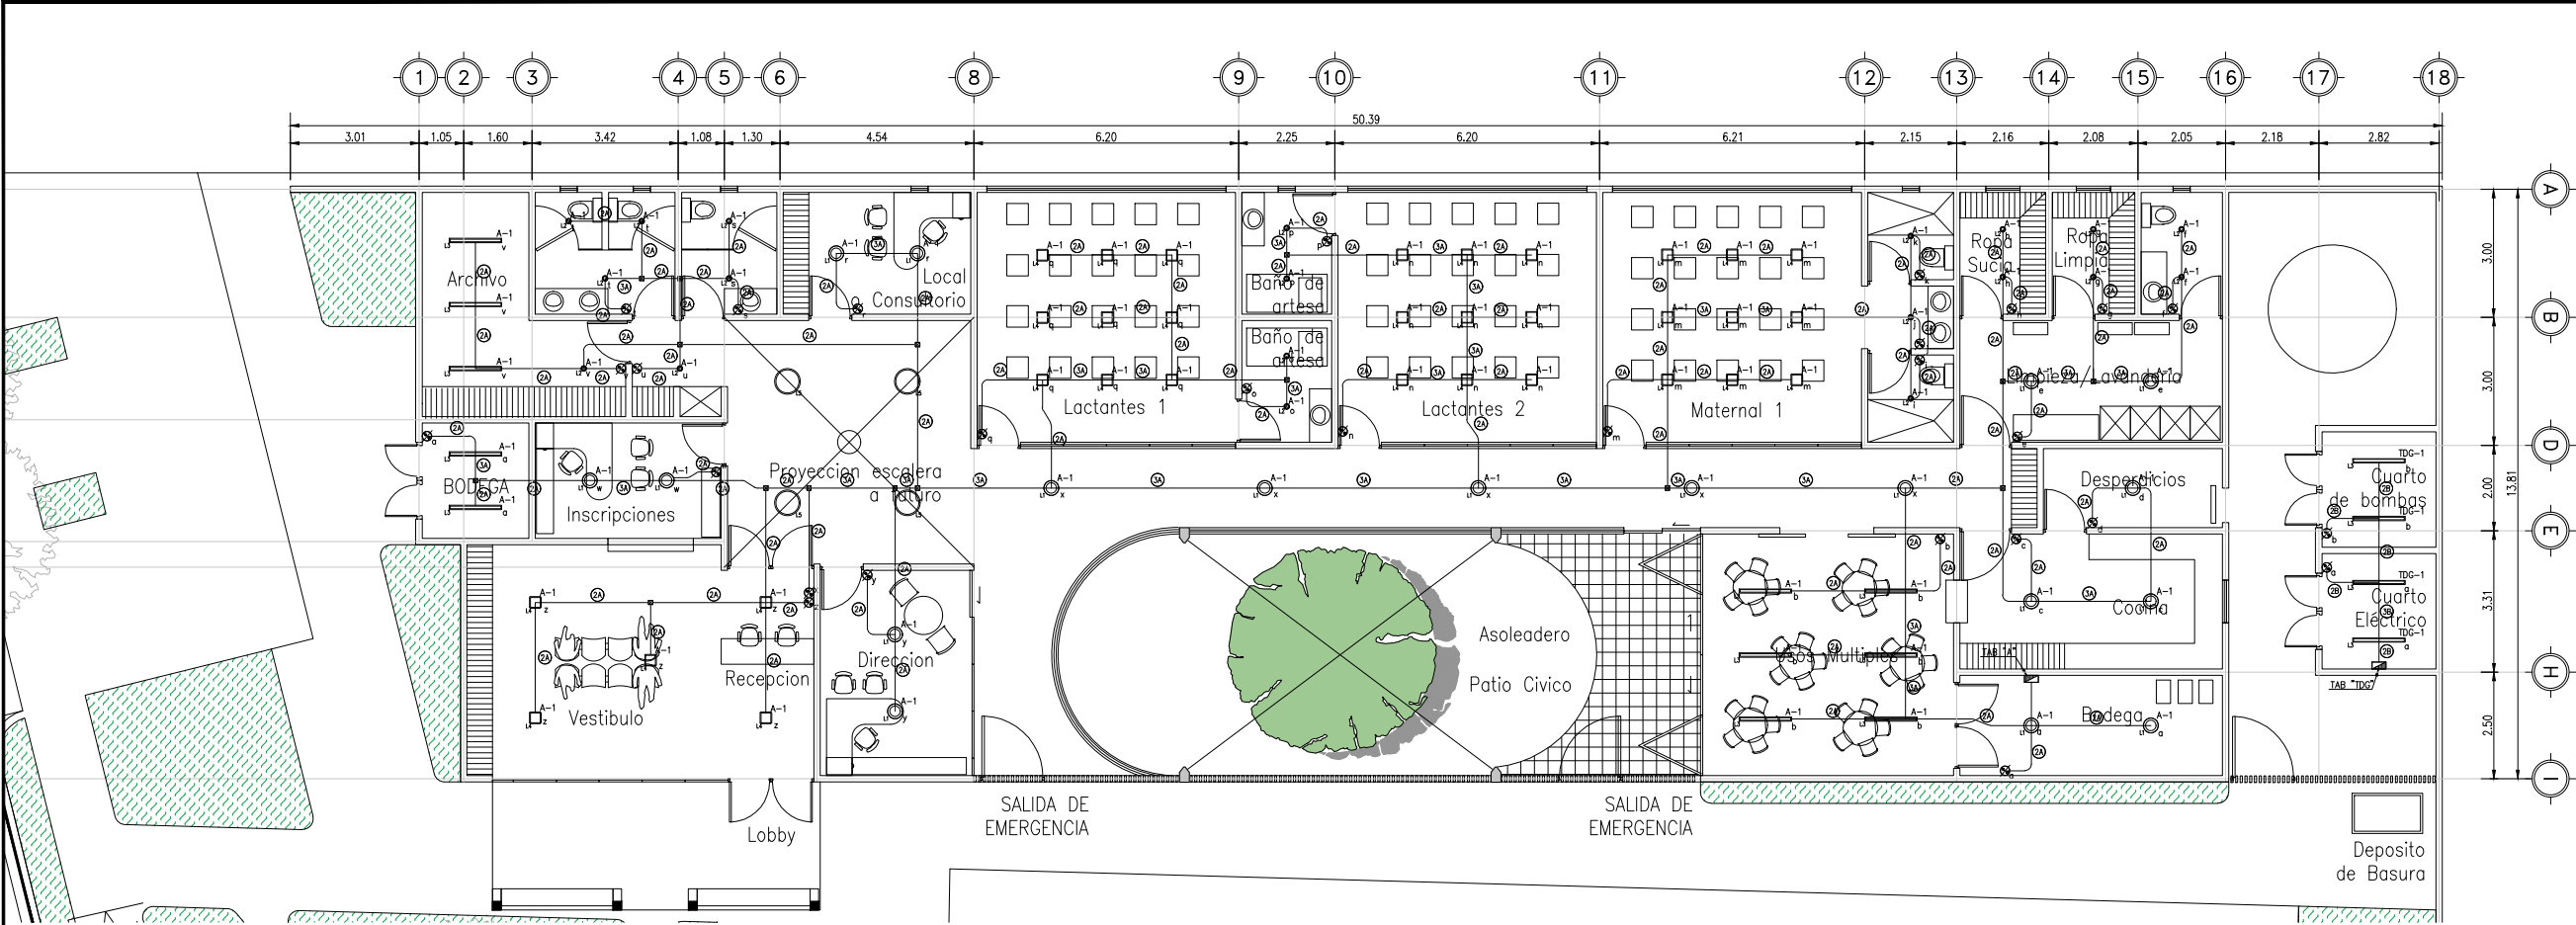

CODIGO DE COLORES SECCS. 210-5, 310-12	
220/127 V	
ACTIVOS	FASE A = NEGRO
	FASE B = ROJO
	FASE C = AZUL
NEUTRO = BLANCO (O INDICAR CON MARCAS EN EXTREMOS Y EN CAJAS DE CONEXIONES)	
TIERRAS PARA EQUIPOS = VERDE	
EN ALIMENTADORES CUYOS CALIBRES SOLAMENTE SE PRODUZCAN EN COLOR NEGRO, HABRA QUE MARCAR LAS PUNTAS SEGUN LA FASE A QUE CORRESPONDA.	

CEDULA DE CABLEADO			
2A	2#12, 1#12T; TC-21 mmØ	4A	4#12, 1#12T; TC-21 mmØ
3A	3#12, 1#12T; TC-21 mmØ	2B	2#10, 1#10T; TC-21 mmØ

SIMBOLOGIA	
SÍMBOLO	DESCRIPCION
	TABLERO 3F. 4H. 220/127V
	CAJA CUADRADA GALVANIZADA 4"x4" ESP. 1/16"
	TUBERIA CONDUIT PARED GRUESA (DIAMETRO SEGUN CEDULA)

- NOTAS
1.

LAS TRAYECTORIAS SON REPRESENTATIVAS Y PODRAN SER MODIFICADAS EN CAMPO SI ASI SE REQUIERE.
2.

TODA LA SOPORTERIA DEBERA ESTAR A NO MAS DE 2 MTS. DE SEPARACION ENTRE SI.
3.

TODAS LAS TRAYECTORIAS DEBERAN SER TUBERIA CONDUIT GALVANIZADA P. G. DEBERAN SER IDENTIFICADOS LOS CIRCUITOS EN SU RESPECTIVO TABLERO.
4.

LA INSTALACION DEBE CUMPLIR CON LAS NORMAS NOM-001-SEDE-2012.
5.

DIMENSIONES EN METROS Y NIVELES EN METROS.
6.

EL CONTRATISTA QUE REALICE LA OBRA ELECTRICA LA EJECUTARA DE ACUERDO A LOS PLANOS APROBADOS PARA CONSTRUCCION.
7.

LOS MATERIALES Y EQUIPOS DE LAS INSTALACIONES ELECTRICAS SUJETOS AL CUMPLIMIENTO DE NORMAS OFICIALES MEXICANAS, NORMAS MEXICANAS O NORMAS INTERNACIONALES, DEBEN CONTAR CON UN CERTIFICADO EXPEDIDO POR UN ORGANISMO DE CERTIFICACION DE PRODUCTOS ACREDITADO Y APROBADO (ANCE).
8.


EN GENERAL LAS CARACTERISTICAS DE LAS CAJAS REGISTROS DEBEN CUMPLIR CON LO ESPECIFICADO EN EL ART. 314 Y CON 314-40(b) RESPECTO AL ESPESOR DEL METAL.
9.

EN TODOS LOS EMPALMES HECHOS DENTRO DE LA CAJA DE CONEXIONES SE USARAN CONECTORES ADECUADOS.
10.

TODA LA CEDULA NO INDICADA SERA 2#12, 1#12T; TC-21mmØ

ILUMINACION				
MODELO	CLAVE	SÍMBOLO	CANTIDAD	DESCRIPCIÓN
	L1		18	Lámpara de interior para sobreponer, Base E27. Terminado: Satinado Marca: ESTEVEZ Material: Lámina de acero Aplicación: Techo Volts: 100 - 240 V ~ Potencia: 18 W Modelo: 120PTL5030MVS
	L2		20	Lámpara de interior LED para sobreponer, 9 W, Luz blanca neutra PROMUEVE UN NIVEL CÓMODO DE BRILLO Y UNA BUENA DISTRIBUCIÓN DE LA ILUMINACIÓN FUERTE, DURADERA, DIVERTIDA Y CONFIABLE.. Marca: Tecnolite Modelo: C-DOMUS II SKU: 09PTLLED4031MV40B
	L3		11	Lámpara lineal de interior LED para sobreponer, 40 W, Luz blanca neutra. Terminado: Blanco Material: Aluminio Aplicación: Techo Volts: 100 - 240 V ~ Potencia: 40 W Horas de vida: 25000 horas. Marca: Tecnolite Modelo: Capella SKU: FLCP-LED/002/B
	L4		23	Lámpara de interior LED para sobreponer, 20 W, Luz de Día. Terminado: Blanco. Material: Plástico. Aplicación: Techo. Volts: 100 - 240 V ~ Potencia: 20 W Color de luz: Luz de día Temperatura de color: 6 500 K
	L5		4	Domo tubular Modelo 330 DS Open Ceiling marca Solatube. Capta energía natural y refleja, no necesita cableado ni conexiones.

CONTROL DE ILUMINACION			
CLAVE	SÍMBOLO	CANTIDAD	DESCRIPCION
		26	SALIDA APAGADOR SENCILLO

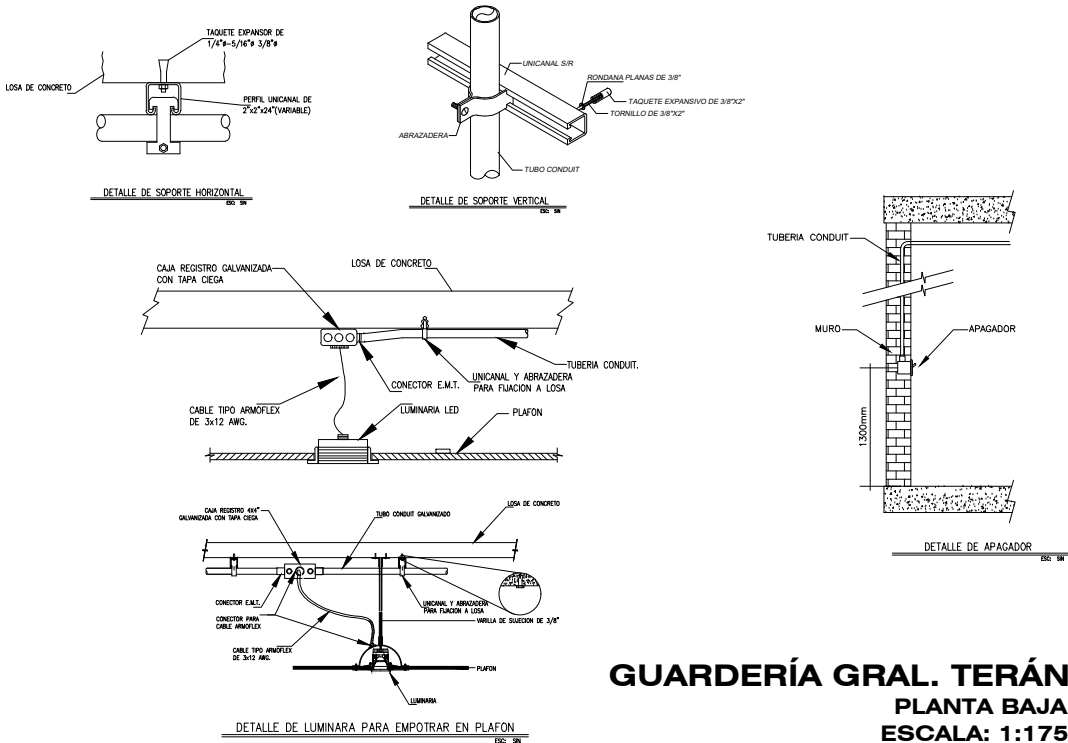

GUARDERÍA GRAL. TERÁN
PLANTA BAJA
ESCALA: 1:175

EL GOBIERNO DEL
NUEVO LEÓN

DEPENDENCIA NORMATIVA

PROYECTO
GUARDERÍA GENERAL TERÁN

NOMENCLATURA

NPT

NIVEL DE PISO TERMINADO

NB

NIVEL DE BAQUETA

NSLE

NIVEL SUPERIOR DE LOSA DE ENTREPISO

NILE

NIVEL INFERIOR DE LOSA DE ENTREPISO

NSLA

NIVEL SUPERIOR DE LOSA DE AZOTEA

NILA

NIVEL INFERIOR DE LOSA DE AZOTEA

NJ

NIVEL DE JARDÍN

NC

NIVEL DE CALLE

NP

NIVEL DE PRETIL

SIMBOLOGÍA GENERAL

CAMBIO DE NIVEL

EJE

N.P.T.
0.00

NIVEL DE PISO TERMINADO (PLANTA)

N.P.T.
0.00

NIVEL DE PISO TERMINADO (ELEVACIÓN)

00/0000

ETIQUETA DE ELEVACION EXTERIOR

00/0000

SECCIÓN GENERAL

NOTAS GENERALES

•

TODAS LAS ACOTACIONES Y NIVELES EN METROS.

•

LA PLANTA ARQUITECTÓNICA REFINA SOBRE TODAS LAS PLANTAS.

•

ESTE PLANO DEBE VERIFICARSE CON LOS CORRESPONDIENTES DE INSTALACIONES Y ESTRUCTURALES. CUALQUIER DISCREPANCIA DEBERÁ CONSULTARSE CON LA DIRECCIÓN DE OBRA.

•

EL CONTRATISTA RECTIFICARÁ EN EL LUGAR DE LA OBRA, ANTES DE EJECUTAR LAS UNIDADES Y MUEBLES INDICADOS EN ESTE PLANO, DEBIENDO SOMETERSE A LA DIRECCIÓN DE OBRA CUALQUIER DIFERENCIA QUE HUBIERE.

•

EL CONSTRUCTOR DE OBRA DEBERÁ VERIFICAR CONTINUAMENTE QUE LOS PLANOS ESTÉN ACTUALIZADOS Y ASEGURAR LA CORRECTA COORDINACIÓN CON LAS OTRAS ACTIVIDADES DE LA OBRA.

REV

FECHA

COMENTARIOS

1

RESPONSABLE DE PROYECTO

DEPENDENCIA NORMATIVA

CLAVE

GGT-ILU-01

NORTE

NOMBRE DE PLANO

GUARDERÍA PLANTA BAJA

NOTA:

ESTE PROGRAMA ES DE CARÁCTER PÚBLICO, NO ES PATROCINADO, NI PROMOVIDO POR PARTIDO POLÍTICO ALGUNO Y SUS RECURSOS PROVIENEN DE LOS IMPUESTOS QUE PAGAN TODOS LOS CONTRIBUYENTES. ESTÁ PROHIBIDO EL USO DE ESTE PROGRAMA CON FINES POLÍTICOS, ELECTORALES, DE LUCRO Y OTROS DISTINTOS A LOS ESTABLECIDOS.

NLE

MOVILIDAD Y PLANEACIÓN URBANA

GOBIERNO DE COORDINACIÓN DE SEGURIDAD SOSTENIBLE