

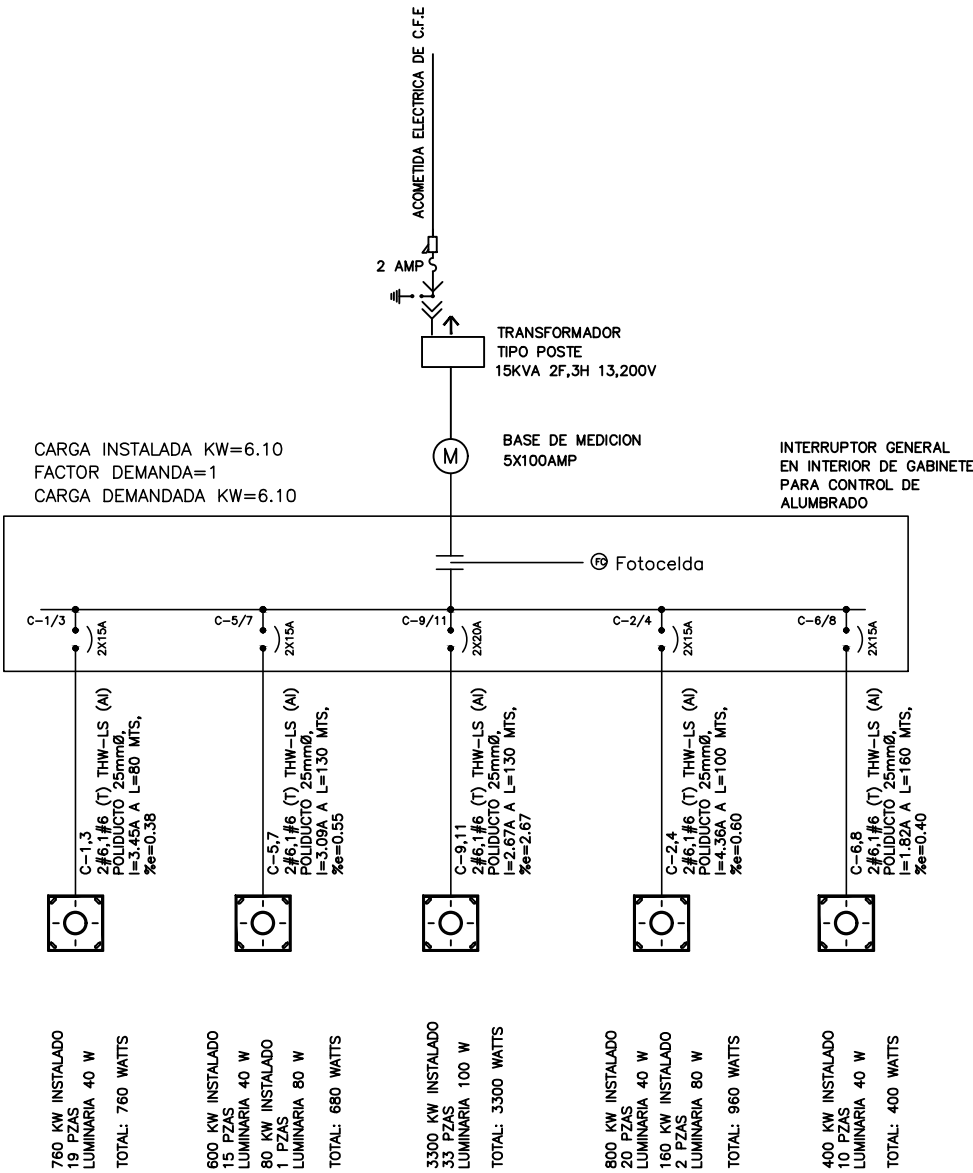


DIAGRAMA UNIFILAR

ENIF	REFLECTOR 4 VIAS	LUM FIAMMA	I NOM.	FAC. AGRUP.	I CORR.	LONG.	CAL.	SECCION	CAIDA DE TENSION		TABLERO CAT.	*C* GABINETE CONTROL CON INTERRUPTOR GRAL 2X100 ATORNILLABLE PROYECTO: PARQUE EMILIANO ZAPATA	SERVICIO	ALUMBRADO			VOLTAJE	220	V	POT. TOTAL WATTS	6100.00	WATTS	CAIDA DE TENSION		SECCION	CAL.	LONG.	I CORR.	FAC. AGRUP.	I NOM.	REFLECTOR 4 VIAS	ENIF		
						TEM. AMB.	36-40 C	F. T.	0.88	FASES			2F	CORRIENTE DE LINEA	30.81	A																		
						L1	AWG	MM ²	PRINCIPAL	TOTAL			INT. PRINC.	UBICACIÓN:	HILOS	3H	DESVALANCEO	0.00	%	TOTAL	PRINCIPAL	MM ²	AWG	L1										
						MTS.	L1	L1	e%	e%			SERVICIO	CARGA WATTS	CIRC. NUM.	AMPS. ITM	FASE A	FASE B	FASE C	AMPS. ITM	CIRC. NUM.	CARGA WATTS	SERVICIO	e%	e%	L1	L1						MTS.	
40	80	100																													80	40		
19			3.45	0.8	4.91	80	6	13.30	0.38	0.38		ALUMBRADO		380	1	2X15	860			2X15	2	480		ALUMBRADO	0.60	0.60	13.30	6	100	6.20	0.8	4.36	2	20
														380	3		860				4	480												
15	1		3.09	0.8	4.39	130	6	13.30	0.55	0.55		ALUMBRADO		340	5	2X15	540			2X15	6	200		ALUMBRADO	0.40	0.40	13.30	6	160	2.58	0.8	1.82		10
														340	7		540				8	200												
		33	15.00	0.8	21.31	130	6	13.30	2.67	2.67		ALUMBRADO		1650	9	2X20	1650				10	0												
														1650	11		1650				12	0												
														0	13		0				14	0												
														0	15		0				16	0												
														0	17		0				18	0												
														0	19		0				20	0												
																	3050	3050																

PARQUE EMILIANO ZAPATA
PLANTA DE DIAGRAMA UNIFILAR
ESCALA: 1:500



DEPENDENCIA NORMATIVA
NL MOVILIDAD Y PLANEACION URBANA
GABINETE DE GENERACION DE RIESGOS SOSTENIBLE

PROYECTO
PARQUE EMILIANO ZAPATA

SALINAS VICTORIA, N. L.

NOMENCLATURA
NPT NIVEL DE PISO TERMINADO
NB NIVEL DE BAQUETA
NC NIVEL DE CALLE
NJ NIVEL DE JARDIN

SIMBOLOGIA GENERAL
EJE
N.B. 0.00
NIVEL DE PISO TERMINADO (PLANTA)

NOTAS GENERALES
• TODAS LAS COTACIONES Y NIVELES EN METROS.
• LA PLANTA ARQUITECTONICA RIGE SOBRE TODAS LAS PLANTAS.
• EL CONTRAISTA RECTIFICARA EN EL LUGAR DE LA OBRA, ANTES DE EJECUTAR LAS DIMENSIONES Y NIVELES INDICADOS EN ESTE PLANO, DEBIENDO SOMETER A LA DIRECCION DE OBRA CUALQUIER DIFERENCIA QUE HUBIERE.
• EL CONSTRUCTOR DE OBRA DEBERA VERIFICAR CONTINUAMENTE QUE LOS PLANOS ESTEN ACTUALIZADOS Y ASEGURAR LA CORRECTA COORDINACION CON LAS OTRAS ACTIVIDADES DE LA OBRA.

REV	FECHA	COMENTARIOS
1	30-MAY-22	PROYECTO DE ILUMINACION

RESPONSABLE DE PROYECTO

DEPENDENCIA NORMATIVA

CLAVE
PEZ-ELE-02
NORTE

NOMBRE DE PLANO
PLANTA ELECTRICA

NOTA:
ESTE PROGRAMA ES DE CARACTER PUBLICO, NO ES PATROCINADO, NI PROMOVIDO POR PARTIDO POLITICO ALGUNO Y SUS RECURSOS PROVIENEN DE LOS IMPUESTOS QUE PAGAN TODOS LOS CONTRIBUYENTES. ESTA PROHIBIDO EL USO DE ESTE PROGRAMA CON FINES POLITICOS, ELECTORALES, DE LUCRO Y OTROS DISTINTOS A LOS ESTABLECIDOS.

