


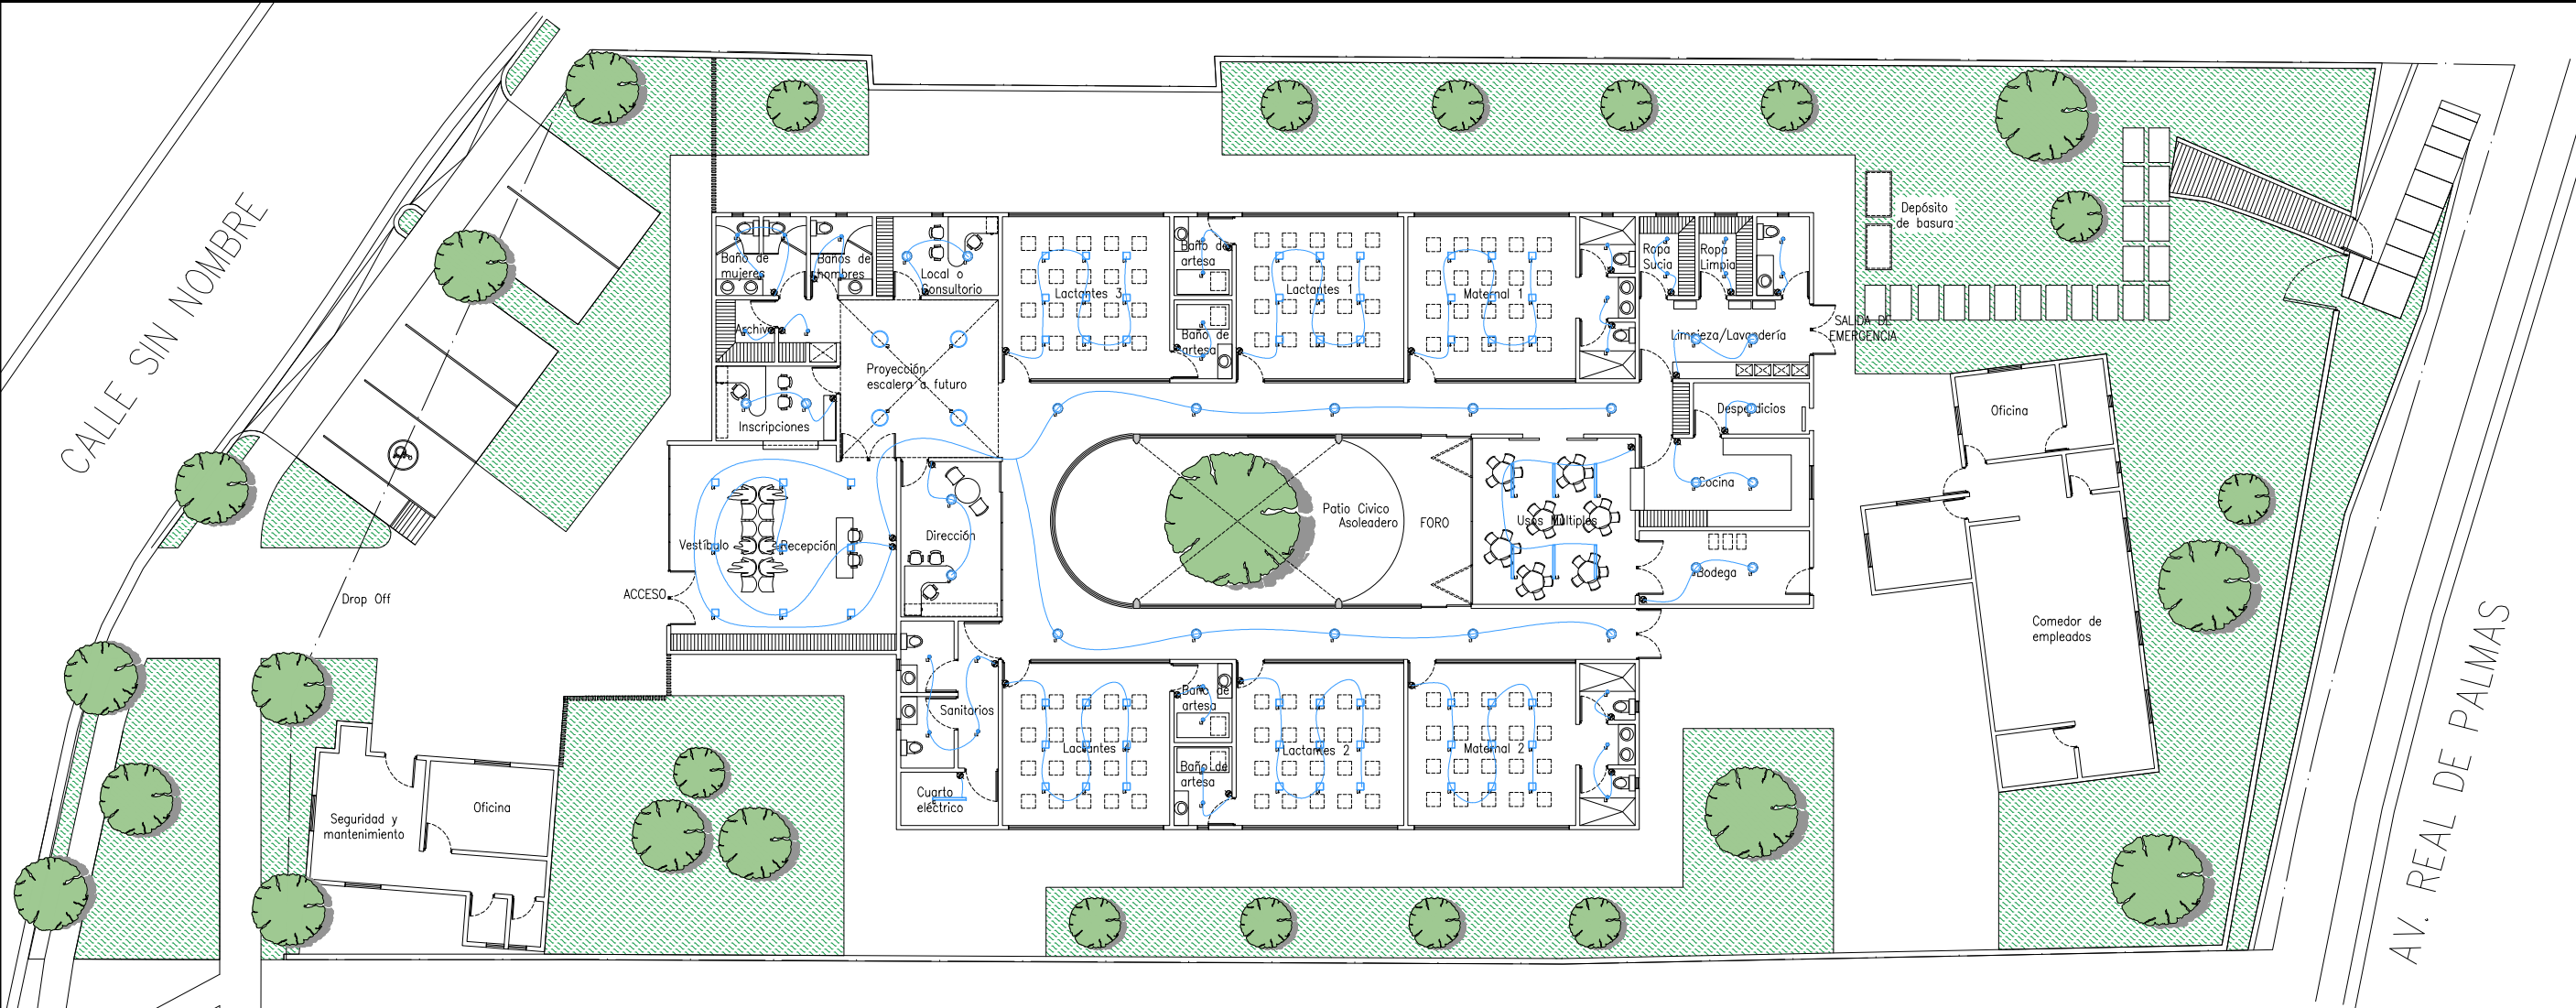



EL GOBIERNO DEL
**NUEVO
NUEVO LEÓN**

DEPENDENCIA NORMATIVA

PROYECTO
**GUARDERÍA
ZUAZUA**

NOMENCLATURA

NPT

NB

NSLE

NSLE

NSLA

NJ

NC

NP

NIVEL DE PISO TERMINADO

NIVEL DE BAQUETA

NIVEL SUPERIOR DE LOSA DE ENTREPISO

NIVEL INFERIOR DE LOSA DE ENTREPISO

NIVEL SUPERIOR DE LOSA DE AZOTEA

NIVEL INFERIOR DE LOSA DE AZOTEA

NIVEL DE JARDÍN

NIVEL DE CALLE

NIVEL DE PRETIL

SIMBOLOGÍA GENERAL



CAMBIO DE NIVEL



EJE



NIVEL DE PISO TERMINADO (PLANTA)



NIVEL DE PISO TERMINADO (ELEVACIÓN)



ETIQUETA DE ELEVACION EXTERIOR



SECCIÓN GENERAL

NOTAS GENERALES

- TODAS LAS ACOTACIONES Y NIVELES EN METROS.
- LA PLANTA ARQUITECTÓNICA DEBE SOBRE TODAS LAS PLANTAS.
- ESTE PLANO DEBE VERIFICARSE CON LOS CORRESPONDIENTES DE INSTALACIONES Y ESTRUCTURALES. CUALQUIER DISCREPANCIA DEBERÁ CONSULTARSE CON LA DIRECCIÓN DE OBRA.
- EL CONTRATISTA RECTIFICARÁ EN EL LUGAR DE LA OBRA, ANTES DE EJECUTAR LAS DIMENSIONES Y NIVELES INDICADOS EN ESTE PLANO, DEBENDO SOMETER A LA DIRECCIÓN DE OBRA CUALQUIER DIFERENCIA QUE HUBIERE.
- EL CONSTRUCTOR DE OBRA DEBERÁ VERIFICAR CONTINUAMENTE QUE LOS PLANOS ESTÉN ACTUALIZADOS Y ASEGURAR LA CORRECTA COORDINACIÓN CON LAS OTRAS ACTIVIDADES DE LA OBRA.

REV

FECHA

COMENTARIOS

1

RESPONSABLE DE PROYECTO

DEPENDENCIA NORMATIVA

CLAVE

NORTE

ZUA-
ILU-01



NOMBRE DE PLANO

**ILUMINACIÓN
PLANTA BAJA**

NOTA:

ESTE PROGRAMA ES DE CARÁCTER PÚBLICO, NO ES PATROCINADO, NI PROMOVIDO POR PARTIDO POLÍTICO ALGUNO Y SUS RECURSOS PROVIENEN DE LOS IMPUESTOS QUE PAGAN TODOS LOS CONTRIBUYENTES. ESTÁ PROHIBIDO EL USO DE ESTE PROGRAMA CON FINES POLÍTICOS, ELECTORALES, DE LUCRO Y OTROS DISTINTOS A LOS ESTABLECIDOS.



ILUMINACION
PLANTA BAJA
ESCALA: 1:175

CONTROL DE ILUMINACION				
CLAVE	SÍMBOLO	CANTIDAD	DESCRIPCIÓN	
		33	SALIDA APAGADOR SENILLO	

ILUMINACION															
MODELO	CLAVE	SÍMBOLO	CANTIDAD	DESCRIPCIÓN	CARGA										
	L1		23	Lámpara de interior para sobreponer, Base E27. Terminada: Satinado Marca: ESTEVEZ Material: Lámina de acero Aplicación: Techo Volts: 100 – 240 V ~ Potencia: 18 W Modelo: 12OPTL5030MVS <table><tr><th>%</th><th>FLUJO LUMINOSO</th><th>VOLTIAJE</th><th>MONTAJE</th><th>ACABADO</th></tr><tr><td>4000</td><td>1200 LM</td><td>100 V-240 V</td><td>Sobreponer</td><td>Blanco satinado</td></tr></table>	%	FLUJO LUMINOSO	VOLTIAJE	MONTAJE	ACABADO	4000	1200 LM	100 V-240 V	Sobreponer	Blanco satinado	18 w
%	FLUJO LUMINOSO	VOLTIAJE	MONTAJE	ACABADO											
4000	1200 LM	100 V-240 V	Sobreponer	Blanco satinado											
	L2		31	Lámpara de interior LED para sobreponer, 9 W, Luz blanca neutra PROMUEVE UN NIVEL CÓMODO DE BRILLO Y UNA BUENA DISTRIBUCIÓN DE LA ILUMINACIÓN FUERTE, DURADERA, DIVERTIDA Y CONFIABLE.. Marca: Tecnolite Modelo: C-DOMUS II SKU: 09PTLLED4031MV40B <table><tr><th>%</th><th>FLUJO LUMINOSO</th><th>VOLTIAJE</th><th>MONTAJE</th><th>ACABADO</th></tr><tr><td>4000K</td><td>850 LM</td><td>100-240</td><td>Sobreponer</td><td>Blanco</td></tr></table>	%	FLUJO LUMINOSO	VOLTIAJE	MONTAJE	ACABADO	4000K	850 LM	100-240	Sobreponer	Blanco	9 w
%	FLUJO LUMINOSO	VOLTIAJE	MONTAJE	ACABADO											
4000K	850 LM	100-240	Sobreponer	Blanco											
	L3		07	Lámpara lineal de interior LED para sobreponer, 40 W, Luz blanca neutra. Terminada: Blanco Material: Aluminio Aplicación: Techo Volts: 100 – 240 V ~ Potencia: 40 W Horas de vida: 25000 horas. Marca: Tecnolite Modelo: Capella SKU: FLCP-LED/002/B <table><tr><th>%</th><th>FLUJO LUMINOSO</th><th>VOLTIAJE</th><th>MONTAJE</th><th>ACABADO</th></tr><tr><td>4000K</td><td></td><td>100-240</td><td>Sobreponer</td><td>Blanco</td></tr></table>	%	FLUJO LUMINOSO	VOLTIAJE	MONTAJE	ACABADO	4000K		100-240	Sobreponer	Blanco	40 w
%	FLUJO LUMINOSO	VOLTIAJE	MONTAJE	ACABADO											
4000K		100-240	Sobreponer	Blanco											
	L4		63	Lámpara de interior LED para sobreponer, 20 W, Luz de Día. Terminada: Blanco. Material: Plástico. Aplicación: Techo. Volts: 100 – 240 V ~ Potencia: 20 W Color de luz: Luz de día Temperatura de color: 6 500 K <table><tr><th>%</th><th>FLUJO LUMINOSO</th><th>VOLTIAJE</th><th>MONTAJE</th><th>ACABADO</th></tr><tr><td>6500K</td><td>1600 lm</td><td>100-240</td><td>Sobreponer</td><td>Blanco</td></tr></table>	%	FLUJO LUMINOSO	VOLTIAJE	MONTAJE	ACABADO	6500K	1600 lm	100-240	Sobreponer	Blanco	20 w
%	FLUJO LUMINOSO	VOLTIAJE	MONTAJE	ACABADO											
6500K	1600 lm	100-240	Sobreponer	Blanco											
	L5		4	Domo tubular Modelo 330 DS Open Ceiling marca Salatlube. Capta energía natural y refleja, no necesita cableado ni conexiones.											