

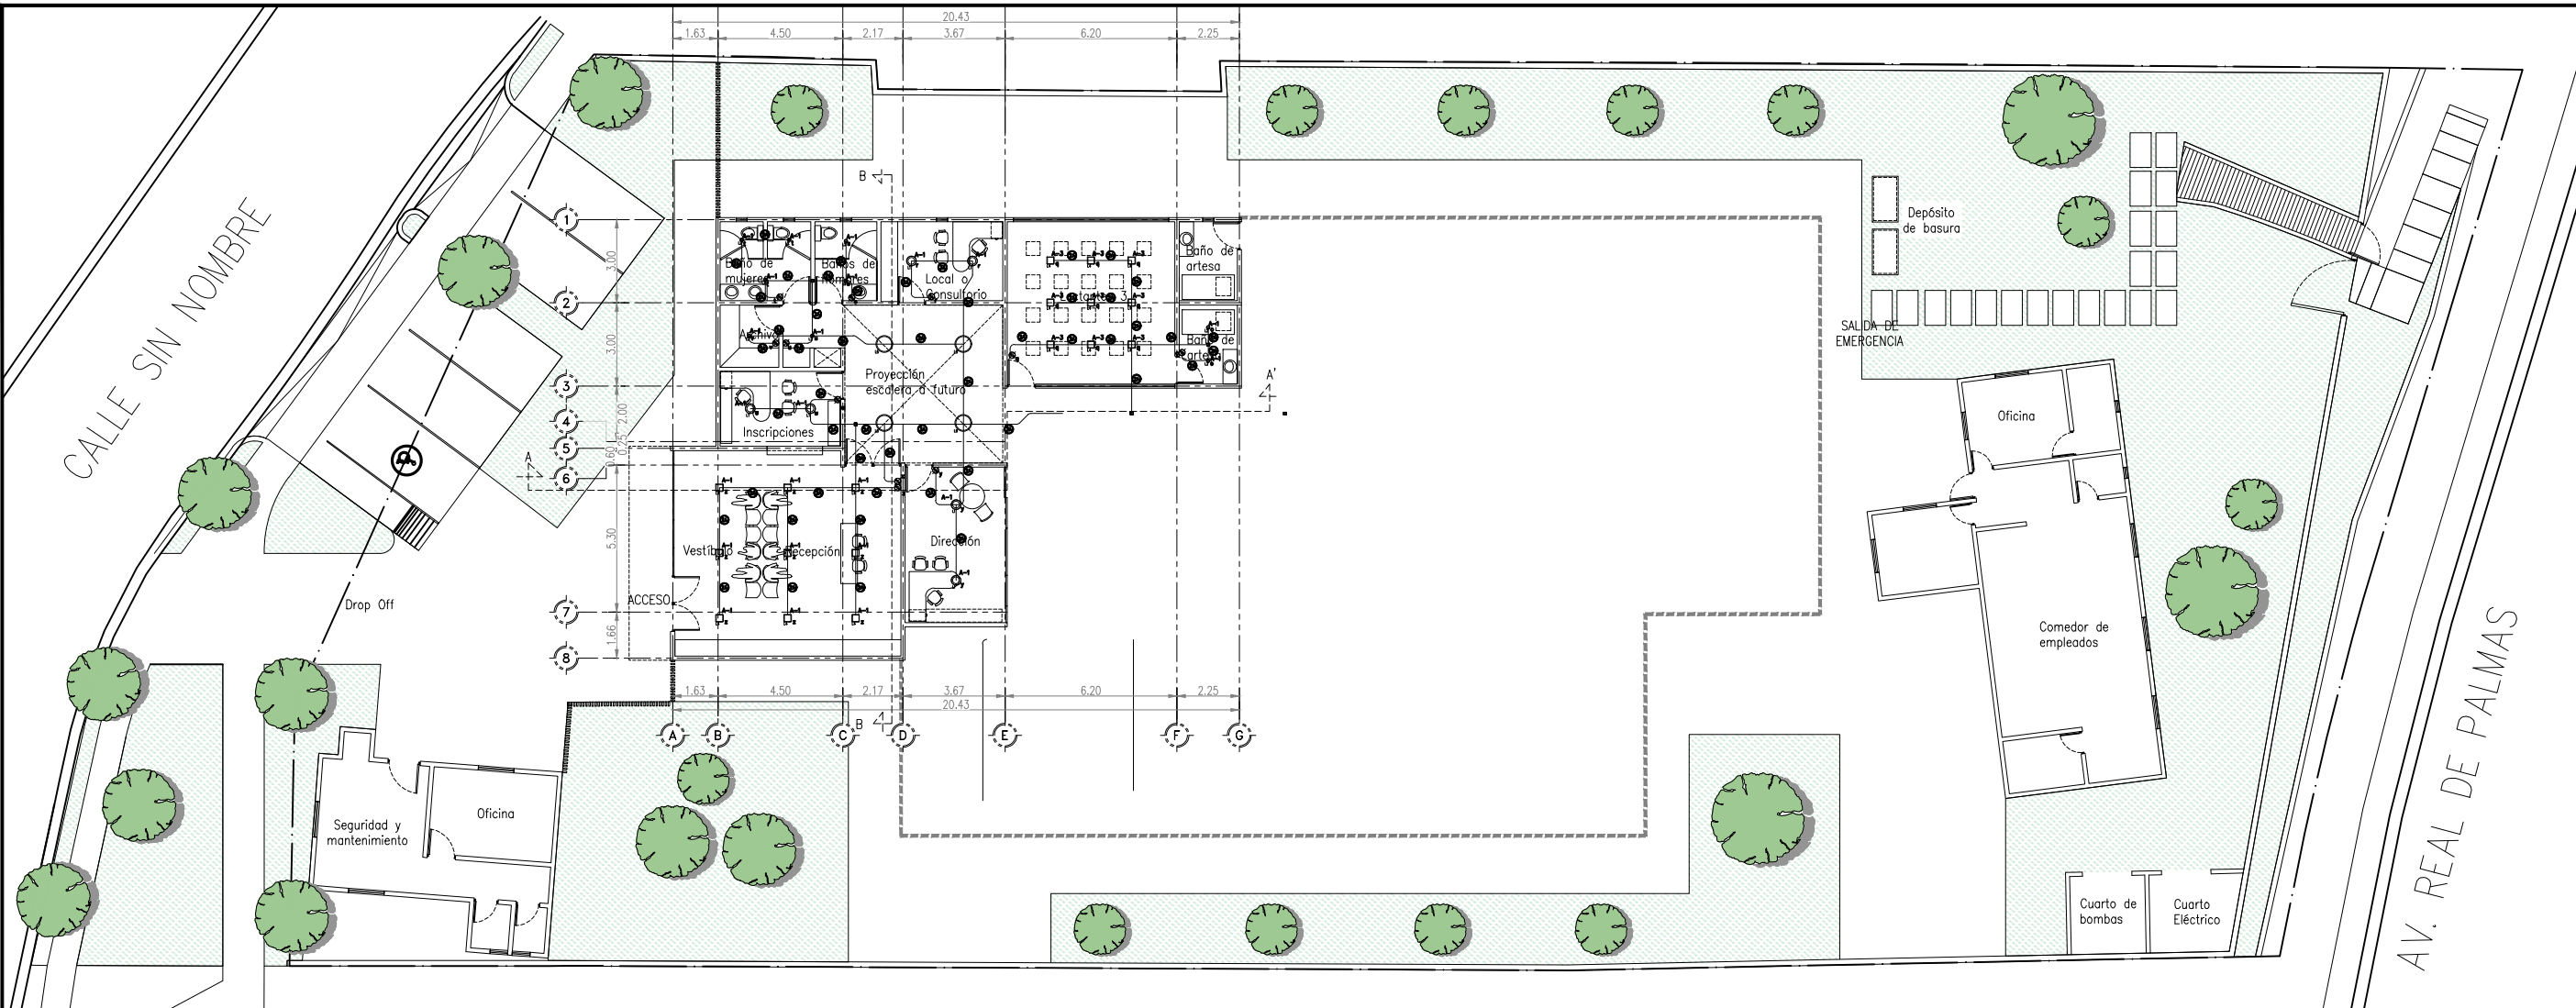
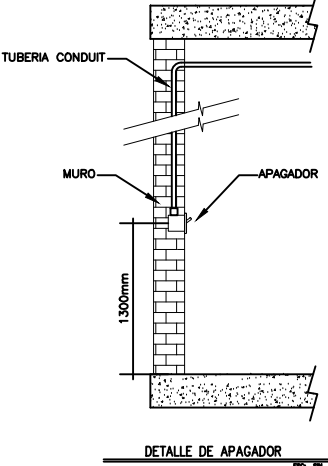
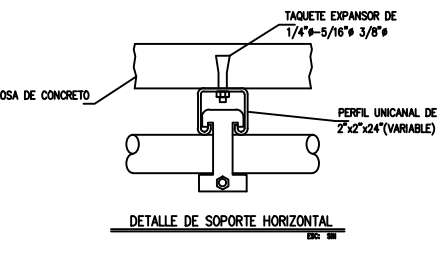
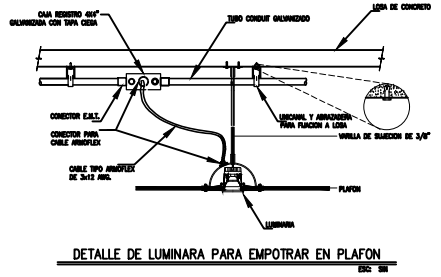


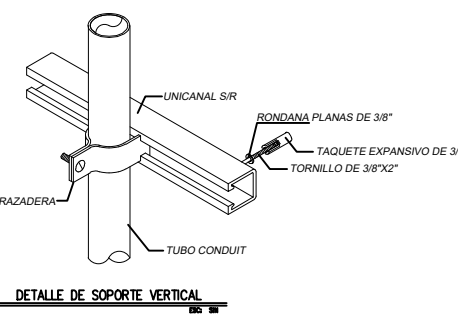

ILUMINACION
PLANTA BAJA
ESCALA: 1:175

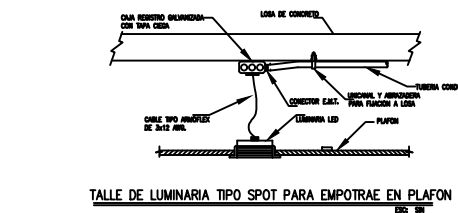

CONTROL DE ILUMINACION			
CLAVE	SÍMBOLO	CANTIDAD	DESCRIPCIÓN
	⊙	33	SWITCH APAGADOR SENCILLO

CODIGO DE COLORES
SECCS. 210-5, 310-12

220/127 V

ACTIVOS

FASE A = NEGRO
FASE B = ROJO
FASE C = AZUL

NEUTRO = BLANCO
(O INDICAR CON MARCAS EN EXTREMOS Y EN CAJAS DE CONEXIONES)

TIERRAS PARA EQUIPOS = VERDE

EN ALIMENTADORES CUYOS CALIBRES SOLAMENTE SE PRODUZCAN EN COLOR NEGRO, HABRA QUE MARCAR LAS PUNTAS SEGUN LA FASE A QUE CORRESPONDA.

CEDULA DE CABLEADO

2) 2#12, 1#12; TC-21 mm#	4) 4#12, 1#12; TC-21 mm#
3) 3#12, 1#12; TC-21 mm#	5) 2#10, 1#10; TC-21 mm#

SIMBOLOGIA

SÍMBOLO	DESCRIPCION
	TABLERO 30' 4H 220/127V
	CAJA CUADRADA GALVANIZADA 4'x4' ESP. 1/16"
	TUBERIA CONDUIT PARED GRUESA (DIAMETRO SEGUN CEDULA)

NOTAS

1. LAS TRAYECTORIAS SON REPRESENTATIVAS Y PODRAN SER MODIFICADAS EN CAMPO SI ASÍ SE REQUIERE.
2. TODA LA SOPORTE DEBERIA ESTAR A NO MAS DE 2 MTS. DE SEPARACION ENTRE SI.
3. TODAS LAS TRAYECTORIAS DEBERIAN SER TUBERIA CONDUIT GALVANIZADA P. G. DEBERIAN SER IDENTIFICADOS LOS CIRCUITOS EN SU RESPECTIVO TABLERO.
4. LA INSTALACION DEBE CUMPLIR CON LAS NORMAS NOM-001-SEDE-2012.
5. LAS DIMENSIONES EN METROS Y NIVELES EN METROS.
6. EL CONTRATISTA QUE REALIZA LA OBRA ELECTRICA LA ELEGIRIA DE ACUERDO A LOS PLANOS APROBADOS PARA CONSTRUCCION.
7. LOS MATERIALES Y EQUIPOS DE LAS INSTALACIONES ELECTRICAS SUJETOS AL CUMPLIMIENTO DE NORMAS OFICIALES MEXICANAS, NORMAS MEXICANAS O NORMAS INTERNACIONALES, DEBERN CONTAR CON UN CERTIFICADO EXPEDIDO POR UN ORGANISMO DE CERTIFICACION DE PRODUCTOS Acreditado Y Aprobado (ANEX). EN GENERAL LAS CARACTERISTICAS DE LAS CAJAS DE CONEXIONES DEBEN CUMPLIR CON LO ESPECIFICADO EN EL ART. 314 Y CON 314-400) RESPECTO AL ESPESOR DEL METAL.
8. EN TODOS LOS EMPALMES HECHOS DENTRO DE LA CAJA DE CONEXIONES SE USARAN CONECTORES ADECUADOS.
9. TODA LA CEDULA NO INDICADA SERA 2#12, 1#12; TC-21mm#

ILUMINACION					
MODELO	CLAVE	SÍMBOLO	CANTIDAD	DESCRIPCIÓN	CARGA
	L1	⊙	23	Lámpara de interior para sobreponer, Base E27. Terminado: Satinado Marca: ESTEVEZ. Material: Lámina de acero. Aplicación: Techo. Volts: 100 - 240 V ~. Potencia: 18 W. Modelo: 120PTL5030MVS	18 w
	L2	⊙	31	Lámpara de interior LED para sobreponer, 9 W, Luz blanca neutra. PROMUEVE UN NIVEL CÓMODO DE BRILLO Y UNA BUENA DISTRIBUCIÓN DE LA ILUMINACIÓN FUERTE, DURADERA, DIVERTIDA Y CONFIABLE. Marca: Tecnolite. Modelo: C-DOMUS II SKU: 09PTLLED4031MV408	9 w
	L3	—	07	Lámpara lineal de interior LED para sobreponer, 40 W, Luz blanca neutra. Terminado: Blanco. Material: Aluminio. Aplicación: Techo. Volts: 100 - 240 V ~. Potencia: 40 W. Horas de vida: 25000 horas. Marca: Tecnolite. Modelo: Capella SKU: FLCP-LED/002/B	40 w
	L4	⊙	63	Lámpara de interior LED para sobreponer, 20 W, Luz de día. Terminado: Blanco. Material: Plástico. Aplicación: Techo. Volts: 100 - 240 V ~. Potencia: 20 W. Color de luz: Luz de día. Temperatura de color: 6 500 K	20 w
	L5		4	Domo tubular Modelo 330 DS Open Ceiling marca Solatube. Capta energía natural y refleja, no necesita cableado ni conexiones.	

EL GOBIERNO DEL
NUEVO LEÓN

DEPENDENCIA NORMATIVA

PROYECTO

GUARDERÍA ZUAZUA

NOMENCLATURA

NPT	NIVEL DE PISO TERMINADO
NB	NIVEL DE BAQUETA
NSLE	NIVEL SUPERIOR DE LOSA DE ENTREPISO
NILE	NIVEL INFERIOR DE LOSA DE ENTREPISO
NSLA	NIVEL SUPERIOR DE LOSA DE AZOTEA
NILA	NIVEL INFERIOR DE LOSA DE AZOTEA
NJ	NIVEL DE JARDÍN
NC	NIVEL DE CALLE
NP	NIVEL DE PRETIL

SIMBOLOGÍA GENERAL

	CAMBIO DE NIVEL
	EJE
	NIVEL DE PISO TERMINADO (PLANTA)
	NIVEL DE PISO TERMINADO (ELEVACIÓN)
	ETIQUETA DE ELEVACION EXTERIOR
	SECCIÓN GENERAL

NOTAS GENERALES

- TODAS LAS ACOTACIONES Y NIVELES EN METROS.
- LA PLANTA ARQUITECTÓNICA DE SOBREPONER DEBE SER VERIFICADA CON LOS CORRESPONDIENTES DE LAS INSTALACIONES Y ESTRUCTURALES. CUALQUIER DISCREPANCIA DEBERÁ CONSULTARSE CON LA DIRECCIÓN DE OBRA.
- EL CONTRATISTA RECTIFICARÁ EN EL LUGAR DE LA OBRA ANTES DE EJECUTAR LAS DIMENSIONES Y NIVELES INDICADOS EN ESTE PLANO, DEBENDO SOMETER A LA DIRECCIÓN DE OBRA CUALQUIER DIFERENCIA QUE HUBIERE.
- EL CONSTRUCTOR DE OBRA DEBERÁ VERIFICAR CONTINUAMENTE QUE LOS PLANOS ESTÉN ACTUALIZADOS Y ASEGURAR LA CORRECTA COORDINACIÓN CON LAS OTRAS ACTIVIDADES DE LA OBRA.

REV FECHA COMENTARIOS

1	
---	--

RESPONSABLE DE PROYECTO

DEPENDENCIA NORMATIVA

CLAVE	NORTE
ZUA-EDO	
ILU-01	

NOMBRE DE PLANO

ILUMINACIÓN PLANTA BAJA

NOTA:

ESTE PROGRAMA ES DE CARÁCTER PÚBLICO, NO ES PATROCINADO, NI PROMOVIDO POR PARTIDO POLÍTICO ALGUNO Y SUS RECURSOS PROVIENEN DE LOS IMPUESTOS QUE PAGAN TODOS LOS CONTRIBUYENTES. ESTÁ PROHIBIDO EL USO DE ESTE PROGRAMA CON FINES POLÍTICOS, ELECTORALES, DE LUCRO Y OTROS DISTINTOS A LOS ESTABLECIDOS.