


PLANTA DE REFERENCIA  
ESCALA: S/E

| TABLA DE ILUMINACIÓN (BAÑO TIPO) |                                                                                            |         |
|----------------------------------|--------------------------------------------------------------------------------------------|---------|
| SIMBOLOGÍA                       | ESPECIFICACIONES                                                                           | CANT    |
|                                  | LUMINARIA EN PLAFÓN REGISTRABLE MARCA CONSTRULITA, MODELO RE1097BBNB DE 18W O EQUIVALENTE. | 09 PZAS |
|                                  | EXTRACTOR DE AIRE MARCA SOLER & PALAU, MODELO SILENT 200 DE 20W O EQUIVALENTE.             | 04 PZAS |

PROPUESTA ILUMINACIÓN (TIPO)  
7 NIVELES (N2,N3,N4,N5,N6,N8,N9)  
ESCALA: 1:50

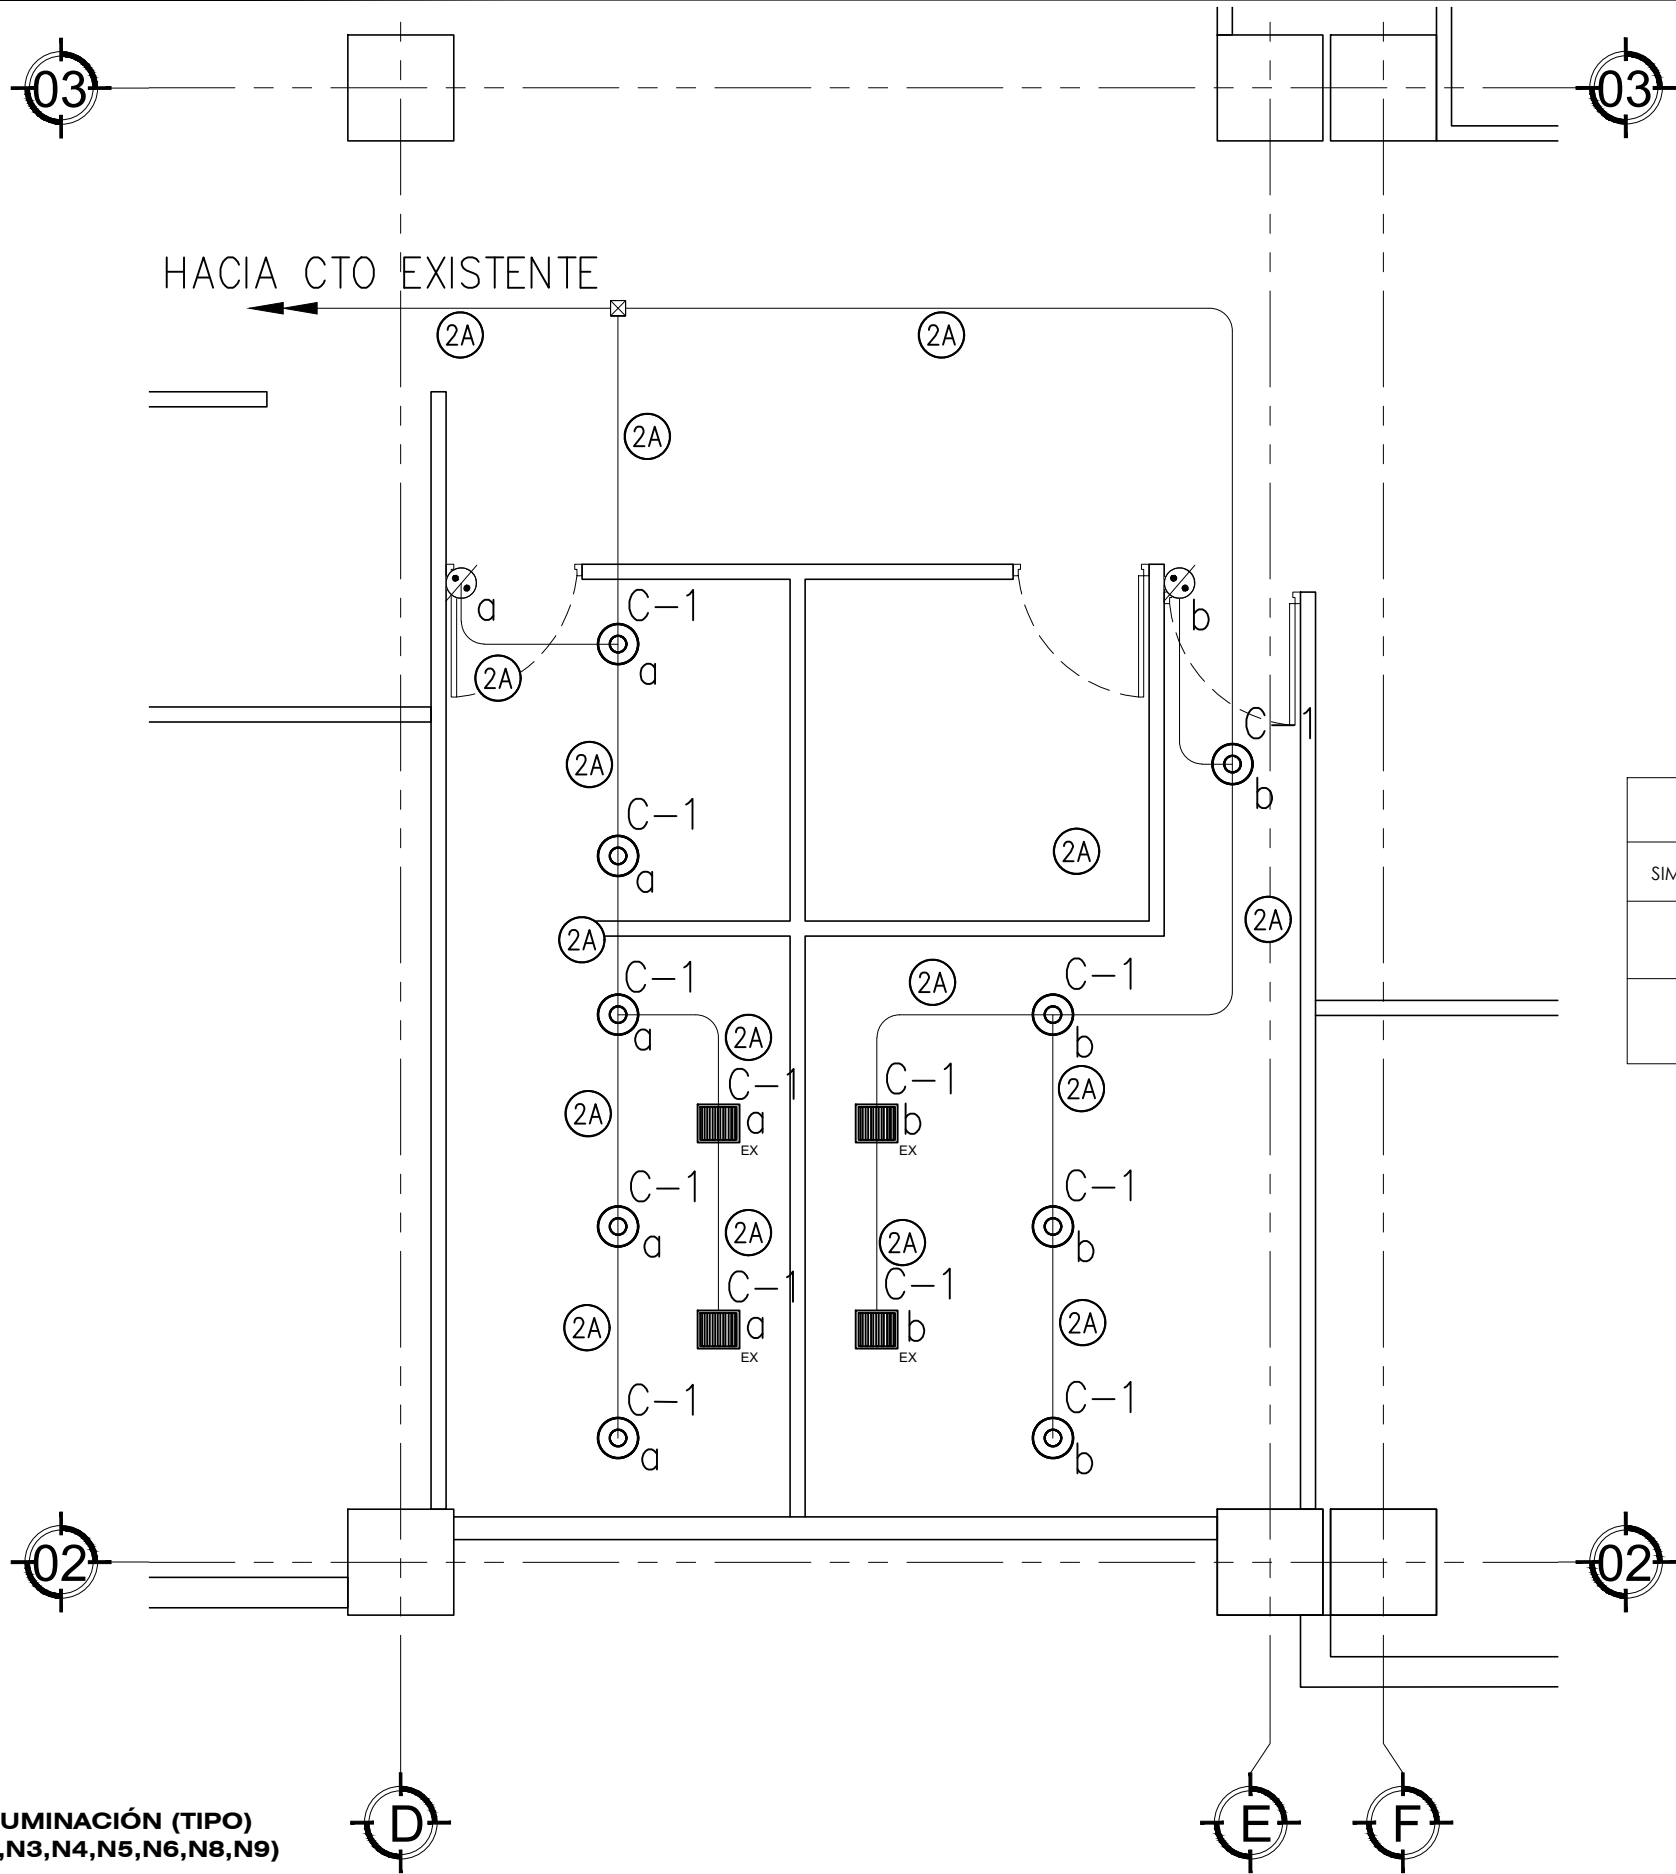

DEPENDENCIA NORMATIVA



PROYECTO

REHABILITACIÓN DE INSTALACIÓN  
HIDROSANITARIA Y SISTEMA CONTRA  
INCENDIOS DEL EDIFICIO DE LA  
SECRETARÍA DE FINANZAS Y  
TESORERÍA GENERAL DEL ESTADO  
MUNICIPIO DE MONTERREY, N.L.

NOMENCLATURA

NPT NIVEL DE PISO TERMINADO  
NB NIVEL DE BAQUETA  
NSLE NIVEL SUPERIOR DE LOSA DE ENTREPISO  
NILE NIVEL INFERIOR DE LOSA DE ENTREPISO  
NSLA NIVEL SUPERIOR DE LOSA DE AZOTEA  
NILA NIVEL INFERIOR DE LOSA DE AZOTEA  
NJ NIVEL DE JARDÍN  
NC NIVEL DE CALLE  
NP NIVEL DE PRETIL

SIMBOLOGÍA GENERAL

CAMBIO DE NIVEL  
  
EJE  
  
NIVEL DE PISO TERMINADO (PLANTA)  
  
NIVEL DE PISO TERMINADO (ELEVACIÓN)  
  
ETIQUETA DE ELEVACION EXTERIOR  
  
SECCIÓN GENERAL

NOTAS GENERALES

- TODAS LAS ACOTACIONES Y NIVELES EN METROS.
- LA PLANTA DE DISTRIBUCIÓN DEBA SER SOBRE TODAS LAS PLANTAS.
- ESTE PLANO DEBERÁ VERIFICARSE CON LOS CORRESPONDIENTES DE INSTALACIONES Y ESTRUCTURALES, CUALQUIER DISCREPANCIA DEBERÁ CONSULTARSE CON LA DIRECCIÓN DE OBRA.
- EL CONTRATISTA RECTIFICARÁ EN EL LUGAR DE LA OBRA, ANTES DE EJECUTAR, LAS DIMENSIONES Y NIVELES INDICADOS EN ESTE PLANO, DEBENDO SOMETERSE A LA DIRECCIÓN DE OBRA CUALQUIER DIFERENCIA QUE HUBIERE.
- EL CONSTRUCTOR DE OBRA DEBERÁ VERIFICAR CONTINUAMENTE QUE LOS PLANOS ESTÉN ACTUALIZADOS Y ASEGURAR LA CORRECTA COORDINACIÓN CON LAS OTRAS ACTIVIDADES DE LA OBRA.

| REV | FECHA | COMENTARIOS |
|-----|-------|-------------|
| 1   |       |             |
| 2   |       |             |
| 3   |       |             |

RESPONSABLE DE PROYECTO

DEPENDENCIA NORMATIVA

CLAVE

TES-BAN-  
ILU01

NORTE



NOMBRE DE PLANO

PLANO DE  
ILUMINACIÓN (TIPO)

NOTA:

ESTE PROGRAMA ES DE CARÁCTER PÚBLICO, NO ES PATROCINADO, NI PROMOVIDO POR PARTIDO POLÍTICO ALGUNO Y SUS RECURSOS PROVIENEN DE LOS IMPUESTOS QUE PAGAN TODOS LOS CONTRIBUYENTES. ESTÁ PROHIBIDO EL USO DE ESTE PROGRAMA CON FINES POLÍTICOS, ELECTORALES, DE LUCRO Y OTROS DISTINTOS A LOS ESTABLECIDOS.

