


REHABILITACION COMEDOR DE CASA DEL ADULTO MAYOR

CHINA, NUEVO LEON

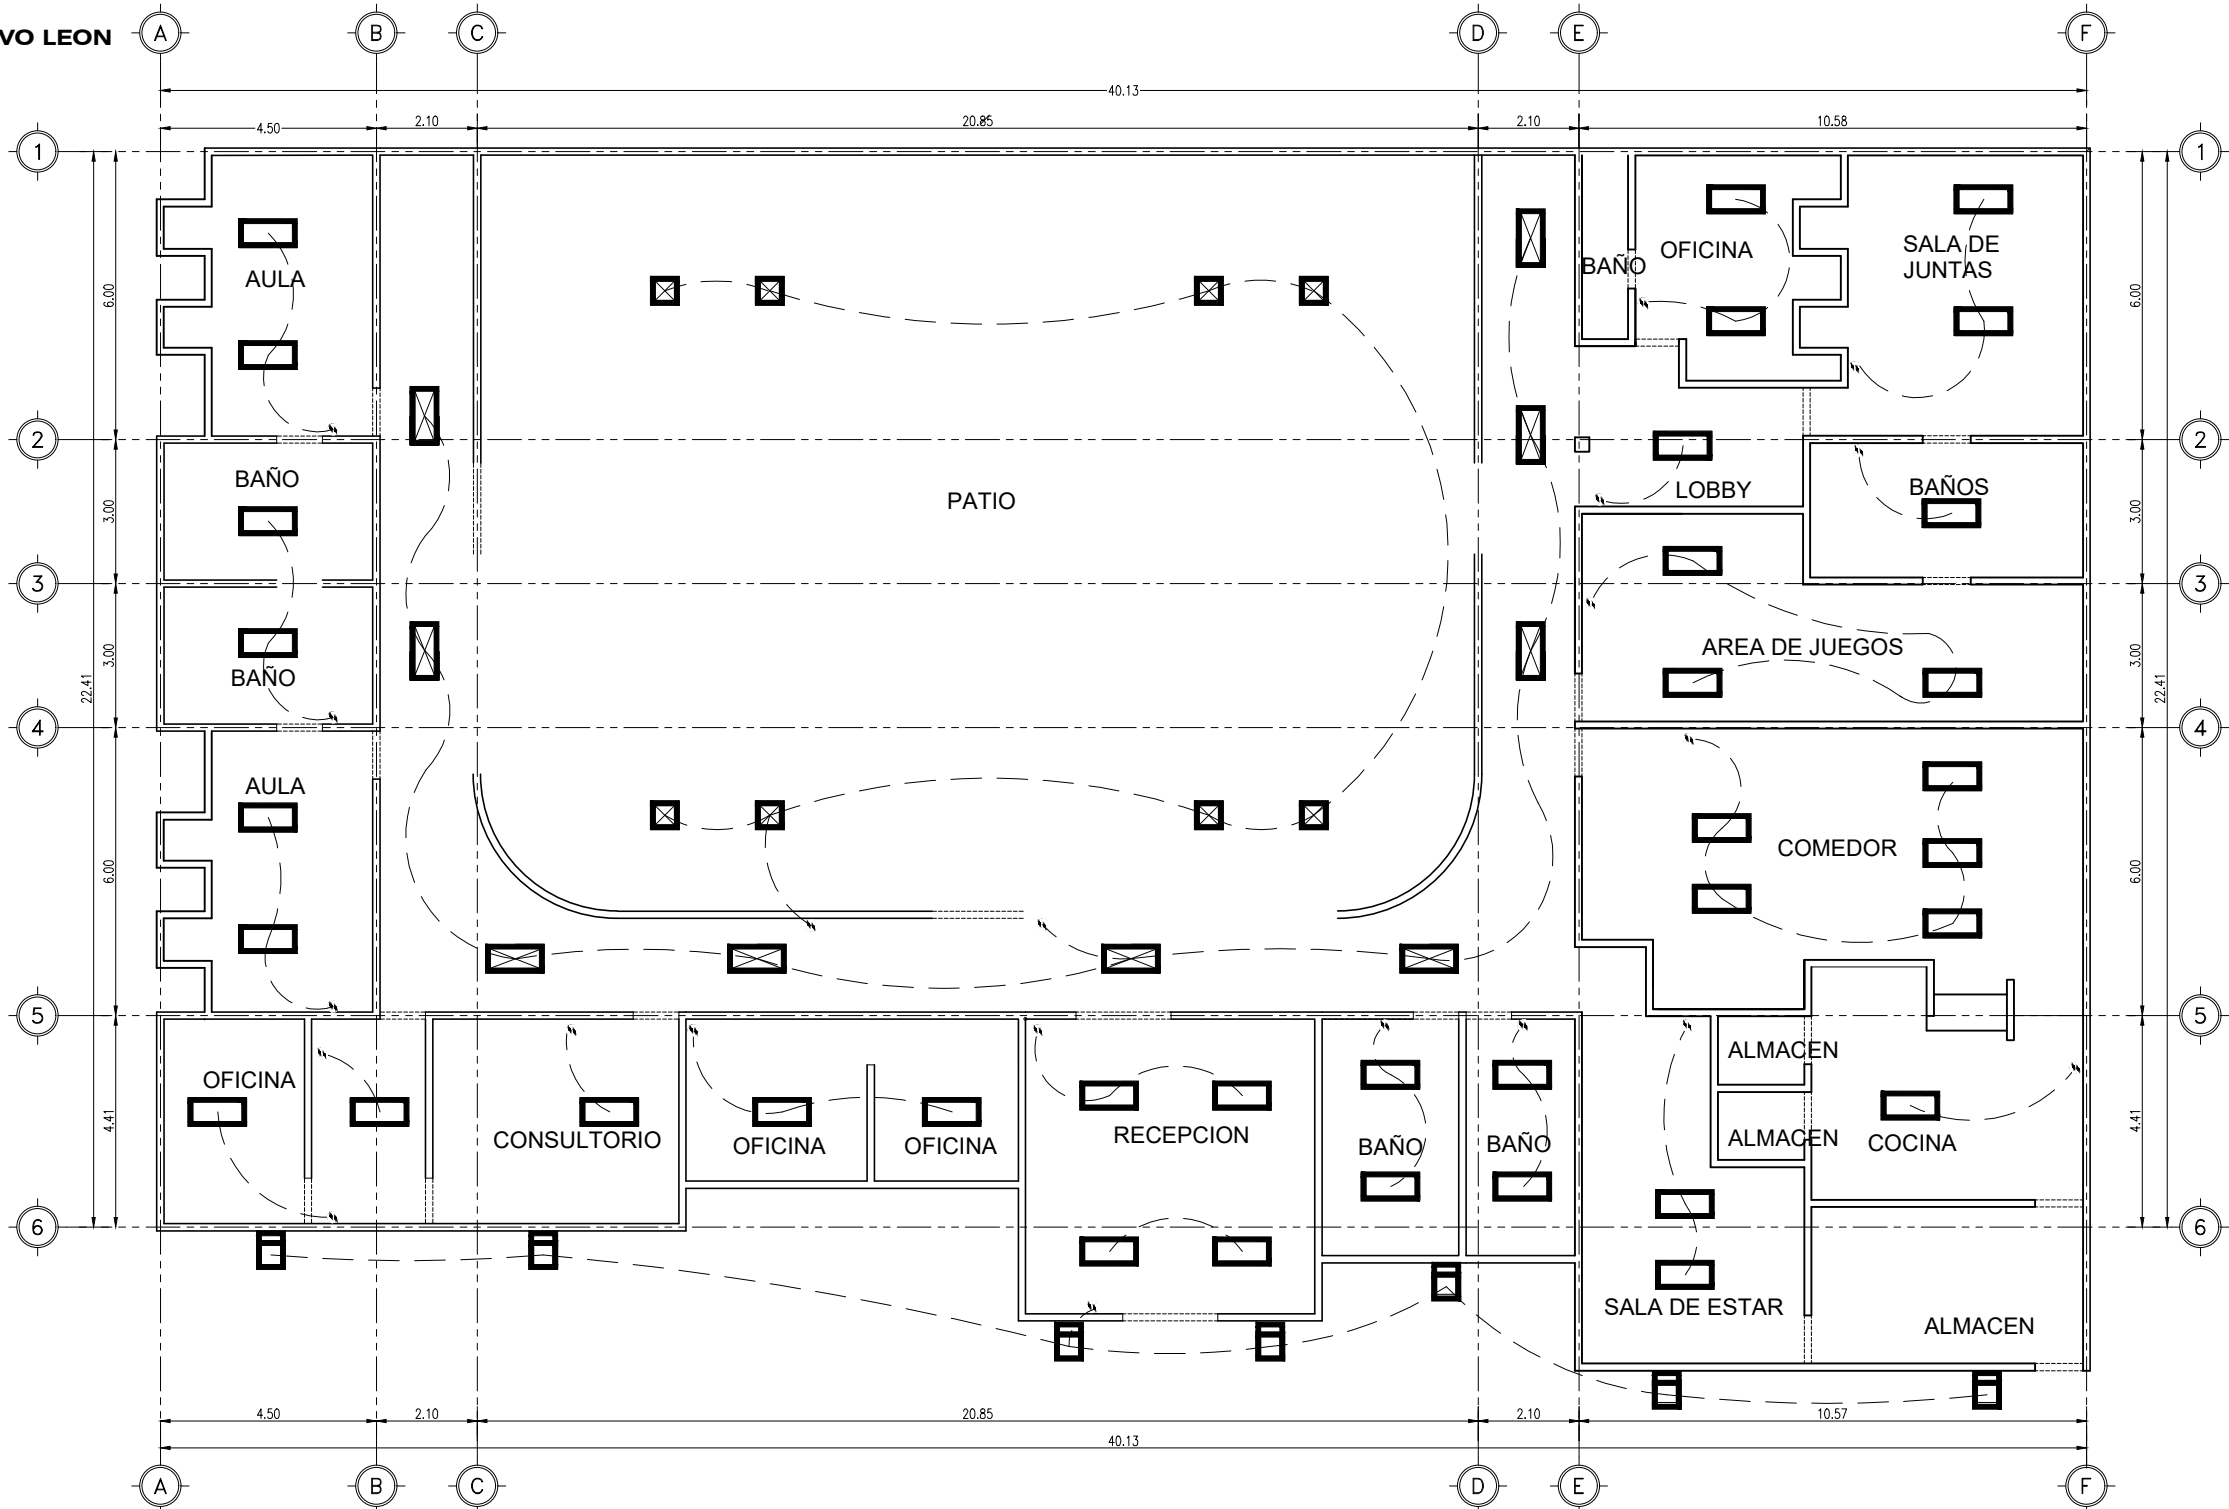

PLANO ILUMINACION
ESCALA: 1:150

ILUMINACION															
CLAVE	SÍMBOLO	CANTIDAD	DESCRIPCIÓN	CARGA	EFEECTO										
L1		15	Reflector Delgado LED de corriente alterna con frecuencia de 60 hz con tecnología LED Marca: VOLTECK Catálogo: 000-00 Cod. de la lámpara: SKU: 49895 (Incluido de fábrica)	100 W											
L2		36	Luminaria fluorescente tipo panel para empotrar en plafón de 2' x 4' cuerpo en aluminio extruido, acabado con pintura homeada micropulverizada color blanco, difusor de acrílico, con tecnología LED. Marca: METALUX Catálogo: MEX-2EP3GX-2U6T8S33I-UNV-EB81-U Cod. de la lámpara: N/A (Incluido de fábrica)	32 w											
<table><tr><th>%</th><th>FLUJO LUMINOSO</th><th>VOLTAJE</th><th>MONTAJE</th><th>ACABADO</th></tr><tr><td>6000 K</td><td>3000 K</td><td>120-240</td><td>Empotrado</td><td>Blanco</td></tr></table>						%	FLUJO LUMINOSO	VOLTAJE	MONTAJE	ACABADO	6000 K	3000 K	120-240	Empotrado	Blanco
%	FLUJO LUMINOSO	VOLTAJE	MONTAJE	ACABADO											
6000 K	3000 K	120-240	Empotrado	Blanco											

ILUMINACION					
CLAVE	SÍMBOLO	CANTIDAD	DESCRIPCIÓN	CARGA	EFEECTO
L3		9	LUMINARIAS INOPERATIVA REQUIEREN CAMBIO A : Luminaria fluorescente tipo panel para empotrar en plafón de 2' x 4' cuerpo en aluminio extruido, acabado con pintura homeada micropulverizada color blanco, difusor de acrílico, con tecnología LED. Marca: VOLTECK Catálogo: MEX-2EP3GX-2U6T8S33I-UNV-EB81-U Cod. de la lámpara: N/A (Incluido de fábrica)	100 W	
L4		8	LUMINARIAS INOPERATIVA REQUIEREN CAMBIO A : Reflector Delgado LED de corriente alterna con frecuencia de 60 hz con tecnología LED Marca: VOLTECK Catálogo: 000-00	32 w	
CONTROL DE ILUMINACION					
CLAVE	SÍMBOLO	CANTIDAD	DESCRIPCIÓN		
L5		18	SALIDA APAGADOR EXISTENTE , REQUIEREN TAPAS		

ILUMINACION					
CLAVE	SÍMBOLO	CANTIDAD	DESCRIPCIÓN	CARGA	EFEECTO
L4		7	Reflector Delgado LED de corriente alterna con frecuencia de 60 hz con tecnología LED Marca: VOLTECK Catálogo: 000-00 Cod. de la lámpara: SKU: 49895 (Incluido de fábrica)	60 W	



EL GOBIERNO DEL
NUEVO LEÓN

DEPENDENCIA NORMATIVA



DEPENDENCIA NORMATIVA

PROYECTO

**CASA DE DIA
ADULTO MAYOR**
MUNICIPIO DE CHINA, N.L.

NOMENCLATURA

NPT	NIVEL DE PISO TERMINADO
NB	NIVEL DE BAQUETA
NSLE	NIVEL SUPERIOR DE LOSA DE ENTREPISO
NILE	NIVEL INFERIOR DE LOSA DE ENTREPISO
NSLA	NIVEL SUPERIOR DE LOSA DE AZOTEA
NILA	NIVEL INFERIOR DE LOSA DE AZOTEA
NJ	NIVEL DE JARDIN
NC	NIVEL DE CALLE
NP	NIVEL DE PRETIL

SIMBOLOGÍA GENERAL



CAMBIO DE NIVEL



EJE



NIVEL DE PISO
TERMINADO (PLANTA)



NIVEL DE PISO TERMINADO
(ELEVACIÓN)



ETIQUETA DE ELEVACION
EXTERIOR



SECCIÓN GENERAL

NOTAS GENERALES

- TODAS LAS ACOTACIONES EN METROS.
- LA PLANTA ARQUITECTÓNICA DEBE SOBRE PASAR TODAS LAS PLANTAS.
- ESTE PLANO DEBE VERIFICARSE CON LOS CORRESPONDIENTES DE INSTALACIONES Y ESTRUCTURALES, CUALQUIER DISCREPANCIA DEBE CONSULTARSE CON LA DIRECCIÓN DE OBRA.
- EL CONTRATISTA DEBE REVISAR EN EL LUGAR DE LA OBRA, ANTES DE EMPEZAR LAS OBRAS, LAS DIMENSIONES Y NIVELES INDICADOS EN ESTE PLANO, DEBENDO SOMETER A LA DIRECCIÓN DE OBRA CUALQUIER DIFERENCIA QUE HUBIERE.
- EL CONSTRUCTOR DE OBRA DEBE VERIFICAR CONTINUAMENTE QUE LOS PLANOS ESTÉN ACTUALIZADOS Y ASEGURAR LA CORRECTA COORDINACIÓN CON LAS OTRAS ACTIVIDADES DE LA OBRA.

REV FECHA COMENTARIOS

1	25-ABR-23	PROYECTO
---	-----------	----------

RESPONSABLE DE PROYECTO

DEPENDENCIA NORMATIVA

CLAVE

**CCH_01
ILUM02**

NORTE

NOMBRE DE PLANO

**PLANTA BAJA
PLANO ILUMINACION**

NOTA:

ESTE PROGRAMA ES DE CARÁCTER PÚBLICO, NO ES PATROCINADO, NI PROMOVIDO POR PARTIDO POLÍTICO ALGUNO Y SUS RECURSOS PROVIENEN DE LOS IMPUESTOS QUE PAGAN TODOS LOS CONTRIBUYENTES, ESTÁ PROHIBIDO EL USO DE ESTE PROGRAMA CON FINES POLÍTICOS, ELECTORALES, DE LUCRO Y OTROS DISTINTOS A LOS ESTABLECIDOS.

EL ÁREA DE PROYECTOS DE LA DIRECCIÓN DE INFRAESTRUCTURA SOCIAL, HACE ENTREGA DEL SIGUIENTE PROYECTO: CASA DE DIA ADULTO MAYOR. PLANO DE ILUMINACION. PLANO DE ACABADOS. PLANO DE PLAFONERIA Y PLANO DE DETALLES. LOS CUALES ESTÁN SUJETOS A REVISIONES EN CAMPO POR LA DEPENDENCIA A LA QUE SE ENTREGUE.