


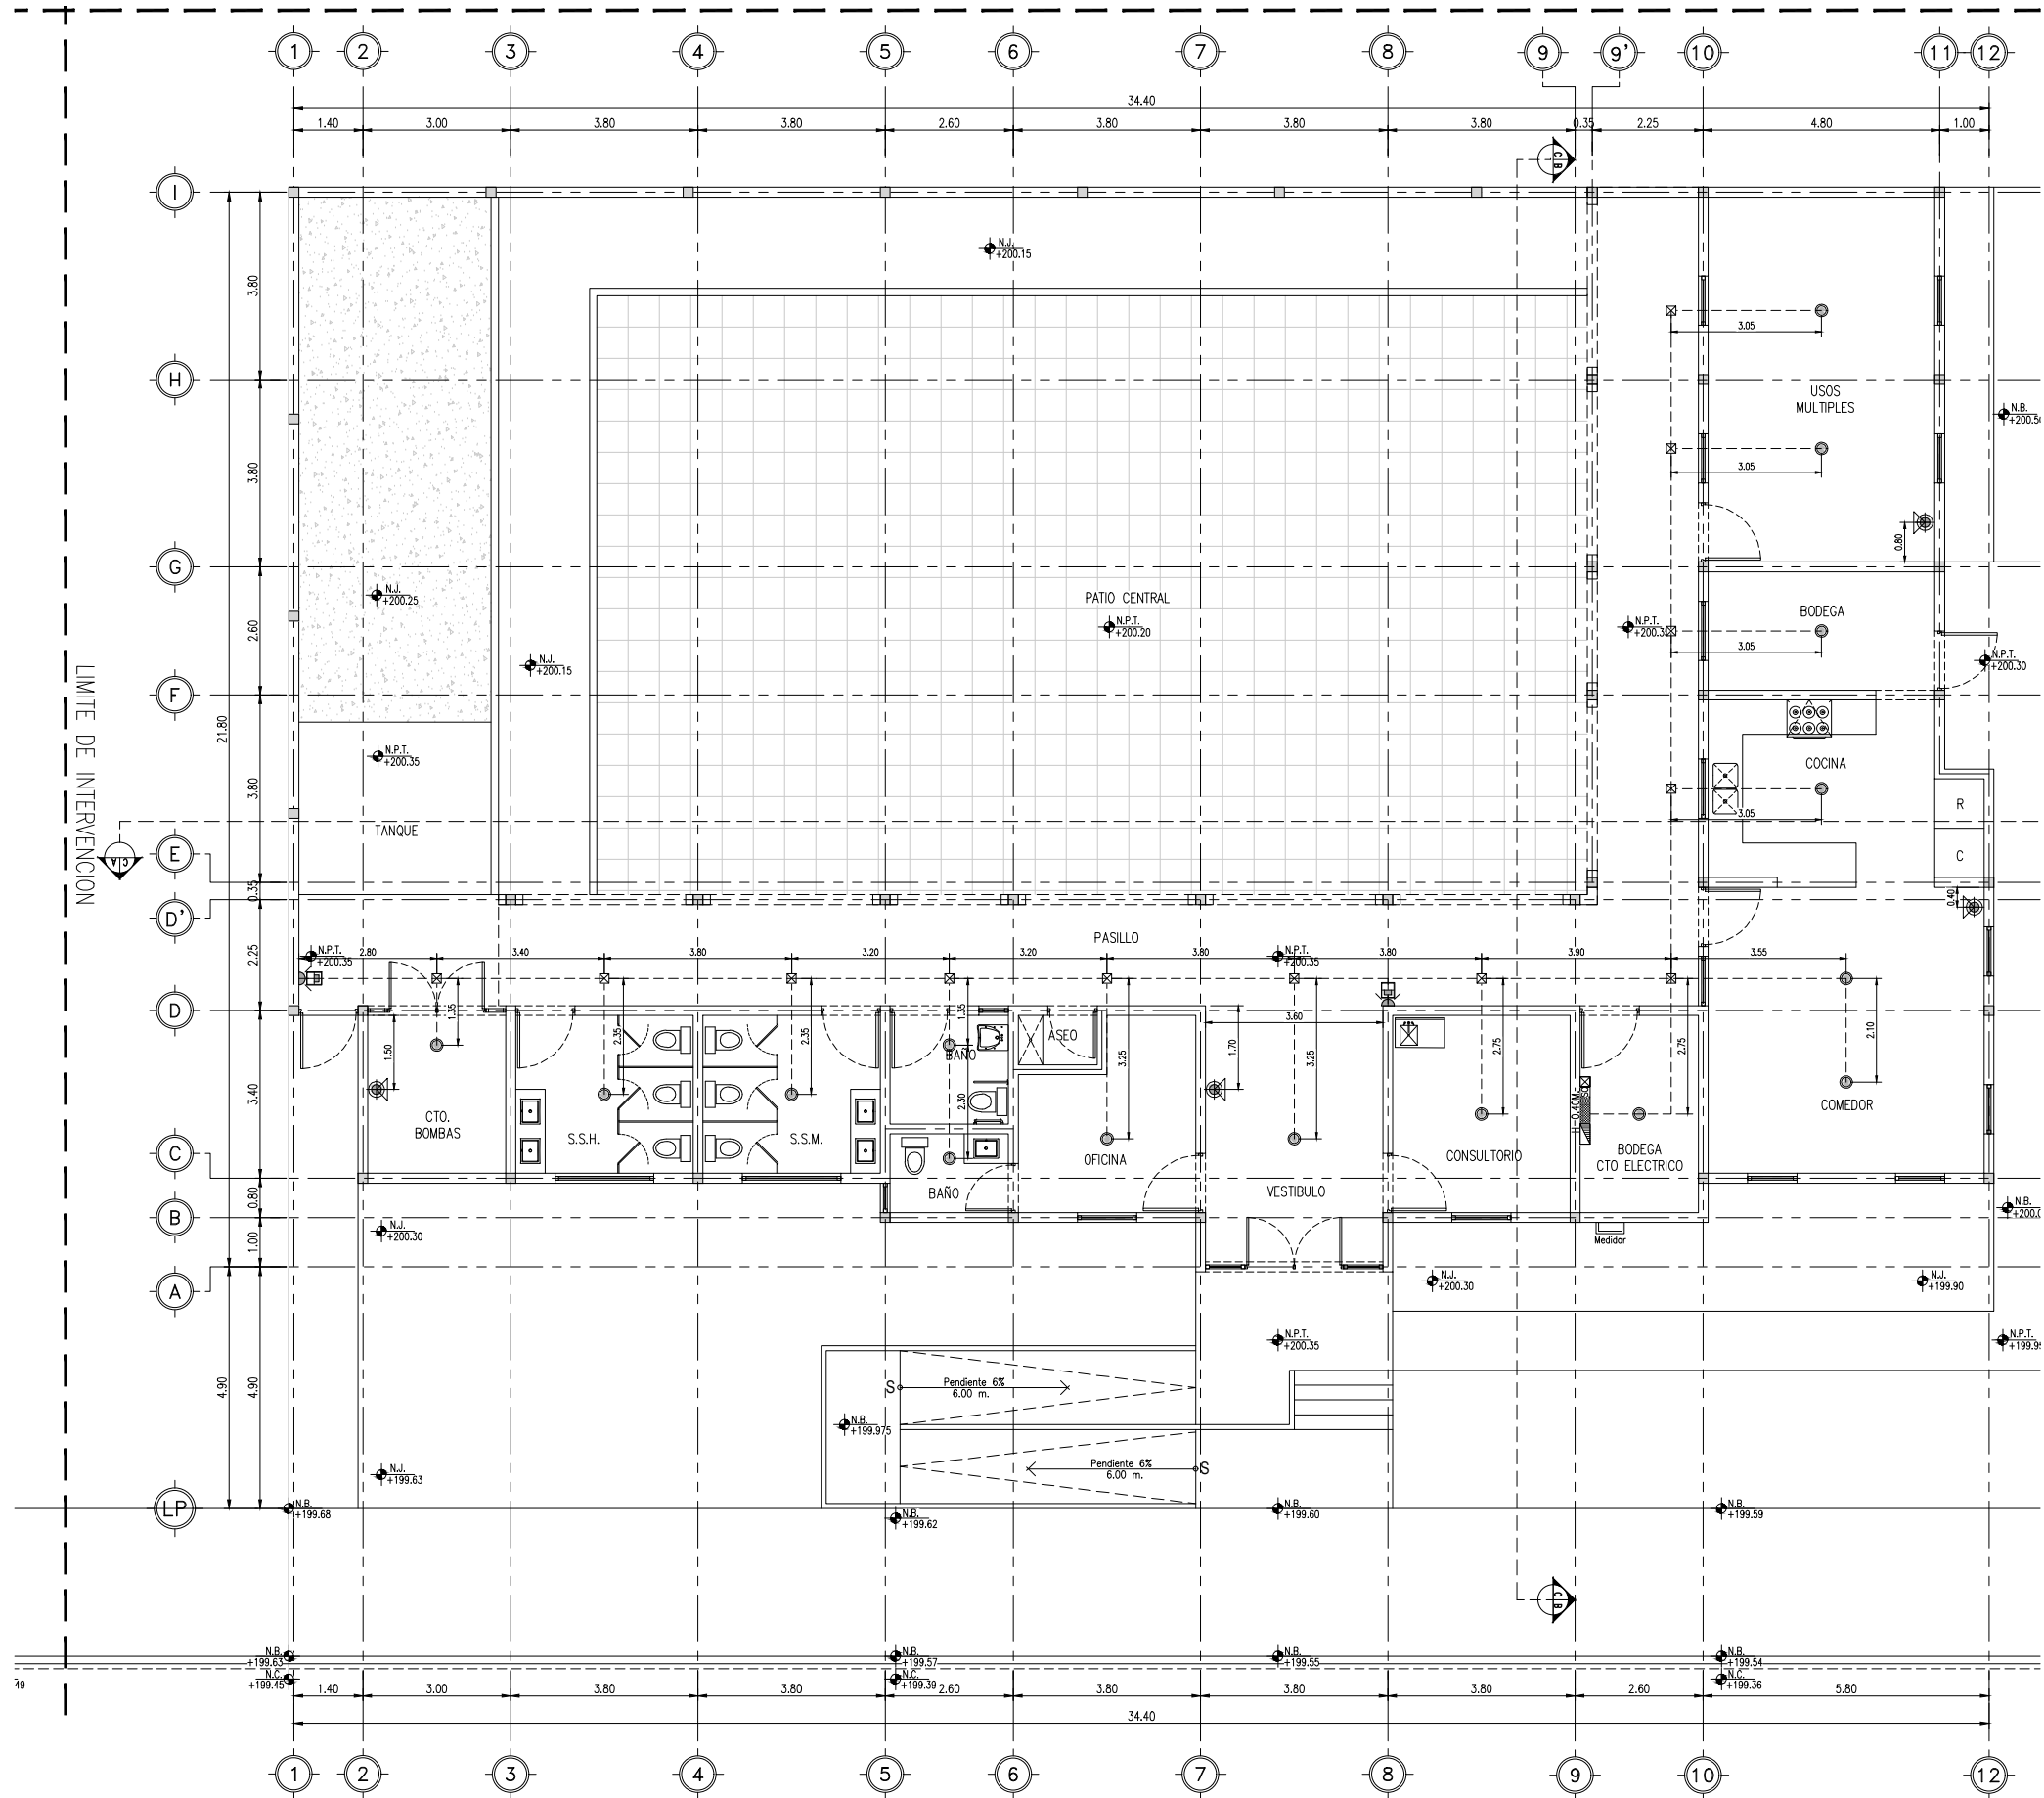

SISTEMA DE DETECCION DE INCENDIO			
SIMBOLOGÍA	DESCRIPCIÓN	UNIDAD	CANTIDAD
	DETECTOR DE HUMO DIRECCIONABLE, TECNOLOGIA SK, CON BASE, COLOR BLANCO, MODELO SKPHOTOW, MARCA HONEYWELL. UBICADO EN LOSA.	PZA	15.00
	EXTINTOR MANUAL PORTÁTIL DE ESPUMA Y AGUA CON CAPACIDAD DE 6 LITROS DE AGUA A PRESION.EQUIPO MARCA RECCSA, EN ACABADO DE PINTURA ELECTROSTÁTICA COLOR BLANCO BRILLANTE. SOBREPUESTO A UNA ALTURA DE FIRME A 1.50M.	PZA	4.00
	PANEL DE CONTROL DIRECCIONABLE MARCA SEGMAN, MODELO ED-50X. ADMITE HASTA 50 DISPOSITIVOS DIRECCIONABLES, COMPATIBLE CON DISPOSITIVOS INALÁMBRICOS.	PZA	1.00
	SIRENA CON LÁMPARA ESTROBOSCOPICA, MONTAJE DE TECHO, NIVEL DE CANDELAS SELECCIONABLES, COLOR ROJO, MODELO PC2-RL, MARCA HONEYWELL. UBICADA A UNA ALTURA DE FIRME A 2.20M	PZA	3.00
	ESTACIÓN MANUAL DE EMERGENCIA DIRRECCIONABLE, CON TECNOLOGÍA SK, DOBLE ACCIÓN. UBICADO A UNA ALTURA DE FIRME A 1.10M	PZA	2.00
	BATERIA DE RESPALDO UL DE 12V 18AH/ IDEAL PARA SISTEMAS DE DETECCIÓN DE INCENDIOS/ TERMINALES TIPO NB MODELO PS-12180-F2 MARCA POWER SONIC O EQUIVALENTE EN CALIDAD. COLOCADO EN PISO, DEBAJO DE PANEL DE DETECCIÓN DE INCENDIOS.	PZA	1.00
	DISPOSITIVO DE PROTECCIÓN CONTRA SOBRETENSIONES DE 120VCA, PARA PANELES DE ALARMA DE INCENDIO, MODELO DTK-120HW MARCA DITEK O EQUIVALENTE EN CALIDAD. COLOCADO SOBREPUESTO EN MURO A UN LADO DEL PANEL DE DETECCIÓN CONTRA INCENDIOS A UNA ALTURA DE 1.80M.	PZA	1.00
	REGISTRO DE CAJA METÁLICA CUADRADE DE 4X4" MATERIAL DE ACERO GALVANIZADO. EN LOSA. EXCEPTO REGISTRO EN SITE COLOCADO EN MURO A UNA ALTURA DE 0.40 M.	PZA	1.00
	TUBERÍA DE 3/4" VERDE DE SERVICIO PESADO. CANALIZACIÓN EN SERIE POR LOSA.	ML	90.00
	ALAMBRE 2 X 16 AWG, COLOR ROJO, TIPO FPLR, CL2R, C (UL) FT4 PARA APLICACIONES EN SISTEMAS DE DETECCIÓN DE INCENDIO.	ML	210.00

COMEDOR CASA DE DÍA PARA EL ADULTO MAYOR ABASOLO
SISTEMA CONTRA INCENDIO
ESCALA: 1:150

C. LUIS DONALDO COLOSIO



DEPENDENCIA PROMOVENTE



PROYECTO

CONSTRUCCIÓN
DE COMEDOR
CASA DE DIA DEL
ADULTO MAYOR
COL. ALBERTO
VILLARREAL

C. LUIS DONALDO COLOSIO Y C. WILFRIDO CANTÚ, COL.
ALBERTO VILLARREAL MUNICIPIO DE ABASOLO, N.L.

NOMENCLATURA

NPT NIVEL DE PISO TERMINADO
NB NIVEL DE BANQUETA
NC NIVEL DE CALLE
NJ NIVEL DE JARDÍN

SIMBOLOGÍA GENERAL



EJE



NIVEL DE PISO TERMINADO
(PLANTA)

NOTAS:

- LA PLANTA ARQUITECTÓNICA RIGE SOBRE TODAS LAS PLANTAS.
- TODAS LAS ACOTACIONES Y NIVELES EN METROS.
- ESTE PLANO DEBERÁ VERIFICARSE CON LOS CORRESPONDIENTES DE INSTALACIONES Y ESTRUCTURALES. CUALQUIER DISCREPANCIA DEBERÁ CONSULTARSE CON LA DIRECCIÓN DE OBRA.
- EL CONTRATISTA RECTIFICARÁ EN LUGAR DE LA OBRA, ANTES DE EJECUTAR, LAS DIMENSIONES Y NIVELES INDICADOS EN ESTE PLANO, DEBIENDO SOMETER A LA DIRECCIÓN DE OBRA CUALQUIER DIFERENCIA QUE HUBIERE.
- EL CONSTRUCTOR DE OBRA DEBERÁ VERIFICAR CONTINUAMENTE QUE LOS PLANOS ESTEN ACTUALIZADOS Y ASEGURAR LA CORRECTA COORDINACIÓN CON LAS OTRAS ACTIVIDADES DE LA OBRA.
- VERIFICAR EN CAMPO NIVELES Y PENDIENTES DE PROYECTO. EN CASO DE NO CUMPLIR CON LO MARCADO EN EL PROYECTO POR CONDICIONES PROPIAS DE LA ZONA, SE DEBERÁ AJUSTAR LOS NIVELES EN CAMPO. AJUSTANDO LAS PENDIENTES MÁXIMAS AL 6.0 % (0.06) Y ALTURA MÁXIMA DE CORDONES DE BANQUETA A 15 CM. EN SU DEFECTO, VERIFICAR CON DEPENDENCIA SUPERVISORA EL AJUSTE DE NIVELES.

REV FECHA COMENTARIOS

1 SEP-23 PROYECTO EJECUTIVO

RESPONSABLE DE PROYECTO

Vo. Bo. PROMOVENTE

CLAVE

CAA
SCI-01

NORTE



NOMBRE DE PLANO

PLANO
SISTEMA CONTRA
INCENDIO

NOTA:

ESTE PROGRAMA ES DE CARÁCTER PÚBLICO, NO ES PATROCINADO, NI PROMOVIDO POR PARTIDO POLÍTICO ALGUNO Y SUS RECURSOS PROVIENEN DE LOS IMPUESTOS QUE PAGAN TODOS LOS CONTRIBUYENTES. ESTÁ PROHIBIDO EL USO DE ESTE PROGRAMA CON FINES POLÍTICOS, ELECTORALES, DE LUCRO Y OTROS DISTINTOS A LOS ESTABLECIDOS.

