


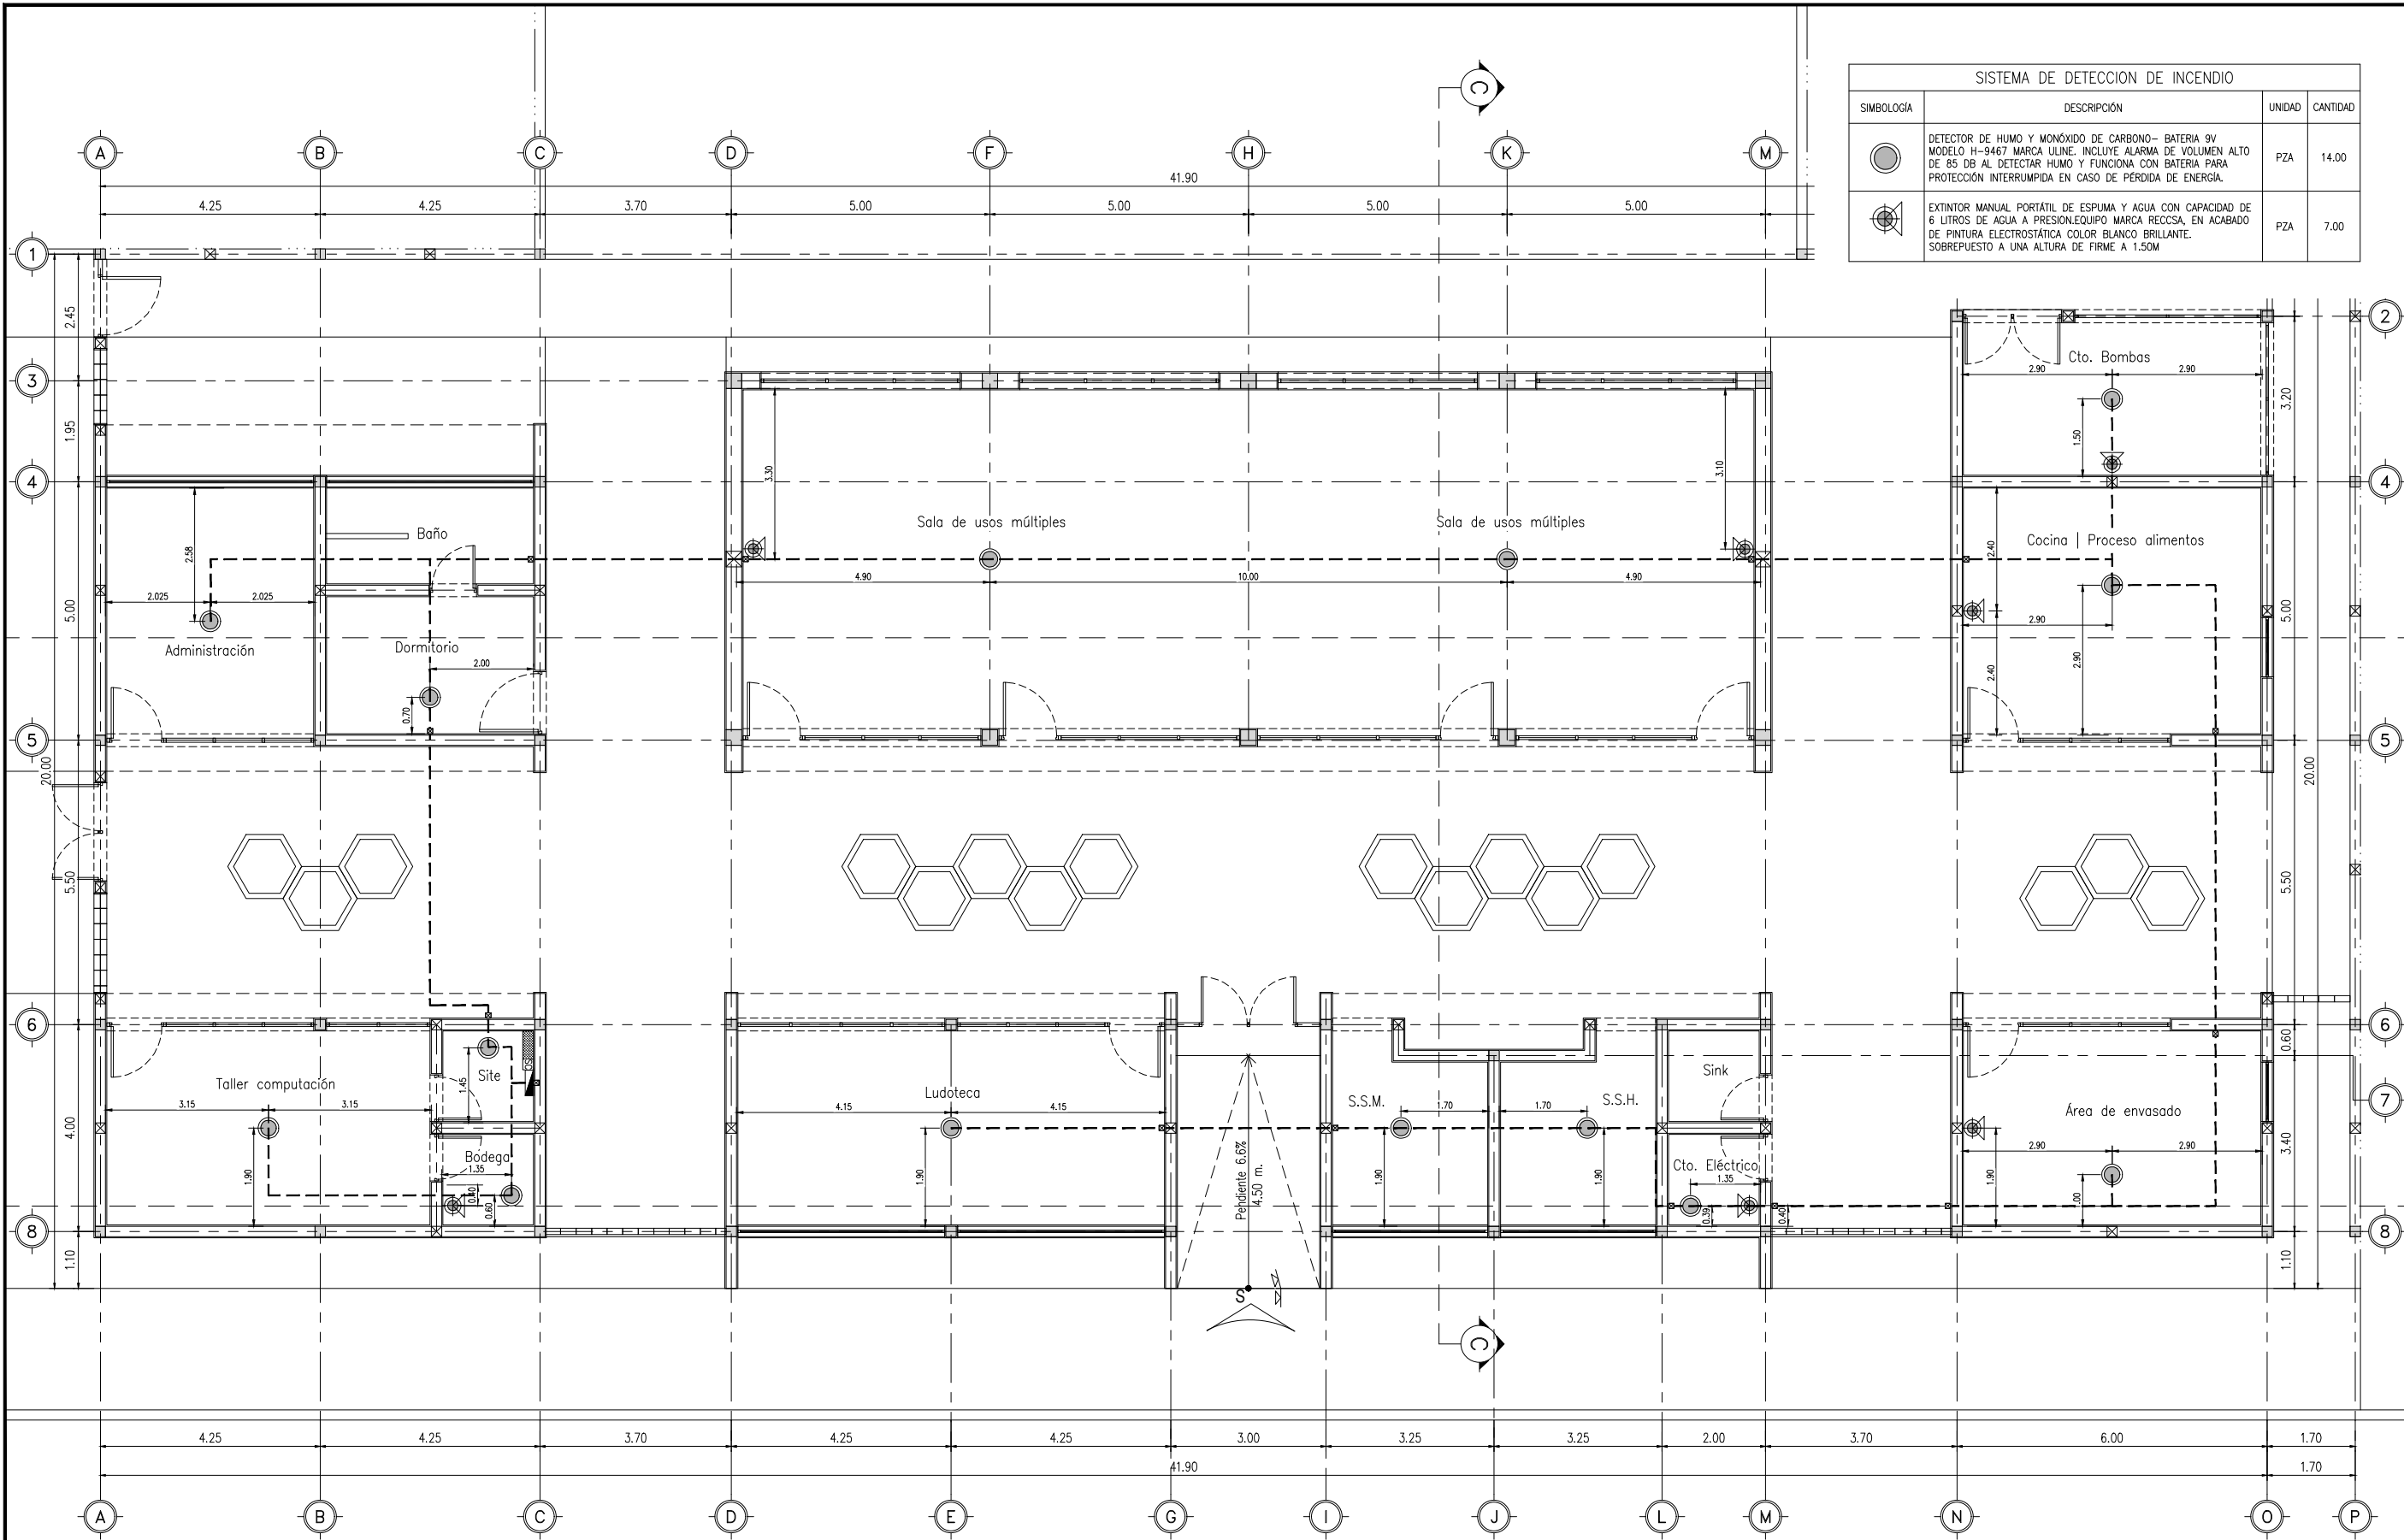

SISTEMA DE DETECCION DE INCENDIO			
SIMBOLOGÍA	DESCRIPCIÓN	UNIDAD	CANTIDAD
	DETECTOR DE HUMO Y MONÓXIDO DE CARBONO- BATERIA 9V MODELO H-9467 MARCA ULINE. INCLUDE ALARMA DE VOLUMEN ALTO DE 85 DB AL DETECTAR HUMO Y FUNCIONA CON BATERIA PARA PROTECCIÓN INTERRUPTIDA EN CASO DE PÉRDIDA DE ENERGÍA.	PZA	14.00
	EXTINTOR MANUAL PORTÁTIL DE ESPUMA Y AGUA CON CAPACIDAD DE 6 LITROS DE AGUA A PRESION.EQUIPO MARCA RECCSA, EN ACABADO DE PINTURA ELECTROSTÁTICA COLOR BLANCO BRILLANTE. SOBREPUESTO A UNA ALTURA DE FIRME A 1.50M	PZA	7.00



EL GOBIERNO DEL
NUEVO LEÓN

DEPENDENCIA PROMOVENTE



PROYECTO

CONSTRUCCIÓN DE "CENTRO DE DESARROLLO HOLÍSTICO LA NUEVA RUTA"

C. ÁLVARO OBREGÓN Y C. ZARAGOZA, MUNICIPIO DE MIER Y NORIEGA, N.L.

NOMENCLATURA

NPT NIVEL DE PISO TERMINADO
NB NIVEL DE BANQUETA
NC NIVEL DE CALLE
NJ NIVEL DE JARDÍN

SIMBOLOGÍA GENERAL



EJE



NIVEL DE PISO TERMINADO (PLANTA)

NOTAS:

1. LA PLANTA ARQUITECTÓNICA SE DISEÑA SOBRE TODAS LAS PLANTAS.
2. TODAS LAS ACOTACIONES Y NIVELES EN METROS.
3. ESTE PLANO DEBERÁ VERIFICARSE CON LOS CORRESPONDIENTES DE INSTALACIONES Y ESTRUCTURALES. CUALQUIER DISCREPANCIA DEBERÁ CONSULTARSE CON LA DIRECCIÓN DE OBRA.
4. EL CONTRATISTA RECTIFICARÁ EN EL LUGAR DE LA OBRA, ANTES DE EJECUTAR, LAS DIMENSIONES Y NIVELES INDICADOS EN ESTE PLANO, DEBIENDO SOMETER A LA DIRECCIÓN DE OBRA CUALQUIER DIFERENCIA QUE HUBIERE.
5. EL CONSTRUCTOR DE OBRA DEBERÁ VERIFICAR CONTINUAMENTE QUE LOS PLANOS ESTÉN ACTUALIZADOS Y ASEGURAR LA CORRECTA COORDINACIÓN CON LAS OTRAS ACTIVIDADES DE LA OBRA.
6. VERIFICAR EN CAMPO NIVELES Y PENDIENTES DE PROYECTO. EN CASO DE NO CUMPLIR CON LO MARCADO EN EL PROYECTO POR CONDICIONES PROPIAS DE LA ZONA, SE DEBERÁ AJUSTAR LOS NIVELES EN CAMPO. AJUSTANDO LAS PENDIENTES MÁXIMAS AL 6.0 % (0.06) Y ALTURA MÁXIMA DE CORDONES DE BANQUETA A 15 CM. EN SU DEFECTO, VERIFICAR CON DEPENDENCIA SUPERVISORA EL AJUSTE DE NIVELES.

REV FECHA COMENTARIOS

1 21-JUL-23 PROYECTO EJECUTIVO

RESPONSABLE DE PROYECTO

Vo. Bo. PROMOVENTE

CLAVE

CMN
SCI-01

NORTE



NOMBRE DE PLANO

PLANO DE SISTEMA CONTRA INCENDIO

NOTA:

ESTE PROGRAMA ES DE CARÁCTER PÚBLICO, NO ES PATROCINADO, NI PROMOVIDO POR PARTIDO POLÍTICO ALGUNO Y SUS RECURSOS PROVIENEN DE LOS IMPUESTOS QUE PAGAN TODOS LOS CONTRIBUYENTES, ESTÁ PROHIBIDO EL USO DE ESTE PROGRAMA CON FINES POLÍTICOS, ELECTORALES, DE LUCRO Y OTROS DISTINTOS A LOS ESTABLECIDOS.



MOVILIDAD Y PLANEACIÓN URBANA
GABINETE DE GOBERNACIÓN DE NUEVA SOSTENIBLE

CENTRO HOLISTICO NUEVA RUTA MIER Y NORIEGA
PLANTA DE SISTEMA CONTRA INCENDIOS
ESCALA: 1:125

C. ÁLVARO OBREGÓN