


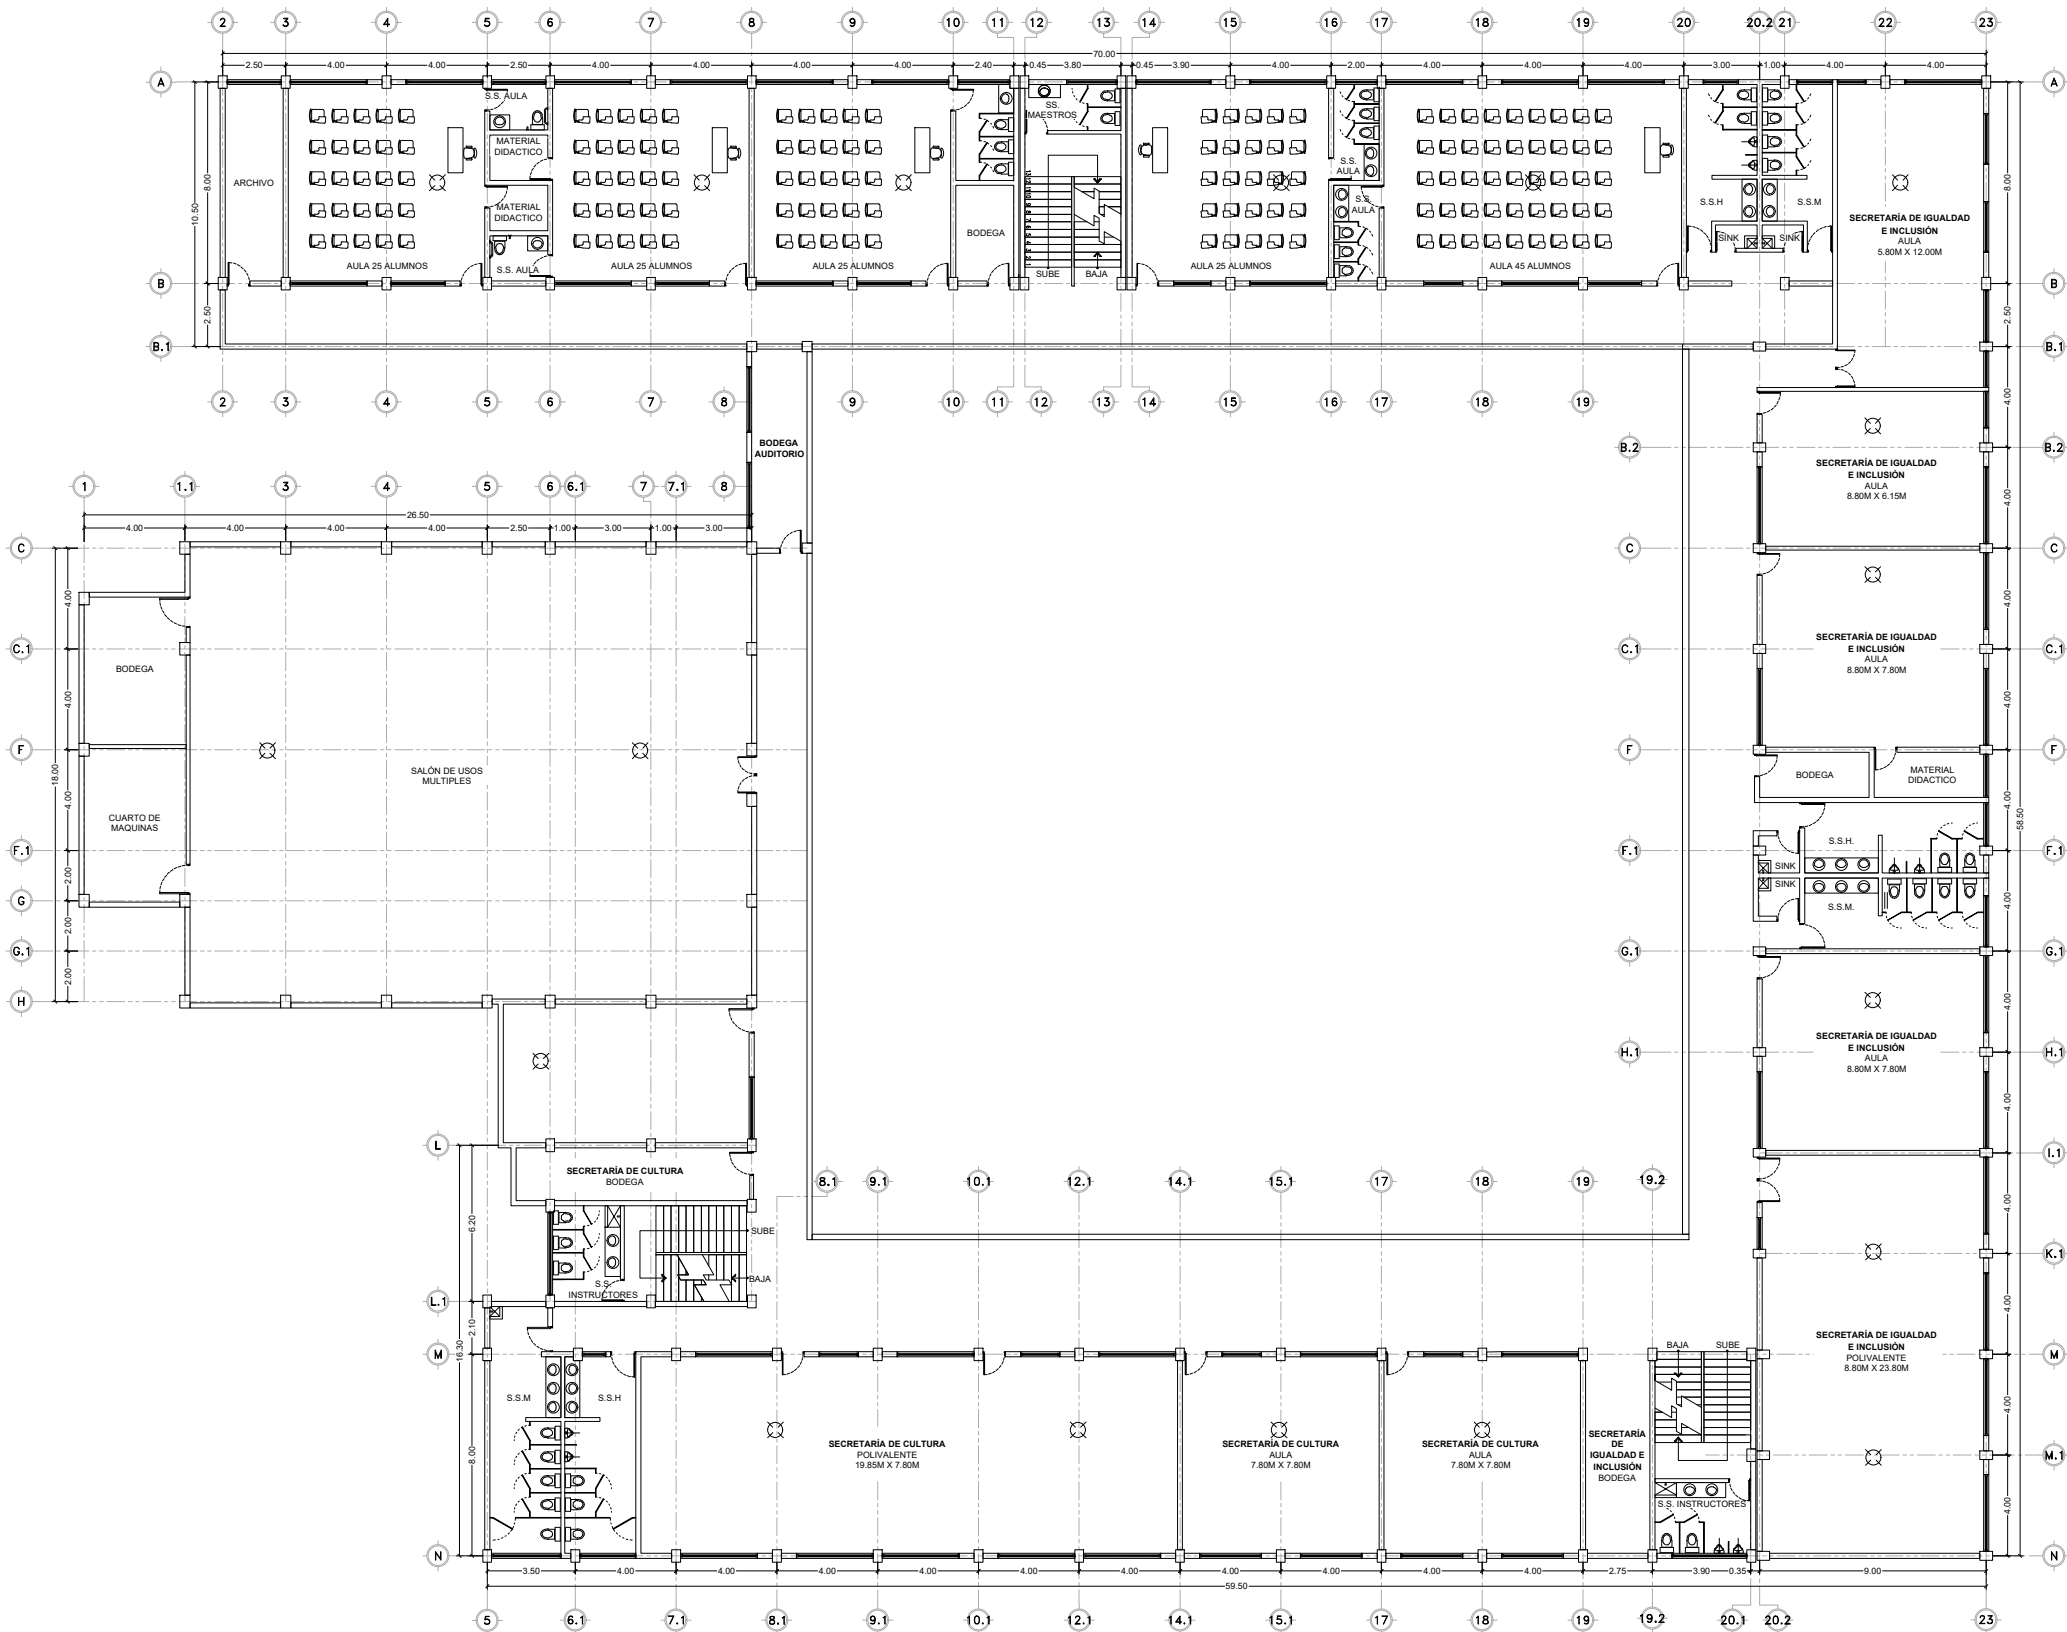

PLANTA DE SISTEMA ANTI-INCENDIOS
ESCALA: 1:300

SIMBOLOGIA DE VOZ Y DATOS		
SIM.	DESCRIPCION	CANT.
	DETECTOR DE HUMO PILAS CART KIDDE	18 PZAS



PROYECTO
REHABILITACIÓN DE CENTRO DE ATENCIÓN INFANTIL (CAI)
MUNICIPIO DE ALLENDE, N.L.

NOMENCLATURA	
NPT	NIVEL DE PISO TERMINADO
NB	NIVEL DE BAQUETA
NSLE	NIVEL SUPERIOR DE LOSA DE ENTREPISO
NLE	NIVEL INFERIOR DE LOSA DE ENTREPISO
NSLA	NIVEL SUPERIOR DE LOSA DE AZOTEA
NILA	NIVEL INFERIOR DE LOSA DE AZOTEA
NJ	NIVEL DE JARDÍN
NC	NIVEL DE CALLE
NP	NIVEL DE PRETIL

SIMBOLOGÍA GENERAL	
	CAMBIO DE NIVEL
	EJE
	NIVEL DE PISO TERMINADO (PLANTA)
	NIVEL DE PISO TERMINADO (ELEVACIÓN)
	ETIQUETA DE ELEVACION EXTERIOR
	SECCIÓN GENERAL

- NOTAS GENERALES
- TODAS LAS ACOTACIONES Y NIVELES EN METROS.
 - LA PLANTA PROYECTADA DEBE SER SOBRE TODAS LAS PLANTAS.
 - ESTE PLANO DEBE VERIFICARSE CON LOS CORRESPONDIENTES DE INSTALACIONES Y ESTRUCTURALES. CUALQUIER DISCREPANCIA DEBE CONSULTARSE CON LA DIRECCIÓN DE OBRA.
 - EL CONTRATISTA RECTIFICARÁ EN EL LUGAR DE LA OBRA, ANTES DE EJECUTAR LAS DIMENSIONES Y NIVELES INDICADOS EN ESTE PLANO, DEBENDO SOMETERSE A LA DIRECCIÓN DE OBRA CUALQUIER DIFERENCIA QUE HUBIERE.
 - EL CONSTRUCTOR DE OBRA DEBERÁ VERIFICAR CONTINUAMENTE QUE LOS PLANOS ESTÉN ACTUALIZADOS Y ASEGURAR LA CORRECTA COORDINACIÓN CON LAS OTRAS ACTIVIDADES DE LA OBRA.

CLAVE	NORTE
CAI-SCI-PA-01	

NOMBRE DE PLANO
PLANTA ALTA SISTEMA CONTRA INCENDIOS

NOTA:
ESTE PROGRAMA ES DE CARÁCTER PÚBLICO, NO ES PATROCINADO, NI PROMOVIDO POR PARTIDO POLÍTICO ALGUNO Y SUS RECURSOS PROVIENEN DE LOS IMPUESTOS QUE PAGAN TODOS LOS CONTRIBUYENTES, ESTÁ PROHIBIDO EL USO DE ESTE PROGRAMA CON FINES POLÍTICOS, ELECTORALES, DE LUCRO Y OTROS DISTINTOS A LOS ESTABLECIDOS.

