


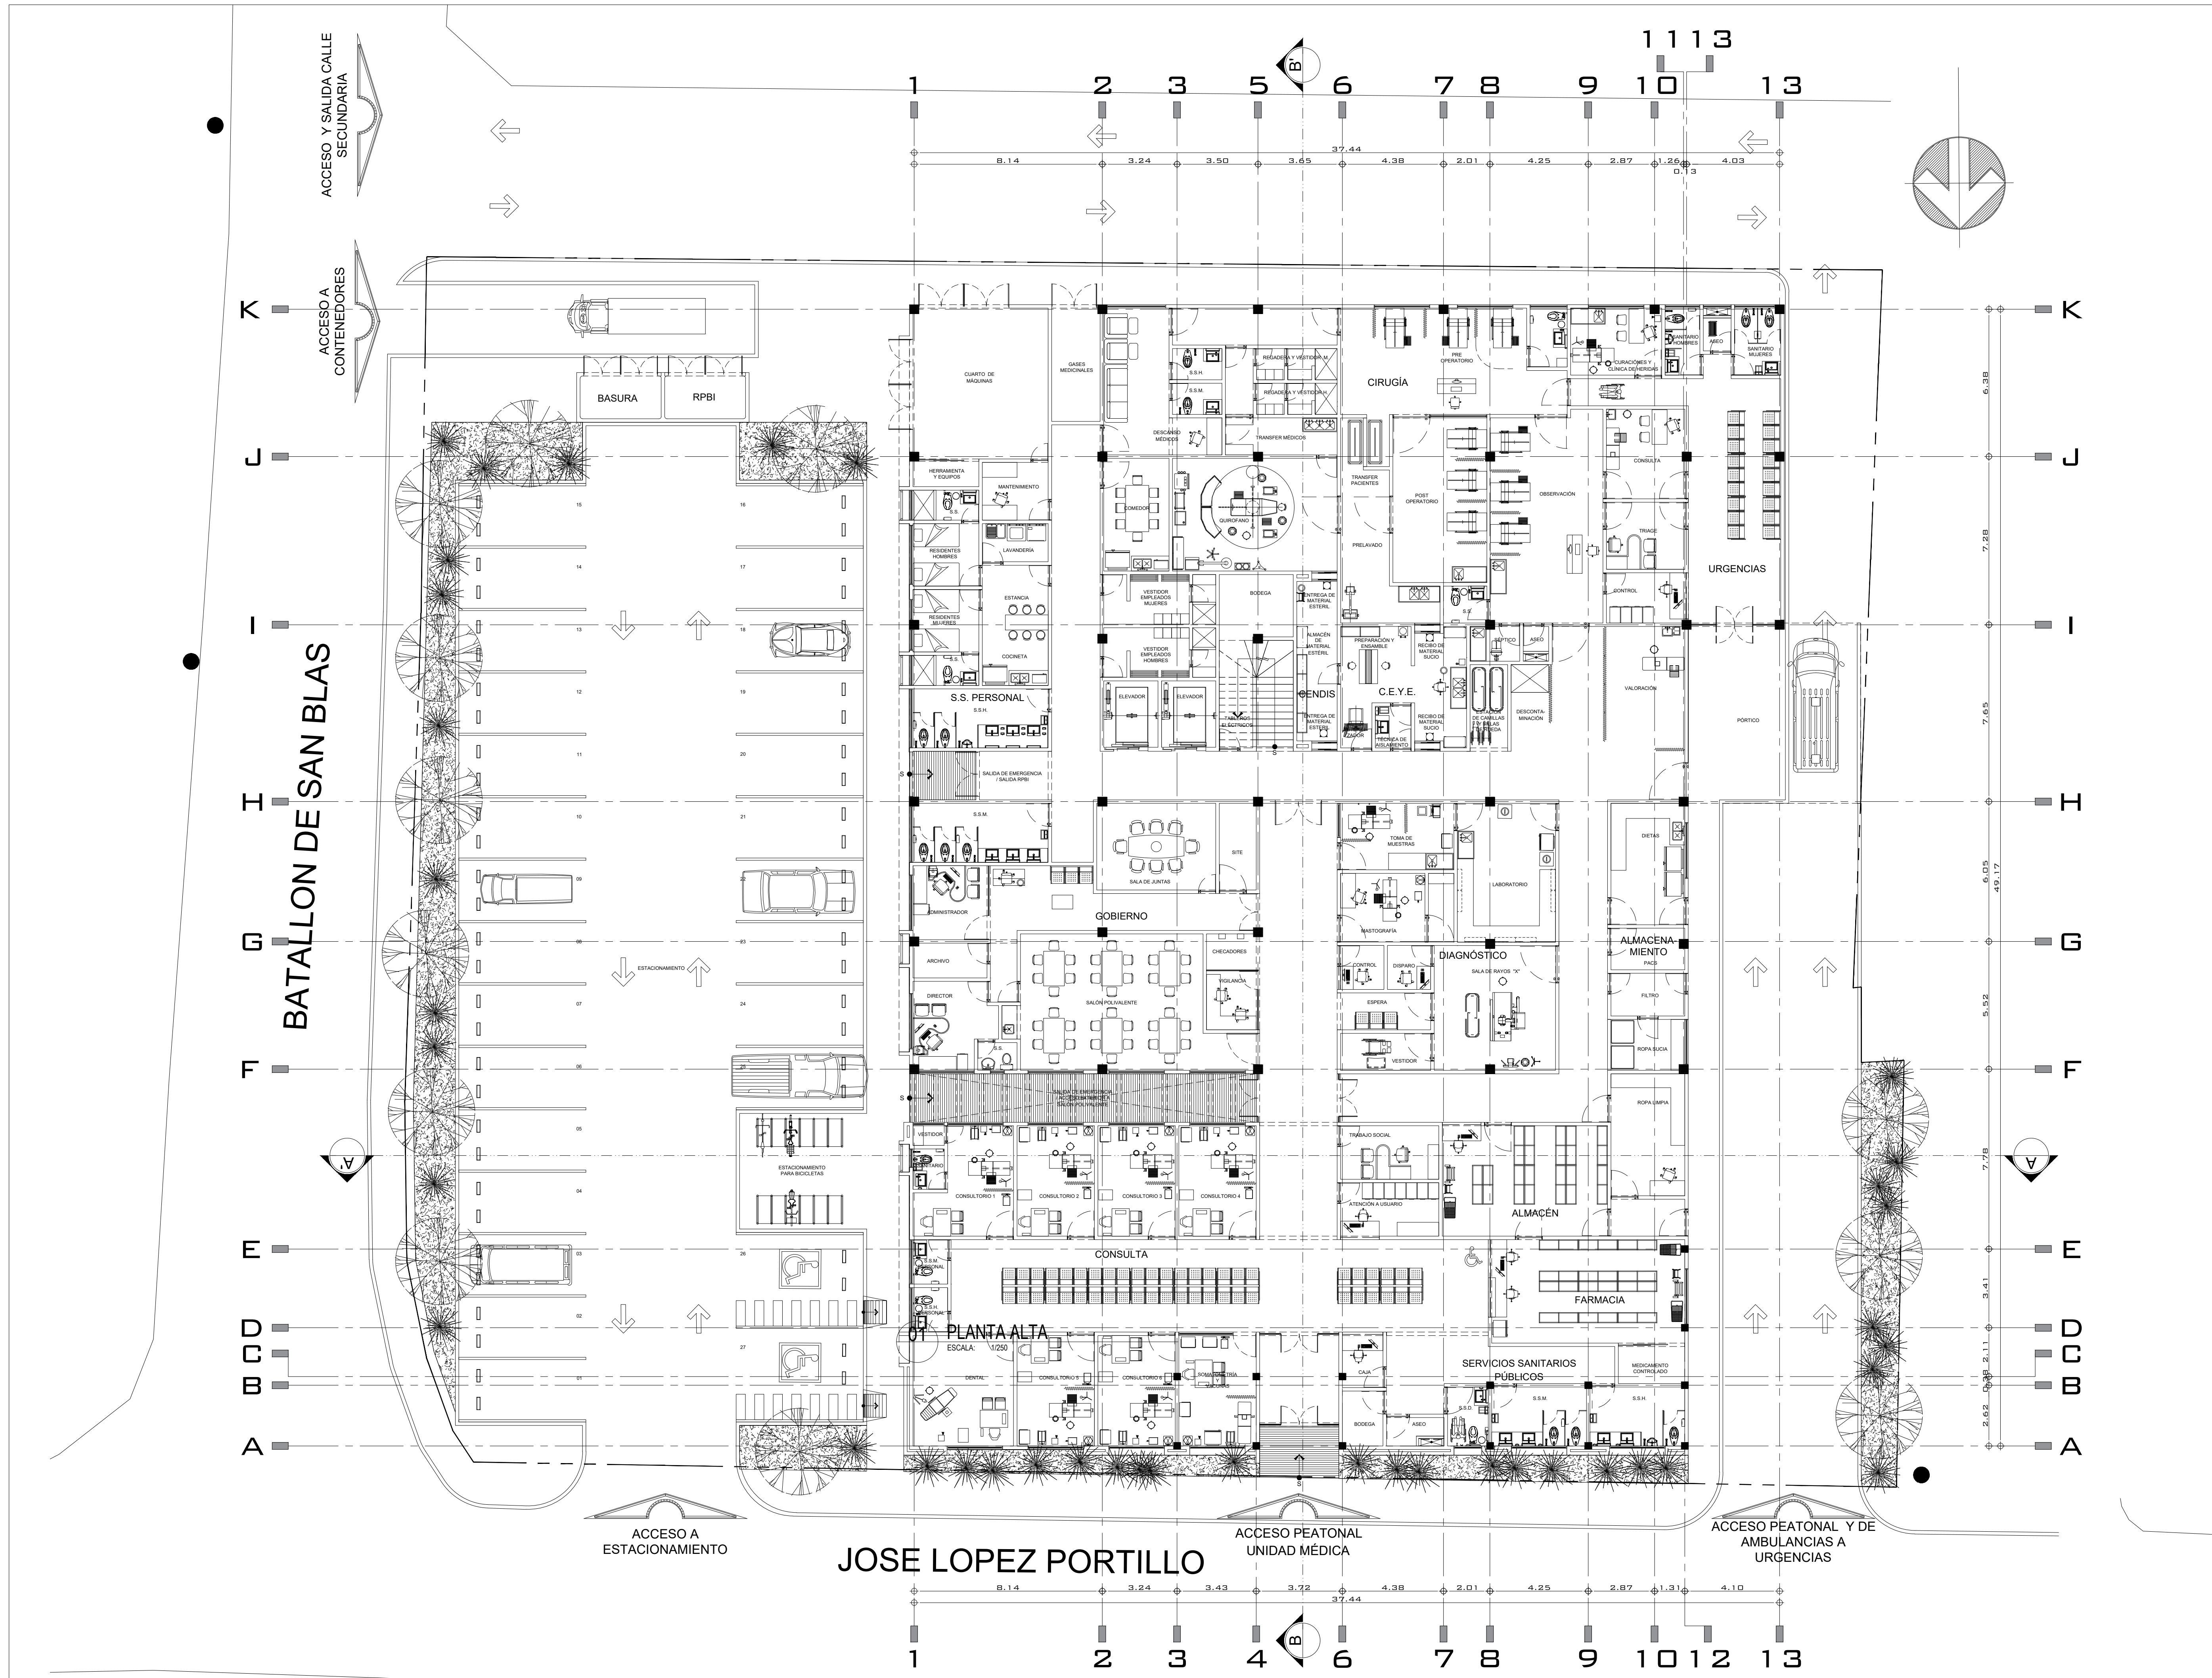

UBICACIÓN



Secretaría de Infraestructura
GOBIERNO DEL ESTADO

NORTE:

PLANTA LLAVE:

CORTE ESQUEMÁTICO:

PROYECTO:

CONSTRUCCIÓN Y MEJORAS EN UNIDAD DE ESPECIALIDADES MEDICAS EN CIRUGIAS AMBULATORIAS EN EL MUNICIPIO DE PESQUERIA, N.L.

REVISIÓN:

No.	REVISIÓN/APROBACIÓN	FECHA
A1	PARA REVISIÓN	24/05/2017

NOTAS:

- ACOTACIONES EN METROS.
- NO SE TOMARÁN COTAS A ESCALA DE ESTE PLANO.
- LA PLANTA ARQUITECTÓNICA RIGE SOBRE TODAS LAS PLANTAS.
- ESTE PLANO DEBERÁ VERIFICARSE CON LOS CORRESPONDIENTES DE INSTALACIONES Y ESTRUCTURALES. CUALQUIER DISCREPANCIA DEBERÁ CONSULTARSE CON LA DIRECCIÓN DE OBRA.
- EL CONTRATISTA RECONSTRUIRÁ EN EL LUGAR DE LA OBRA ANTES DE EMPEZAR LAS OBRAS, LAS DIMENSIONES Y NÚMEROS INDICADOS EN ESTE PLANO, DEBENDO SOMETER A LA DIRECCIÓN DE OBRA CUALQUIER DIFERENCIA QUE HUBIERE, ASÍ COMO LA VERIFICACIÓN QUE DE EL PROPIO CONTRATISTA A ESTE DIBUJO.
- TODOS LOS ACABADOS SEÑALADOS EN ESTE PLANO DEBERÁN EJECUTARSE DE ACUERDO A LAS ESPECIFICACIONES CORRESPONDIENTES.
- EL CONTRATISTA DEBERÁ VERIFICAR TODAS LAS DIMENSIONES EN CAMPO, Y REPORTAR A LA ATENCIÓN INMEDIATA A DIRECCIÓN DE OBRA DE TODA DISCREPANCIA ENCONTRADA, TODO TRABAJO QUE REQUIERA DE MEDICIÓN SE REALIZARÁ CONSIDERANDO LA DIMENSIÓN EXPEDIENTE INDICADA EN LOS DIBUJOS, NO DEBERÁN REALIZARSE MEDICIONES DIRECTAMENTE SOBRE LOS DIBUJOS.
- EL CONTRATISTA GENERAL DEBERÁ VERIFICAR Y COORDINAR TODOS LOS TIPOS, TAMAÑOS Y UBICACIONES DE TODA AMPLIACIÓN PARA INSTALACIONES HIDRO-SANITARIAS, MÓDULOS DE EQUIPO ELÉCTRICOS, BOMBAS Y EMPUJES PARA EQUIPOS, ASÍ COMO INSTALACIONES DE ENERGÍA ELÉCTRICA, AGUA Y DRENAJES ANTES DE PROCEDER A REALIZAR LOS TRABAJOS, TODAS LAS PLUMAS, LÍNEAS, DE ESPALDO, INTERFERENCIAS O CONFLICTOS CON LA ESTRUCTURA DEBERÁN CONSULTARSE CON LA DIRECCIÓN DE OBRA ANTES DE PROCEDER CON LAS OBRAS EN OBRA.
- EL CONTRATISTA Y/O GERENCIA DE OBRA DEBERÁ VERIFICAR CONTINUAMENTE QUE LOS PLANOS ESTÉN ACTUALIZADOS Y ASEGURAR LA CORRECTA COORDINACIÓN CON LAS OTRAS ACTIVIDADES DE LA OBRA.

NOMENCLATURA Y SIMBOLOGÍA:

- NSL= NIVEL SUPERIOR DE LOSA
- NB= NIVEL DE BANQUETA
- NCALLE=NIVEL DE CALLE
- NSM= NIVEL SUPERIOR DE MURO
- NP= NIVEL DE PRETIL

UBICACIÓN:

PESQUERIA
NUEVO LEÓN

LOCALIDAD:

PESQUERIA

ELABORÓ / REVISÓ

APROBÓ:

ESCALA:

1:125

ACOTACIÓN:

METROS

ESCALA GRAFICA



FECHA:

24 DE MAYO DE 2017

ESPECIALIDAD:

ARQUITECTÓNICO

PLANO:

PLANTA ARQUITECTÓNICA
PLANTA BAJA

CLAVE PLANO:

CSP-AR-PL-PB

NOTA:

ESTE PROGRAMA ES DE CARÁCTER PÚBLICO, NO ES PATROCIADO, NI PROMOVIDO POR PARTIDO POLÍTICO ALGUNO Y SUS RECURSOS PROVIENEN DE LOS IMPUESTOS QUE PAGAN TODOS LOS CONTRIBUYENTES. ESTÁ PROHIBIDO EL USO DE ESTE PROGRAMA CON FINES POLÍTICOS, ELECTORALES, DE LUJOS Y OTROS DESTINADOS A LOS ESTABLECIMIENTOS.

GOBIERNO DEL ESTADO DE NUEVO LEÓN



Secretaría de Infraestructura
GOBIERNO DEL ESTADO

SECRETARÍA DE INFRAESTRUCTURA

SUBSECRETARÍA DE CONSTRUCCIÓN

DIRECCIÓN DE PROYECTOS

OBRA:

CENTRO DE SALUD

UBICACIÓN:

PESQUERIA, N.L.

REVISÓ:

ARQ. J.A.R.L.

APROBÓ:

ARQ. F.F.B.

MONTERREY, N.L. A 24 DE MAYO DE 2017

ESCALA: 1:125