




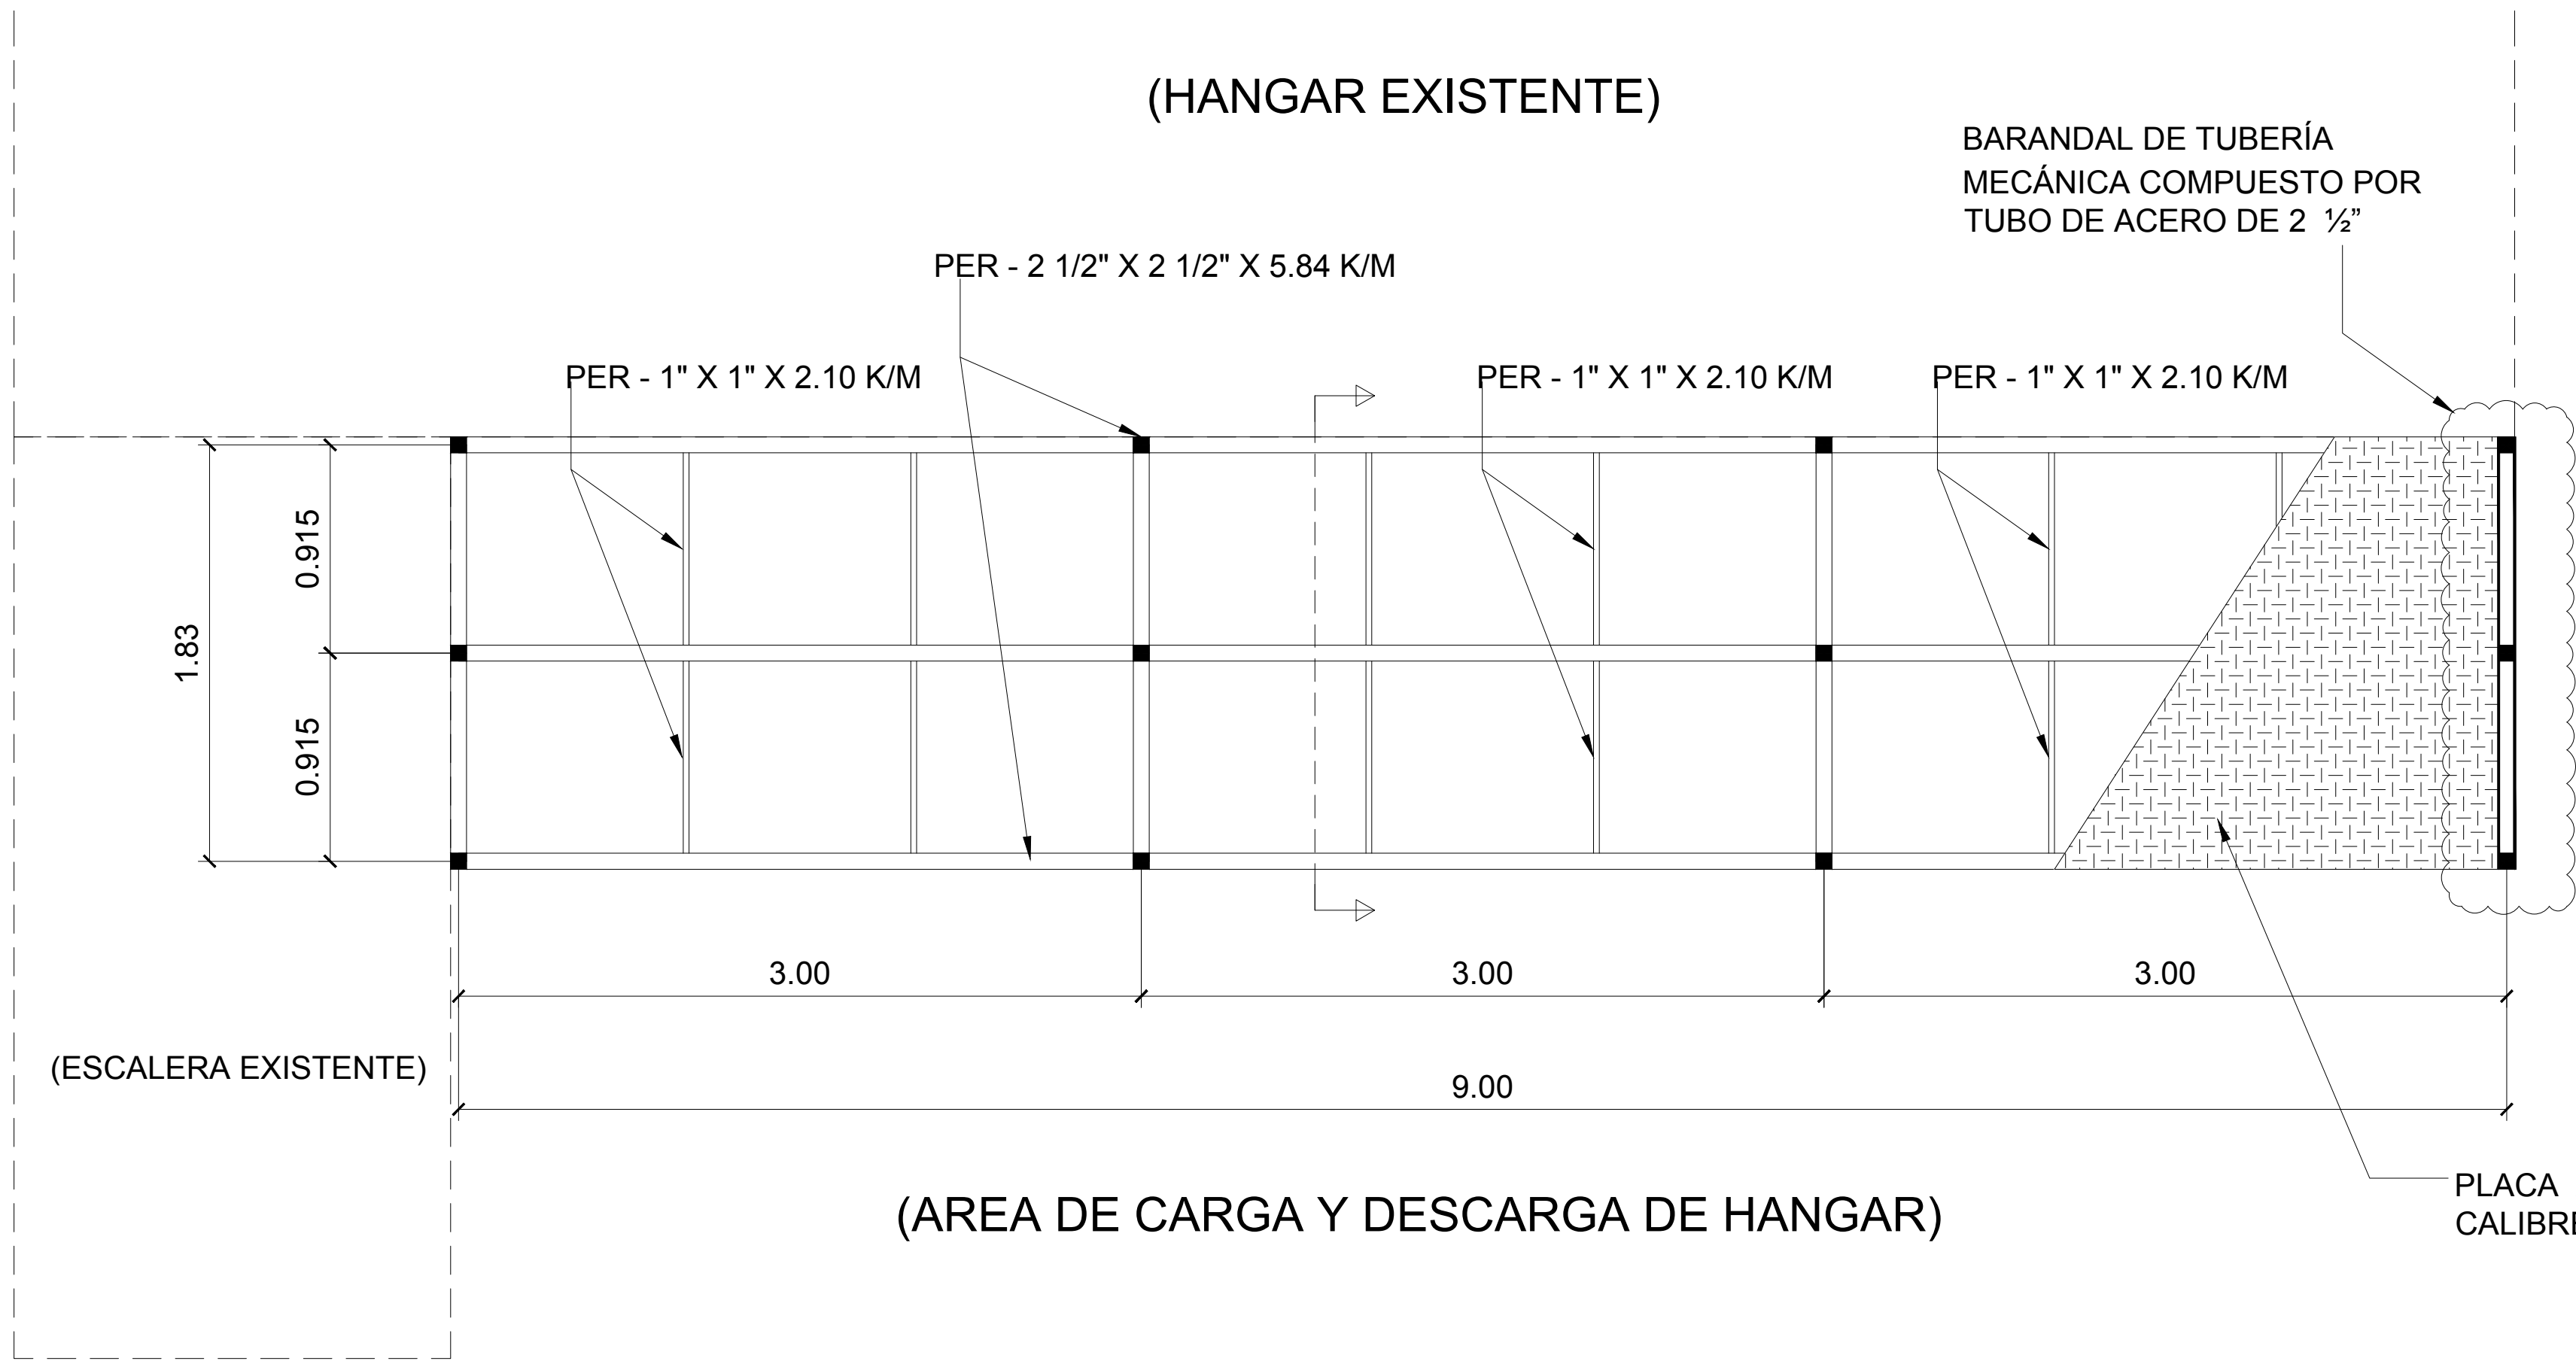


Planta
Esc 1:20

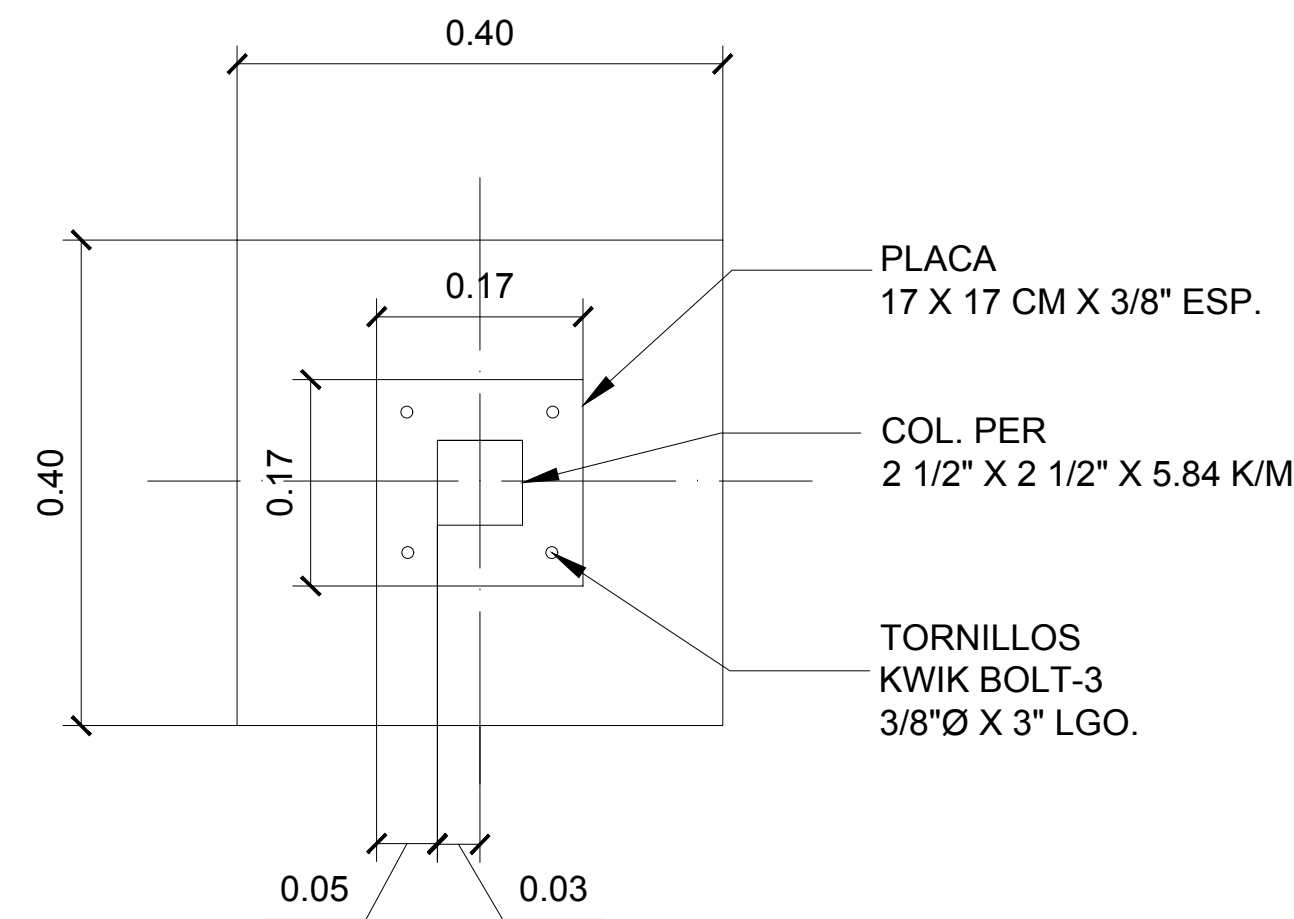


DETALLE CIMENTACIÓN
Esc: S/N

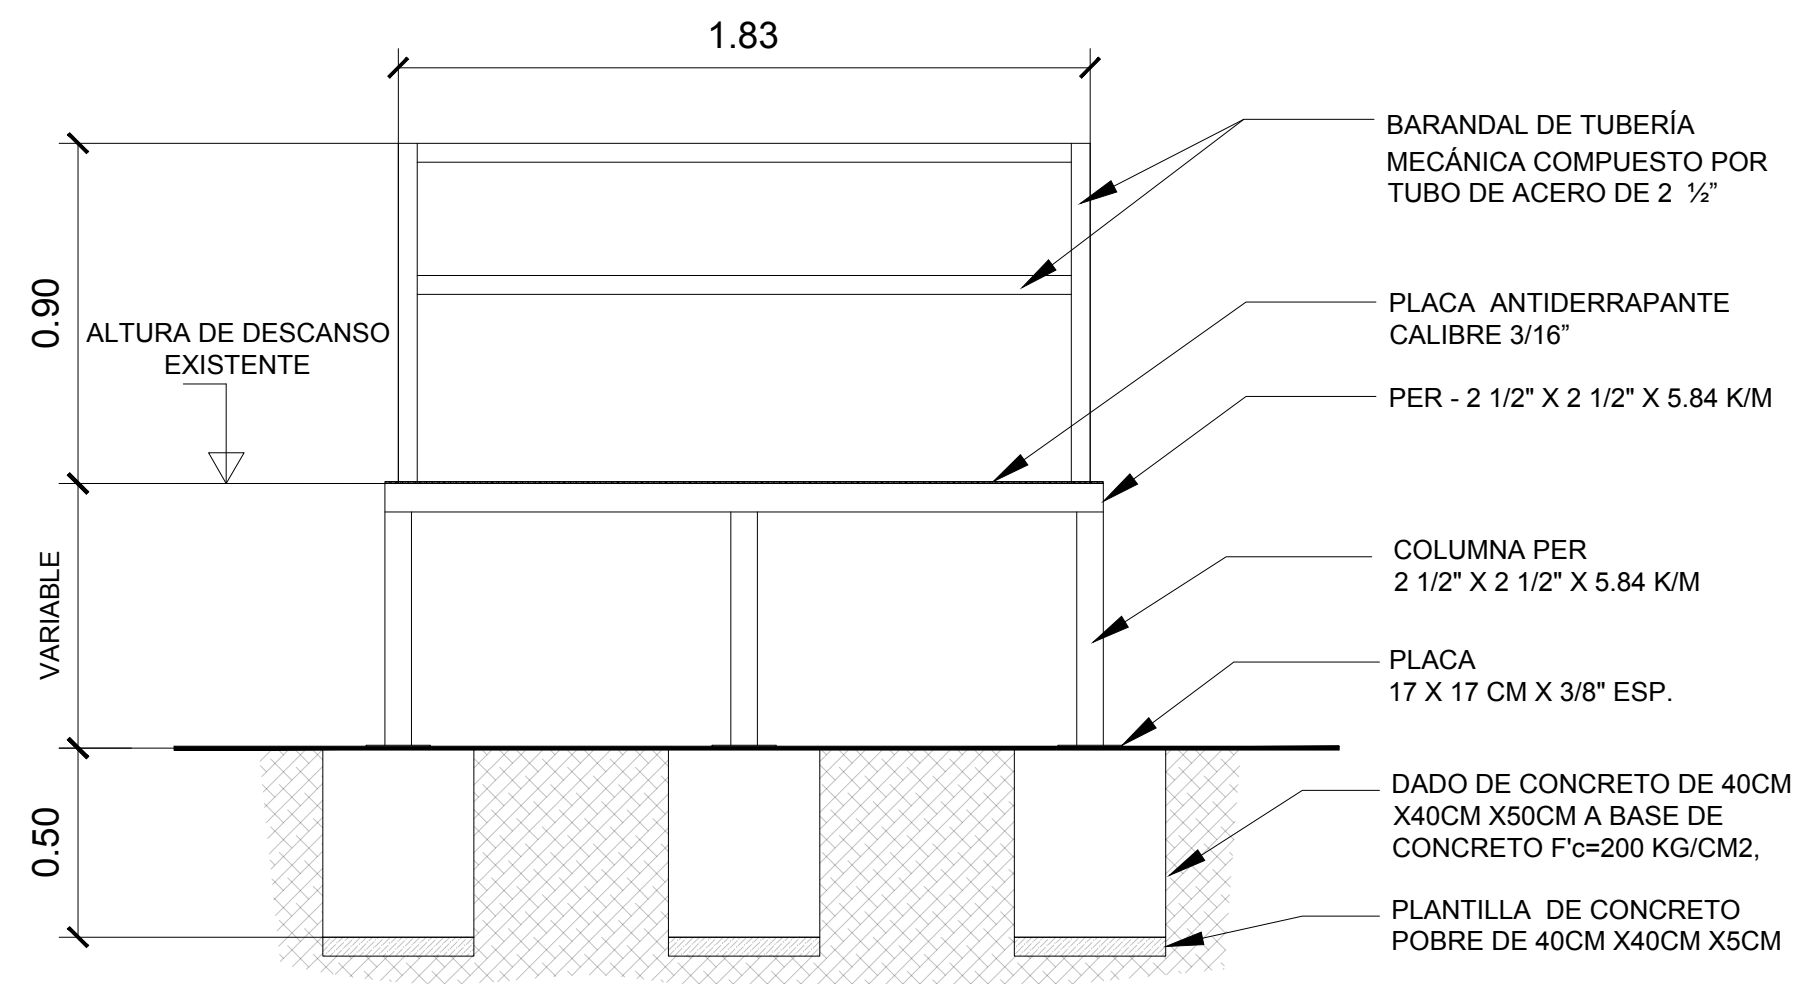

SECCIÓN
Esc 1:20

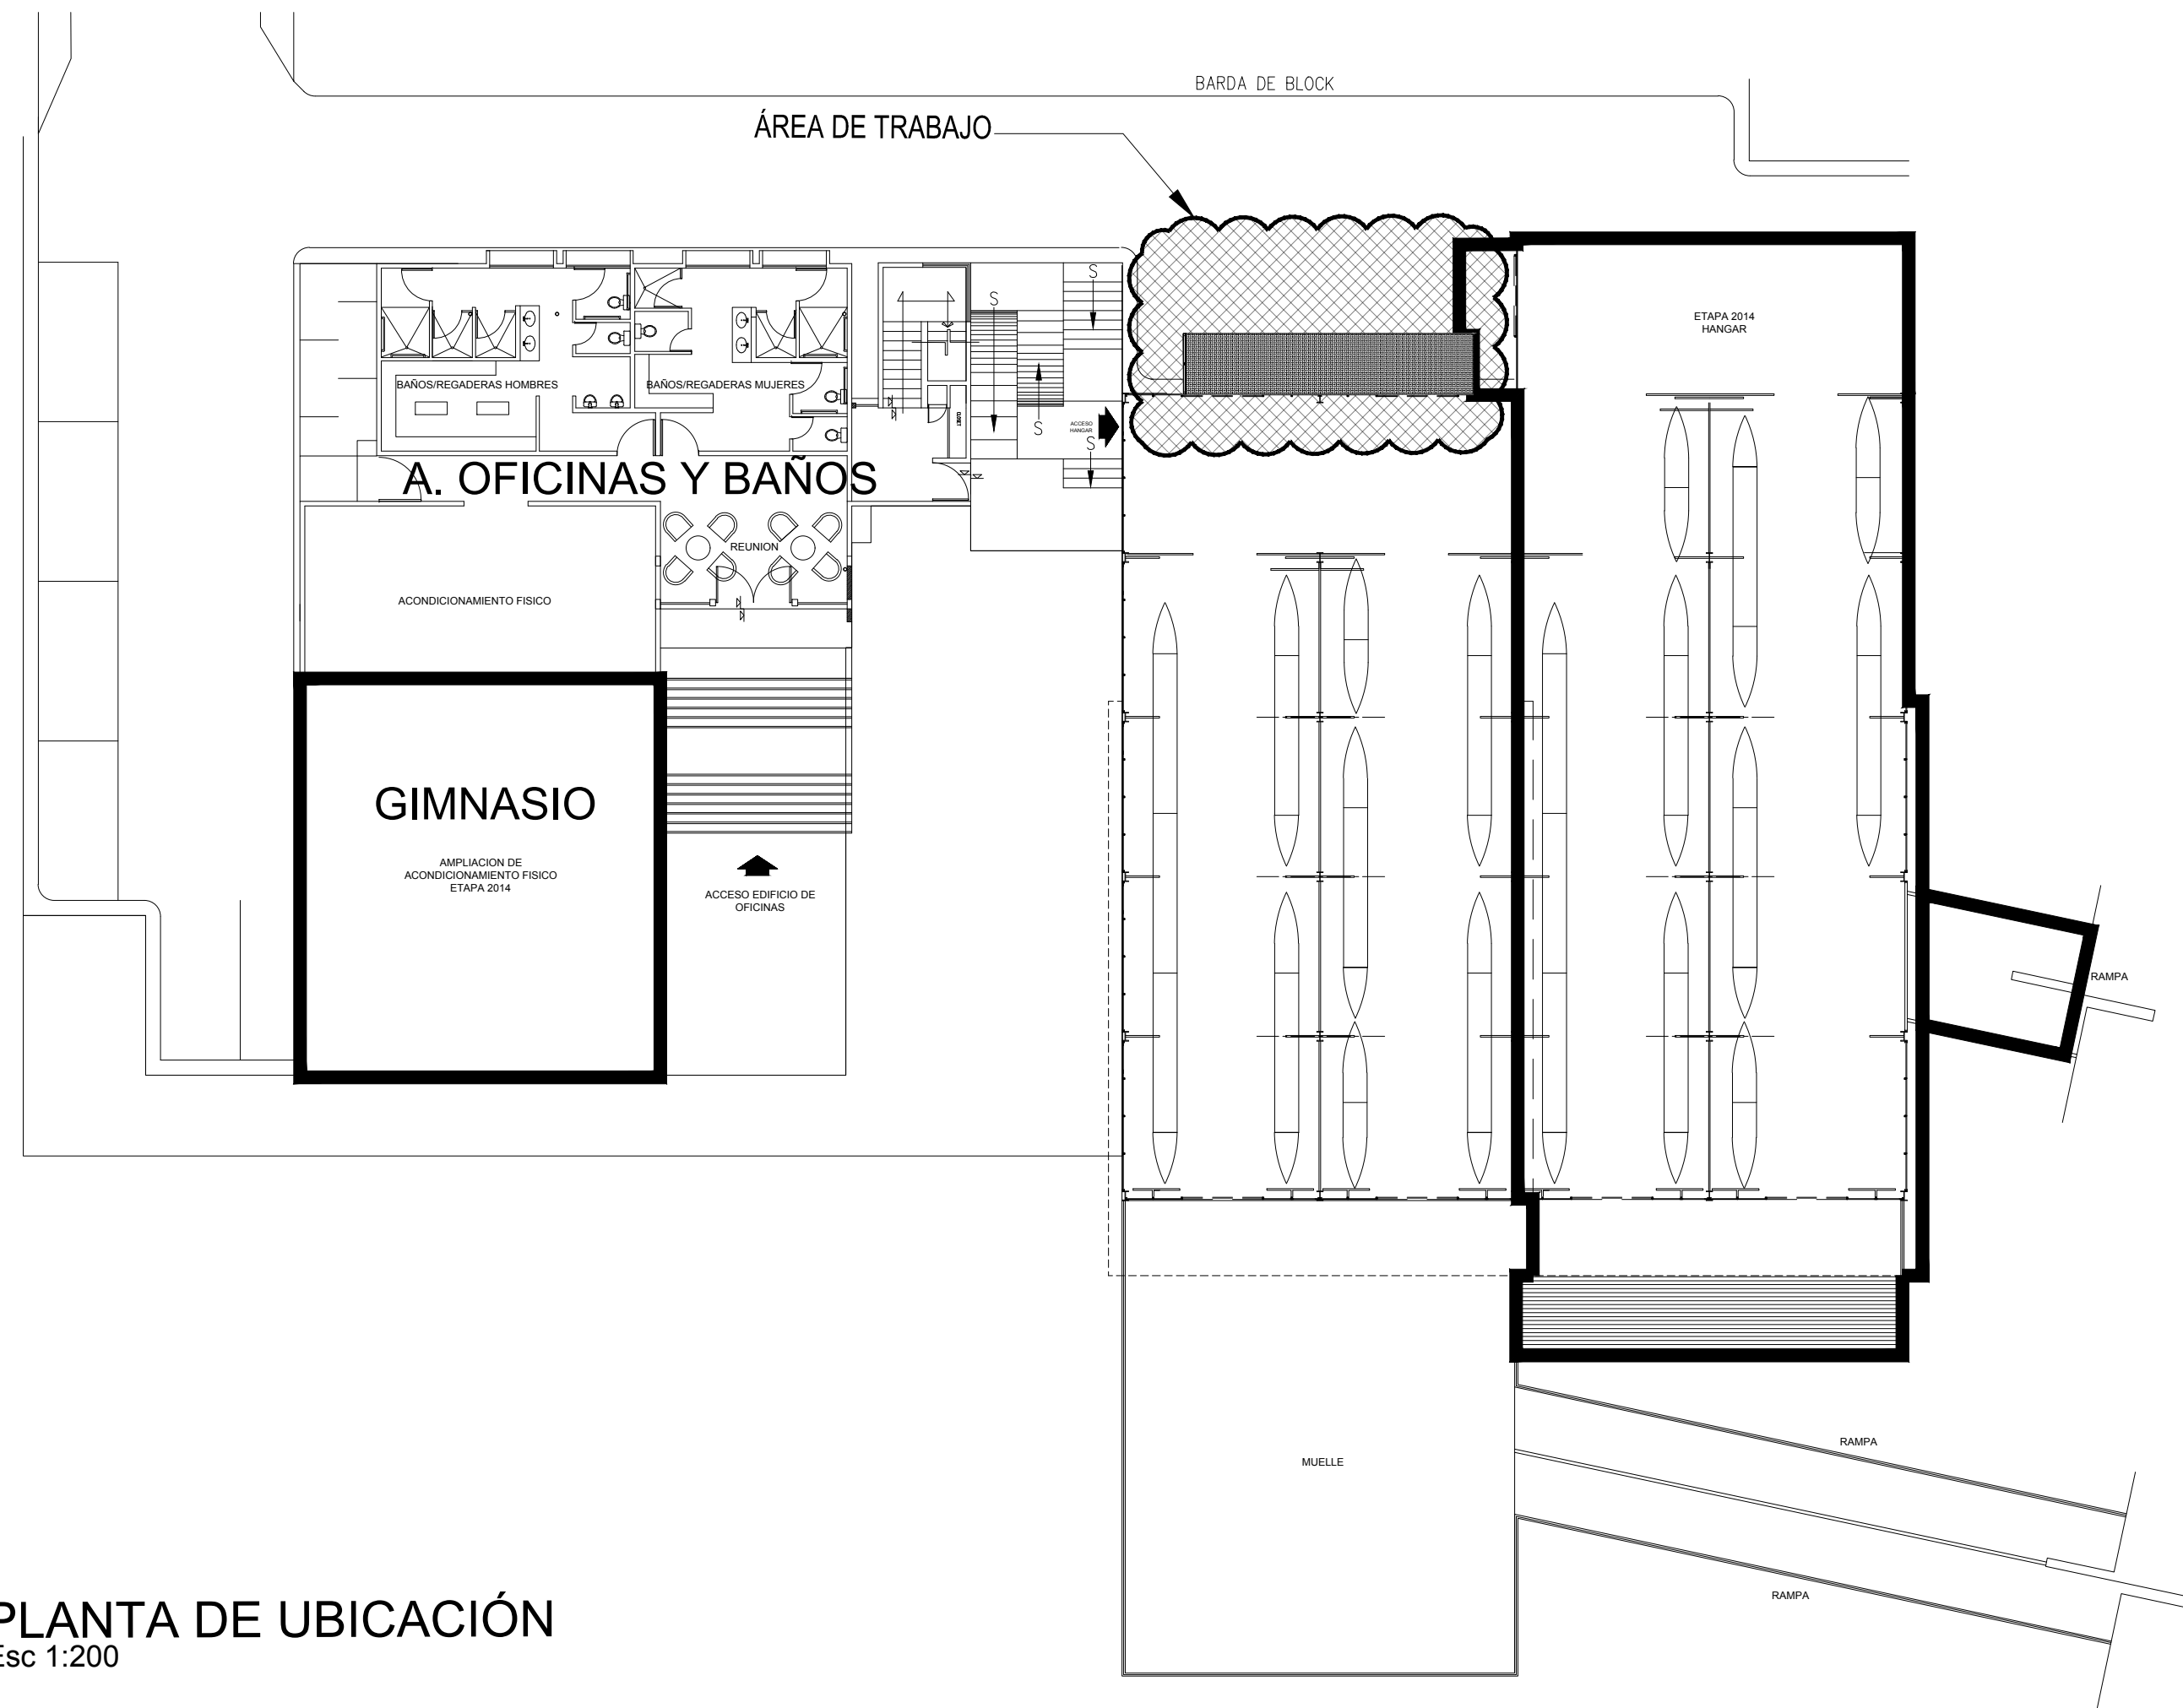

PLANTA DE UBICACIÓN
Esc 1:200

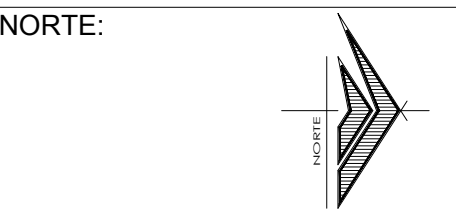

PROYECTO:

MEJORAMIENTO DE
INSTALACIONES DE CASA BOTE
CENTRO DE ALTO RENDIMIENTO
(CARE)

[SANTIAGO, NUEVO LEÓN]

SIMBOLOGÍA / NOTAS:

REVISIÓN:		
No.	REVISION / APROBACION	FECHA

UBICACIÓN:

DONATO GUERRA, COL. VILLA DE SANTIAGO,
SANTIAGO, N.L.

ESCALA:

1:100

ACOTACIONES:

METROS

ESCALA GRAFICA:

FECHA:

FEBRERO / 2017

RESPONSABLE DEL PROYECTO:

ING. SERGIO ADRIAN GONZÁLEZ MEDINA
DIRECTOR DE PROYECTOS

PLANO:

DETALLE DE HANGAR

CLAVE PLANO:

DET-04

NOTA:

ESTE PROGRAMA ES DE CARÁCTER PÚBLICO. NO ES PATROCINADO.
NI PROMOVIDO POR PARTIDO POLÍTICO ALGUNO Y SUS RECURSOS
PROVIENEN DE LOS IMPUESTOS QUE PAGAN TODOS LOS
CONTRIBUYENTES. ESTÁ PROHIBIDO EL USO DE ESTE PROGRAMA
CON FINES POLÍTICOS, ELECTORALES, DE LUCRO Y OTROS DISTINTOS
A LOS ESTABLECIDOS.