


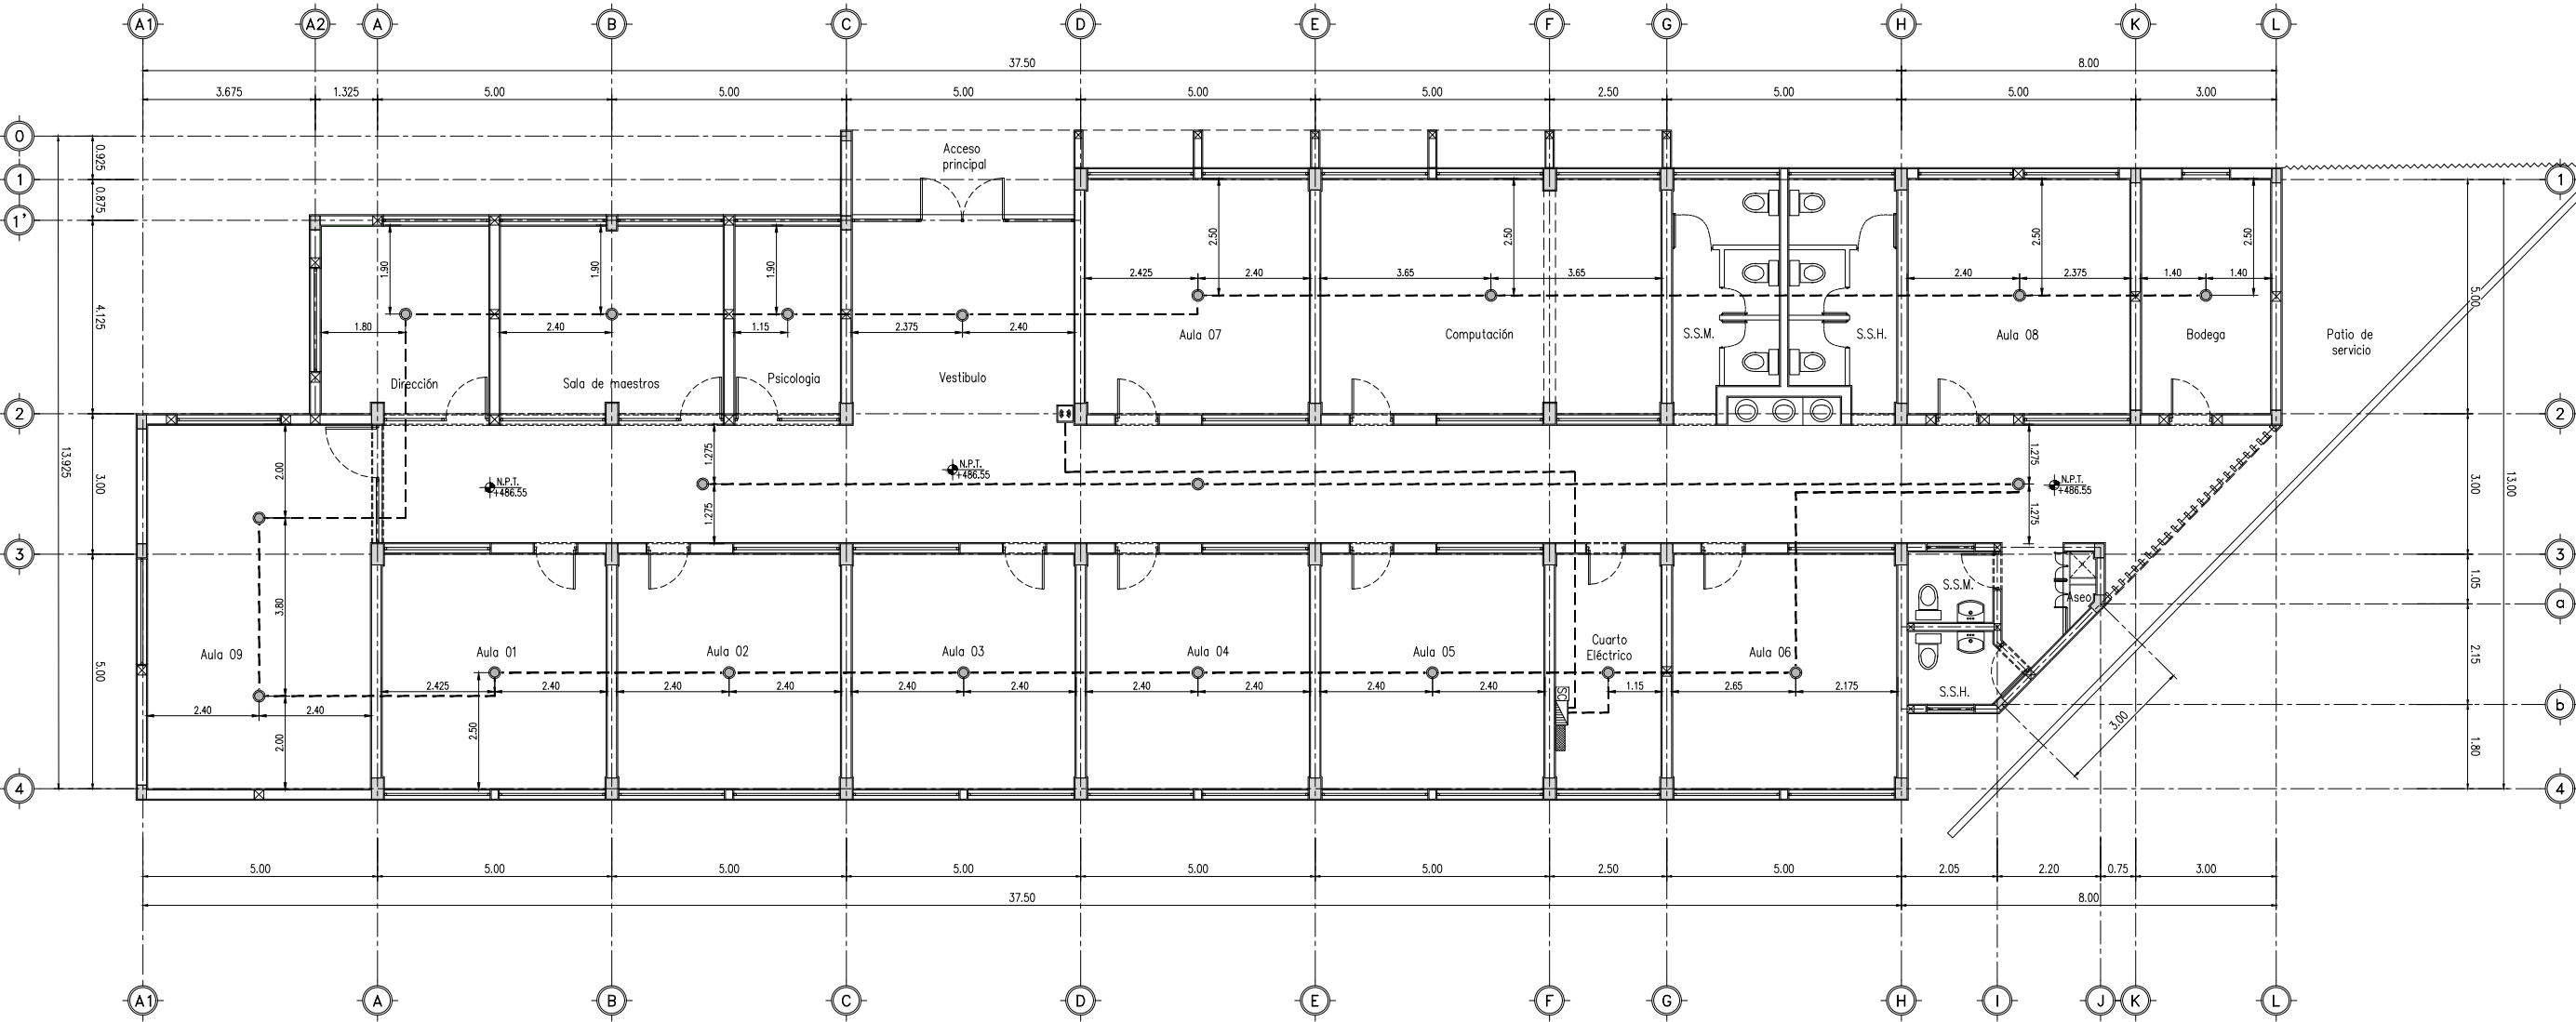

PLANO DE SISTEMA CONTRA INCENDIO
ESCALA: 1:150

SISTEMA DE DETECCION DE INCENDIO			
SIMBOLOGIA	DESCRIPCION	UNIDAD	CANTIDAD
	DETECTOR DE HUMO DIRECCIONABLE, TECNOLOGIA SK, CON BASE, COLOR BLANCO, MODELO SKPHOTOW, MARCA HONEYWELL, UBICADO EN PLAFON, INCLUYE REGISTRO DE CAJA METALICA CUADRADA DE 4X4" MATERIAL DE ACERO GALVANIZADO, EN LOSA. EXCEPTO REGISTRO EN SITE COLOCADO EN MURO A UNA ALTURA DE 0.40 M.	PZA	20.00
	PANEL DE DETECCION DE INCENDIO DIRECCIONABLE DE HASTA 198 PUNTOS, 99 DETECTORES Y 99 MODULOS CON TECNOLOGIA SK/127 DISPOSITIVOS EN CUALQUIER COMBINACION CON TECNOLOGIA SD.	PZA	1.00
	BATERIA 12 VCC / 26 AH / UL / TECNOLOGIA AGM-VRLA / PARA USO EN EQUIPO ELECTRONICO ALARMAS DE INTRUSION / INCENDIO/ CONTROL DE ACCESO / VIDEO VIGILANCIA / TERMINALES DE TORNILLO M5 (HEX) / CARGADOR CHR-80. COLOCADO EN PISO, DEBAJO DE PANEL DE DETECCION DE INCENDIOS.	PZA	1.00
	DISPOSITIVO DE PROTECCION CONTRA SOBRETENSIONES DE 120VCA, PARA PANELES DE ALARMA DE INCENDIO, MODELO DTK-120HW MARCA DITEK O EQUIVALENTE EN CALIDAD. COLOCADO SOBREPUESTO EN MURO A UN LADO DEL PANEL DE DETECCION CONTRA INCENDIOS A UNA ALTURA DE 1.80M.	PZA	1.00
	ESTACION MANUAL DE EMERGENCIA DOBLE ACCION, CONVENCIONAL CON MENSAJE EN ESPAÑOL	PZA	1.00
	SIRENA CON LAMPARA ESTROBOSCOPICA, MONTAJE DE TECHO NIVEL DE CANDELAS SELECCIONABLES, COLOR ROJO, MODELO PC2-RL MARCA HONEYWELL	PZA	1.00
	ALAMBRE 2 X 16 AWG, COLOR ROJO, TIPO FPLR, CL2R, C (UL) FT4 PARA APLICACIONES EN SISTEMAS DE DETECCION DE INCENDIO.	ML	---
	TUBERIA DE 3/4" GALVANIZADA DE PARED GRUESA		



EL GOBIERNO DEL
NUEVO LEÓN

DEPENDENCIA PROMOVENTE



DIF
NUEVO LEÓN

PROYECTO

DIF CAPULLOS ESCUELA

VALPARAÍSO 801, SIN NOMBRE DE COL 33,
67140 GUADALUPE, N.L.

NOMENCLATURA

NPT	NIVEL DE PISO TERMINADO
NB	NIVEL DE BANQUETA
NC	NIVEL DE CALLE
NJ	NIVEL DE JARDÍN

SIMBOLOGÍA GENERAL

	EJE
	NIVEL DE PISO TERMINADO (PLANTA)

NOTAS:

- LA PLANTA ARQUITECTÓNICA SE COINCIDE SOBRE TODAS LAS PLANTAS.
- TODAS LAS ACOTACIONES Y NIVELES EN METROS.
- ESTE PLANO DEBERÁ VERIFICARSE CON LOS CORRESPONDIENTES DE INSTALACIONES Y ESTRUCTURALES. CUALQUIER DISCREPANCIA DEBERÁ CONSULTARSE CON LA DIRECCIÓN DE OBRA.
- EL CONTRATISTA RECTIFICARÁ EN EL LUGAR DE LA OBRA, ANTES DE EJECUTAR, LAS DIMENSIONES Y NIVELES INDICADOS EN ESTE PLANO, DEBIENDO SOMETER A LA DIRECCIÓN DE OBRA CUALQUIER DIFERENCIA QUE HUBIERE.
- EL CONSTRUCTOR DE OBRA DEBERÁ VERIFICAR CONTINUAMENTE QUE LOS PLANOS ESTÉN ACTUALIZADOS Y ASEGURAR LA CORRECTA COORDINACIÓN CON LAS OTRAS ACTIVIDADES DE LA OBRA.
- VERIFICAR EN CAMPO NIVELES Y PENDIENTES DE PROYECTO. EN CASO DE NO CUMPLIR CON LO MARCADO EN EL PROYECTO POR CONDICIONES PROPIAS DE LA ZONA, SE DEBERÁ AJUSTAR LOS NIVELES EN CAMPO, AJUSTANDO LAS PENDIENTES MÁXIMAS AL 6.0 % (0.06) Y ALTURA MÁXIMA DE CORDONES DE BANQUETA A 15 CM. EN SU DEFECTO, VERIFICAR CON DEPENDENCIA SUPERVISORA EL AJUSTE DE NIVELES.

REV FECHA COMENTARIOS

0	01-03-24	PROYECTO EJECUTIVO

RESPONSABLE DE PROYECTO

Vo. Bo. PROMOVENTE

CLAVE

ESC
SCI-01

NORTE



NOMBRE DE PLANO

PLANO DE SISTEMA CONTRA INCENDIOS

NOTA:

ESTE PROGRAMA ES DE CARÁCTER PÚBLICO, NO ES PATROCINADO, NI PROMOVIDO POR PARTIDO POLÍTICO ALGUNO Y SUS RECURSOS PROVIENEN DE LOS IMPUESTOS QUE PAGAN TODOS LOS CONTRIBUYENTES. ESTÁ PROHIBIDO EL USO DE ESTE PROGRAMA CON FINES POLÍTICOS, ELECTORALES, DE LUCRO Y OTROS DISTINTOS A LOS ESTABLECIDOS.



MOVILIDAD Y PLANEACIÓN URBANA
GABINETE DE GERENCIACIÓN DE SEGURIDAD URBANÍSTICA